



część istniejąca

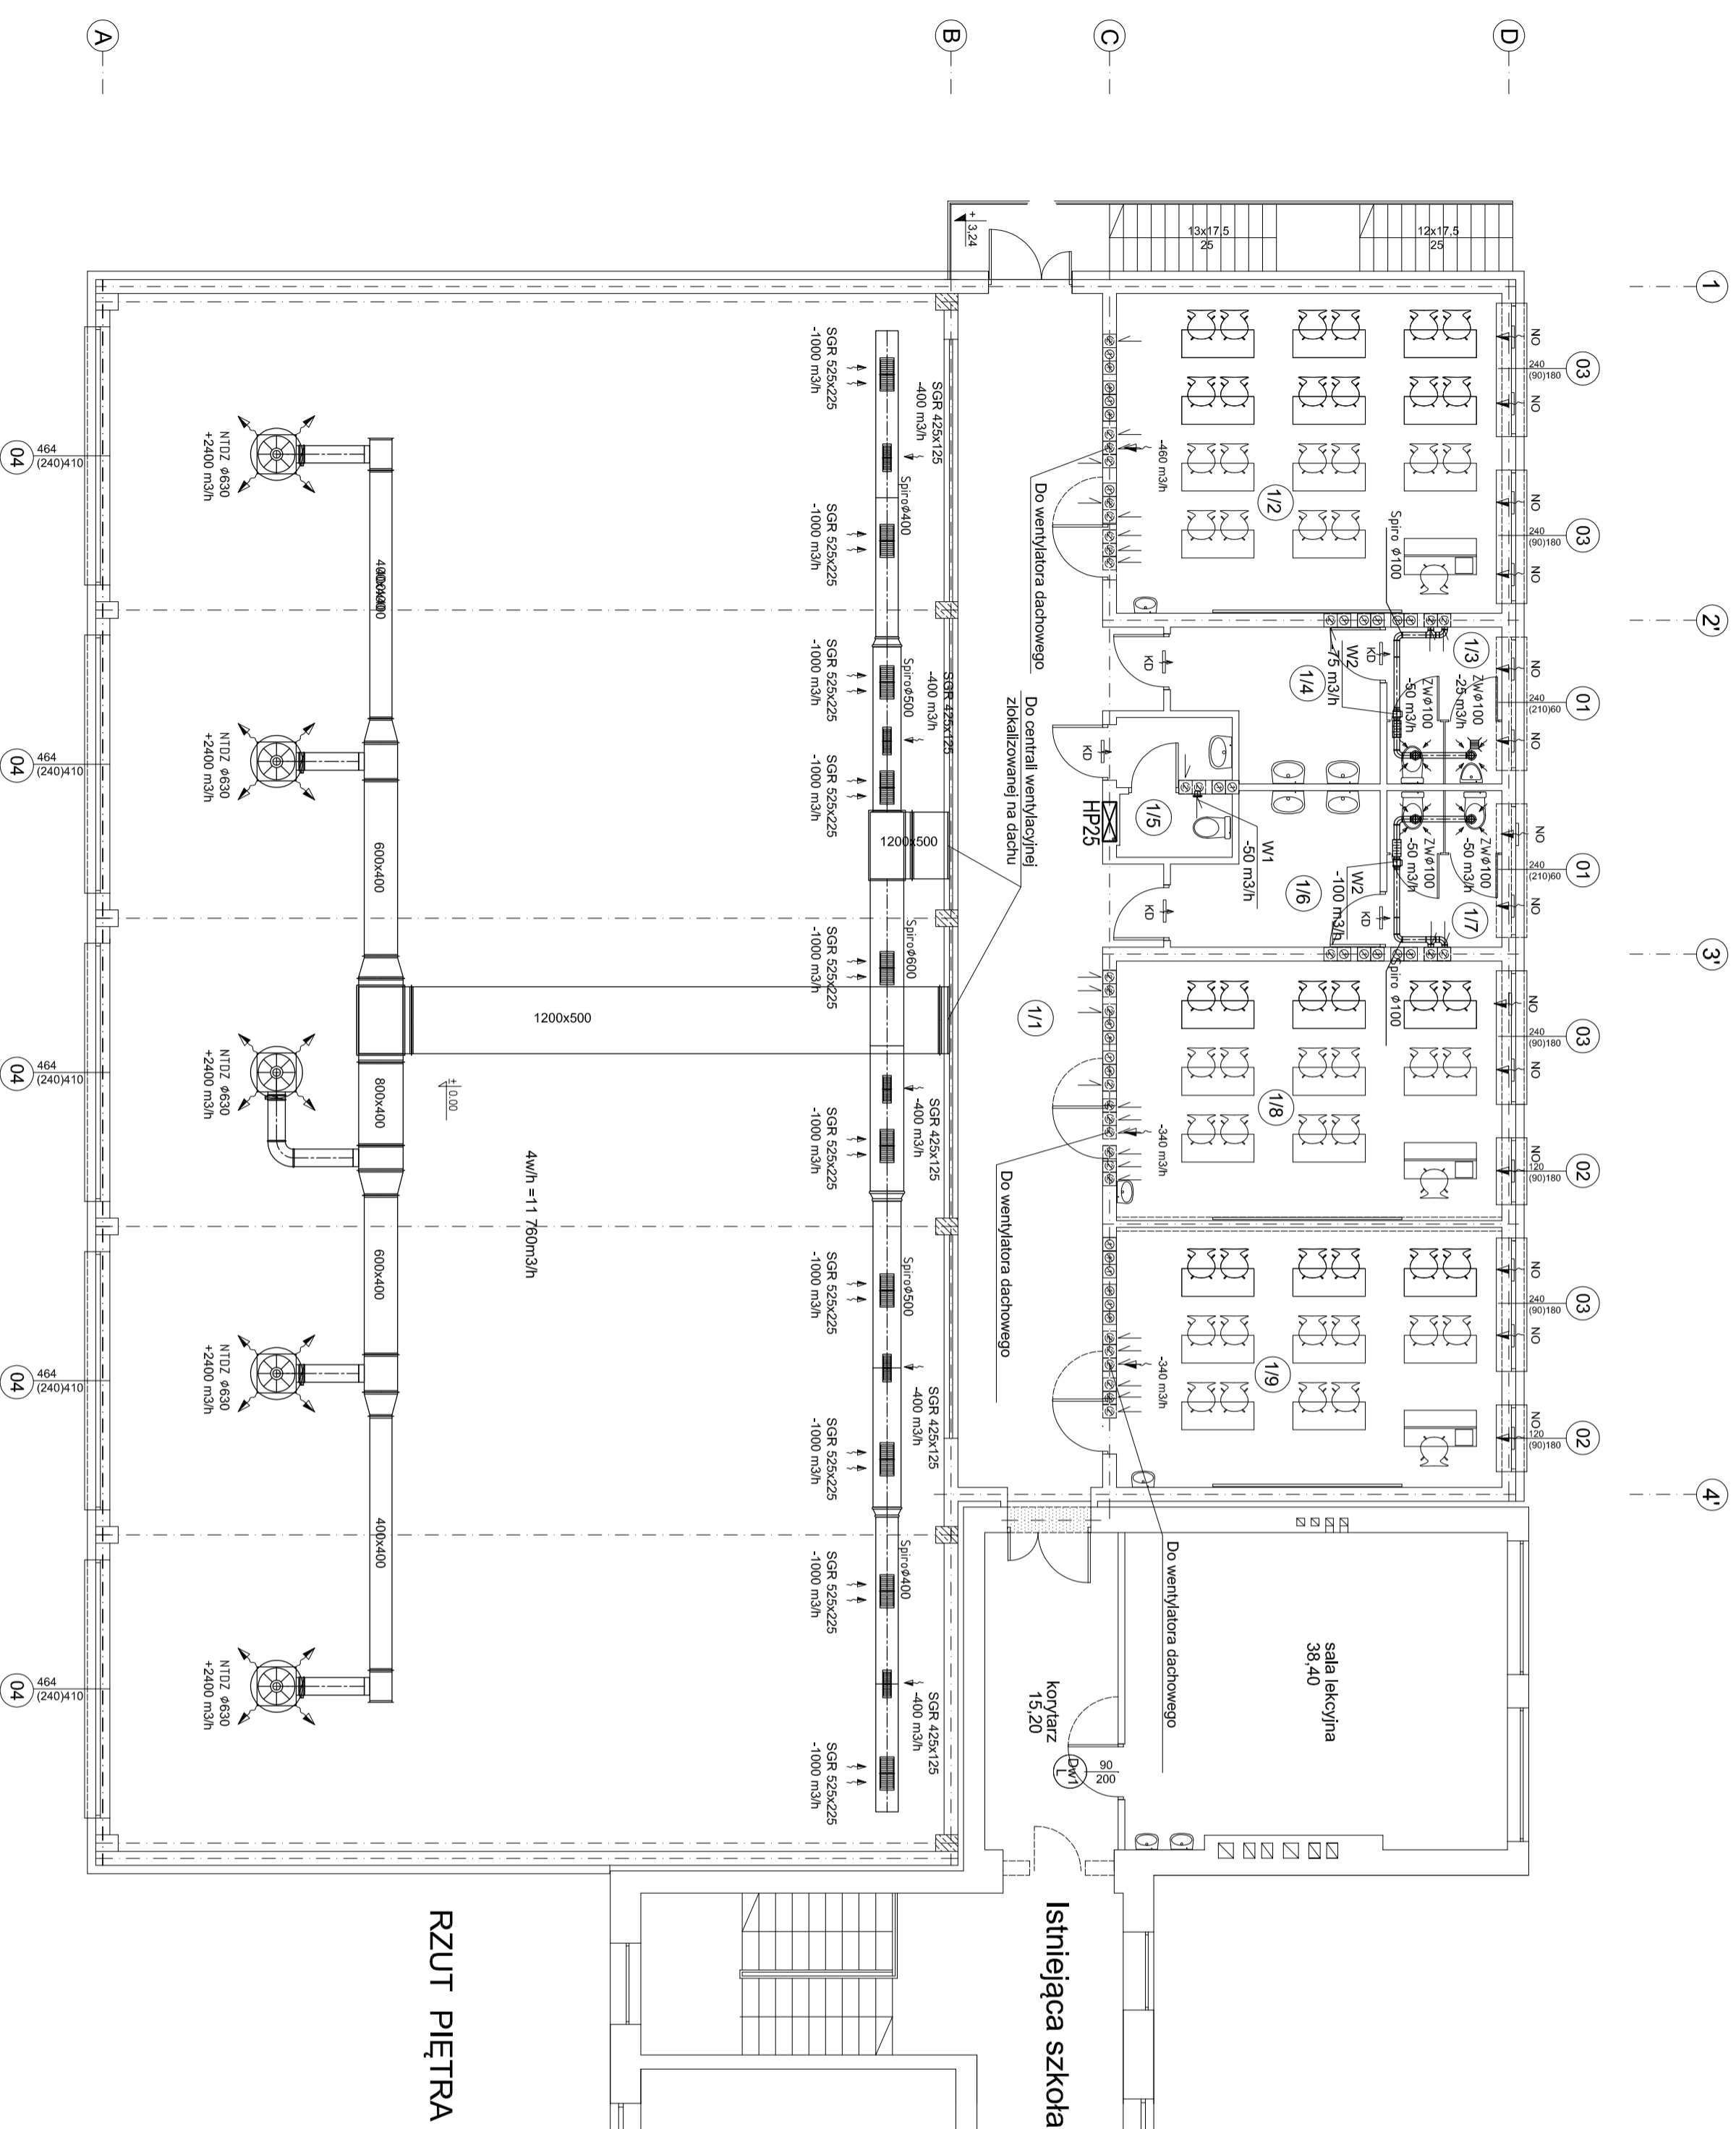

### RZUT PIĘTRA

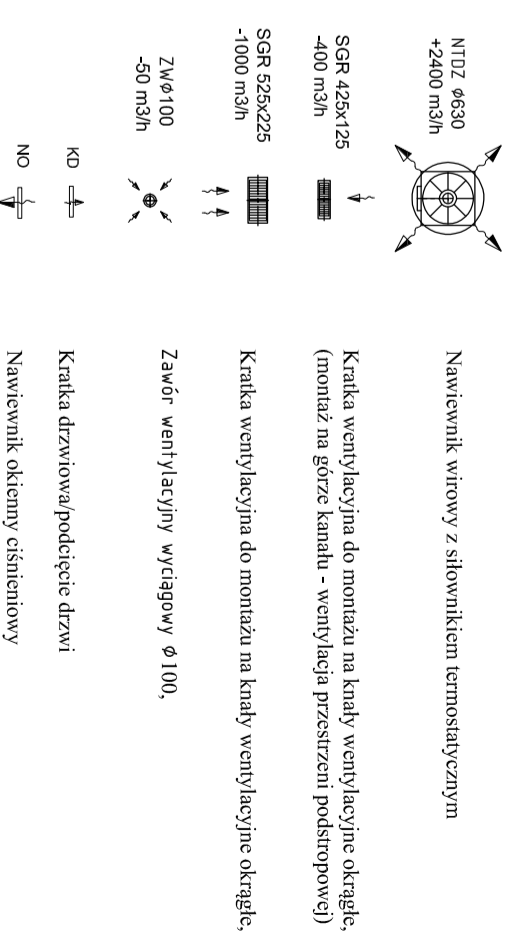


**OZNACZENIA :**

W1 - wentylator wywiewny montowany na kanale wentylacyjnym,  
Vw=95 m3/h, dp= -39 Pa, Pcl= 8 W, np. Silent 100 prod. Venture Industries,  
W2 - wentylator kanałowy Ø100 + tłumik kanałowy Ø100/L=9,6 m,  
Vw=150 m3/h, dp=-2 Pa, Pcl=18 W, np. TD160/100 LS prod. Venture Industries,  
W3 - wentylator kanałowy Ø125 + tłumik kanałowy Ø125/L=9,6 m,  
Vw=250 m3/h, dp=100 Pa, Pcl=20 W, np. TD350/125 LS prod. Venture Industries.

WYKAZ POMIESZCZENI PROJEKTOWANYCH		
NR	NAZWA POMIESZCZENIA	POSADZKA / m2 /
1/1	korytarz	gres 59,00
1/2	sala lekcyjna	pvc 39,80
1/3	wc chłopców	gres 5,80
1/4	przedsionek wc chłopców	gres 9,00
1/5	wc personelu	gres 4,80
1/6	przedsionek wc dziewcząt	gres 9,00
1/7	wc dziewcząt	gres 5,80
1/8	sala lekcyjna	pvc 32,30
1/9	sala lekcyjna	pvc 32,40
<b>POWIERZCHNIA RAZEM</b>		<b>197,90</b>

WYKAZ POMIESZCZENI ISTNIEJĄCYCH		
NAZWA POMIESZCZENIA	POSADZKA / m2 /	POWIERZCHNIA RAZEM
korytarz	pvc 15,20	
sala lekcyjna	pvc 38,40	
<b>POWIERZCHNIA RAZEM</b>		<b>53,60</b>

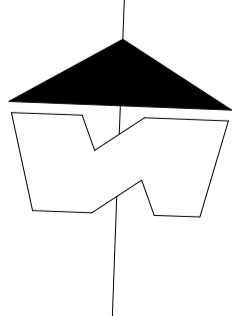

JEDNOSTKA PROJEKTOWA  
**ART - DOR**  
USŁUGI PROJEKTOWE

Projekt budowlany  
Sala gimnastyczna z zapleczem dobudowana do PSp w Kwatcie Krdewskiej, dz. nr 405

TEMAT PRACOWNI  
Rzut piętra - wentylacja mechaniczna

mgr inż.  
Agata Gigoń

DATA  
10.2017  
SKALA  
1:100  
NR RYS.  
W2

Dorota Jęczyńska  
28-600 Radom, ul. Szczęśliwego 6/15  
NIP: 136 53 03 03 tel. 48 360 60 66  
www.projektart.pl

UPR. BIUROWANE DO PROJEKTOWANIA  
BEZ OGRANICZEŃ W SPECJALNOŚCI  
NR EWID. MAZOWIECKI  
11110