
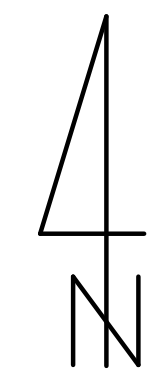
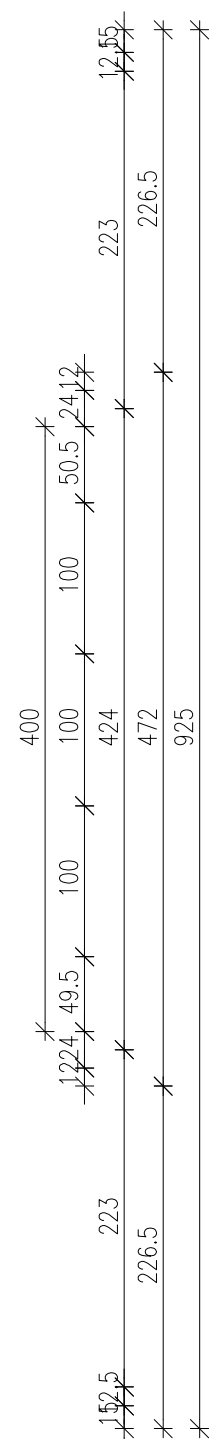


BUDYNEK PRASY - RZUT PIĘTRA

skala 1 : 50

- "□" - Tynk wewn. cem.-gips
- Gazobeton 24 cm
- Ocieplenie - wełna mineralna gr 12cm, metodą lekką (6+6)

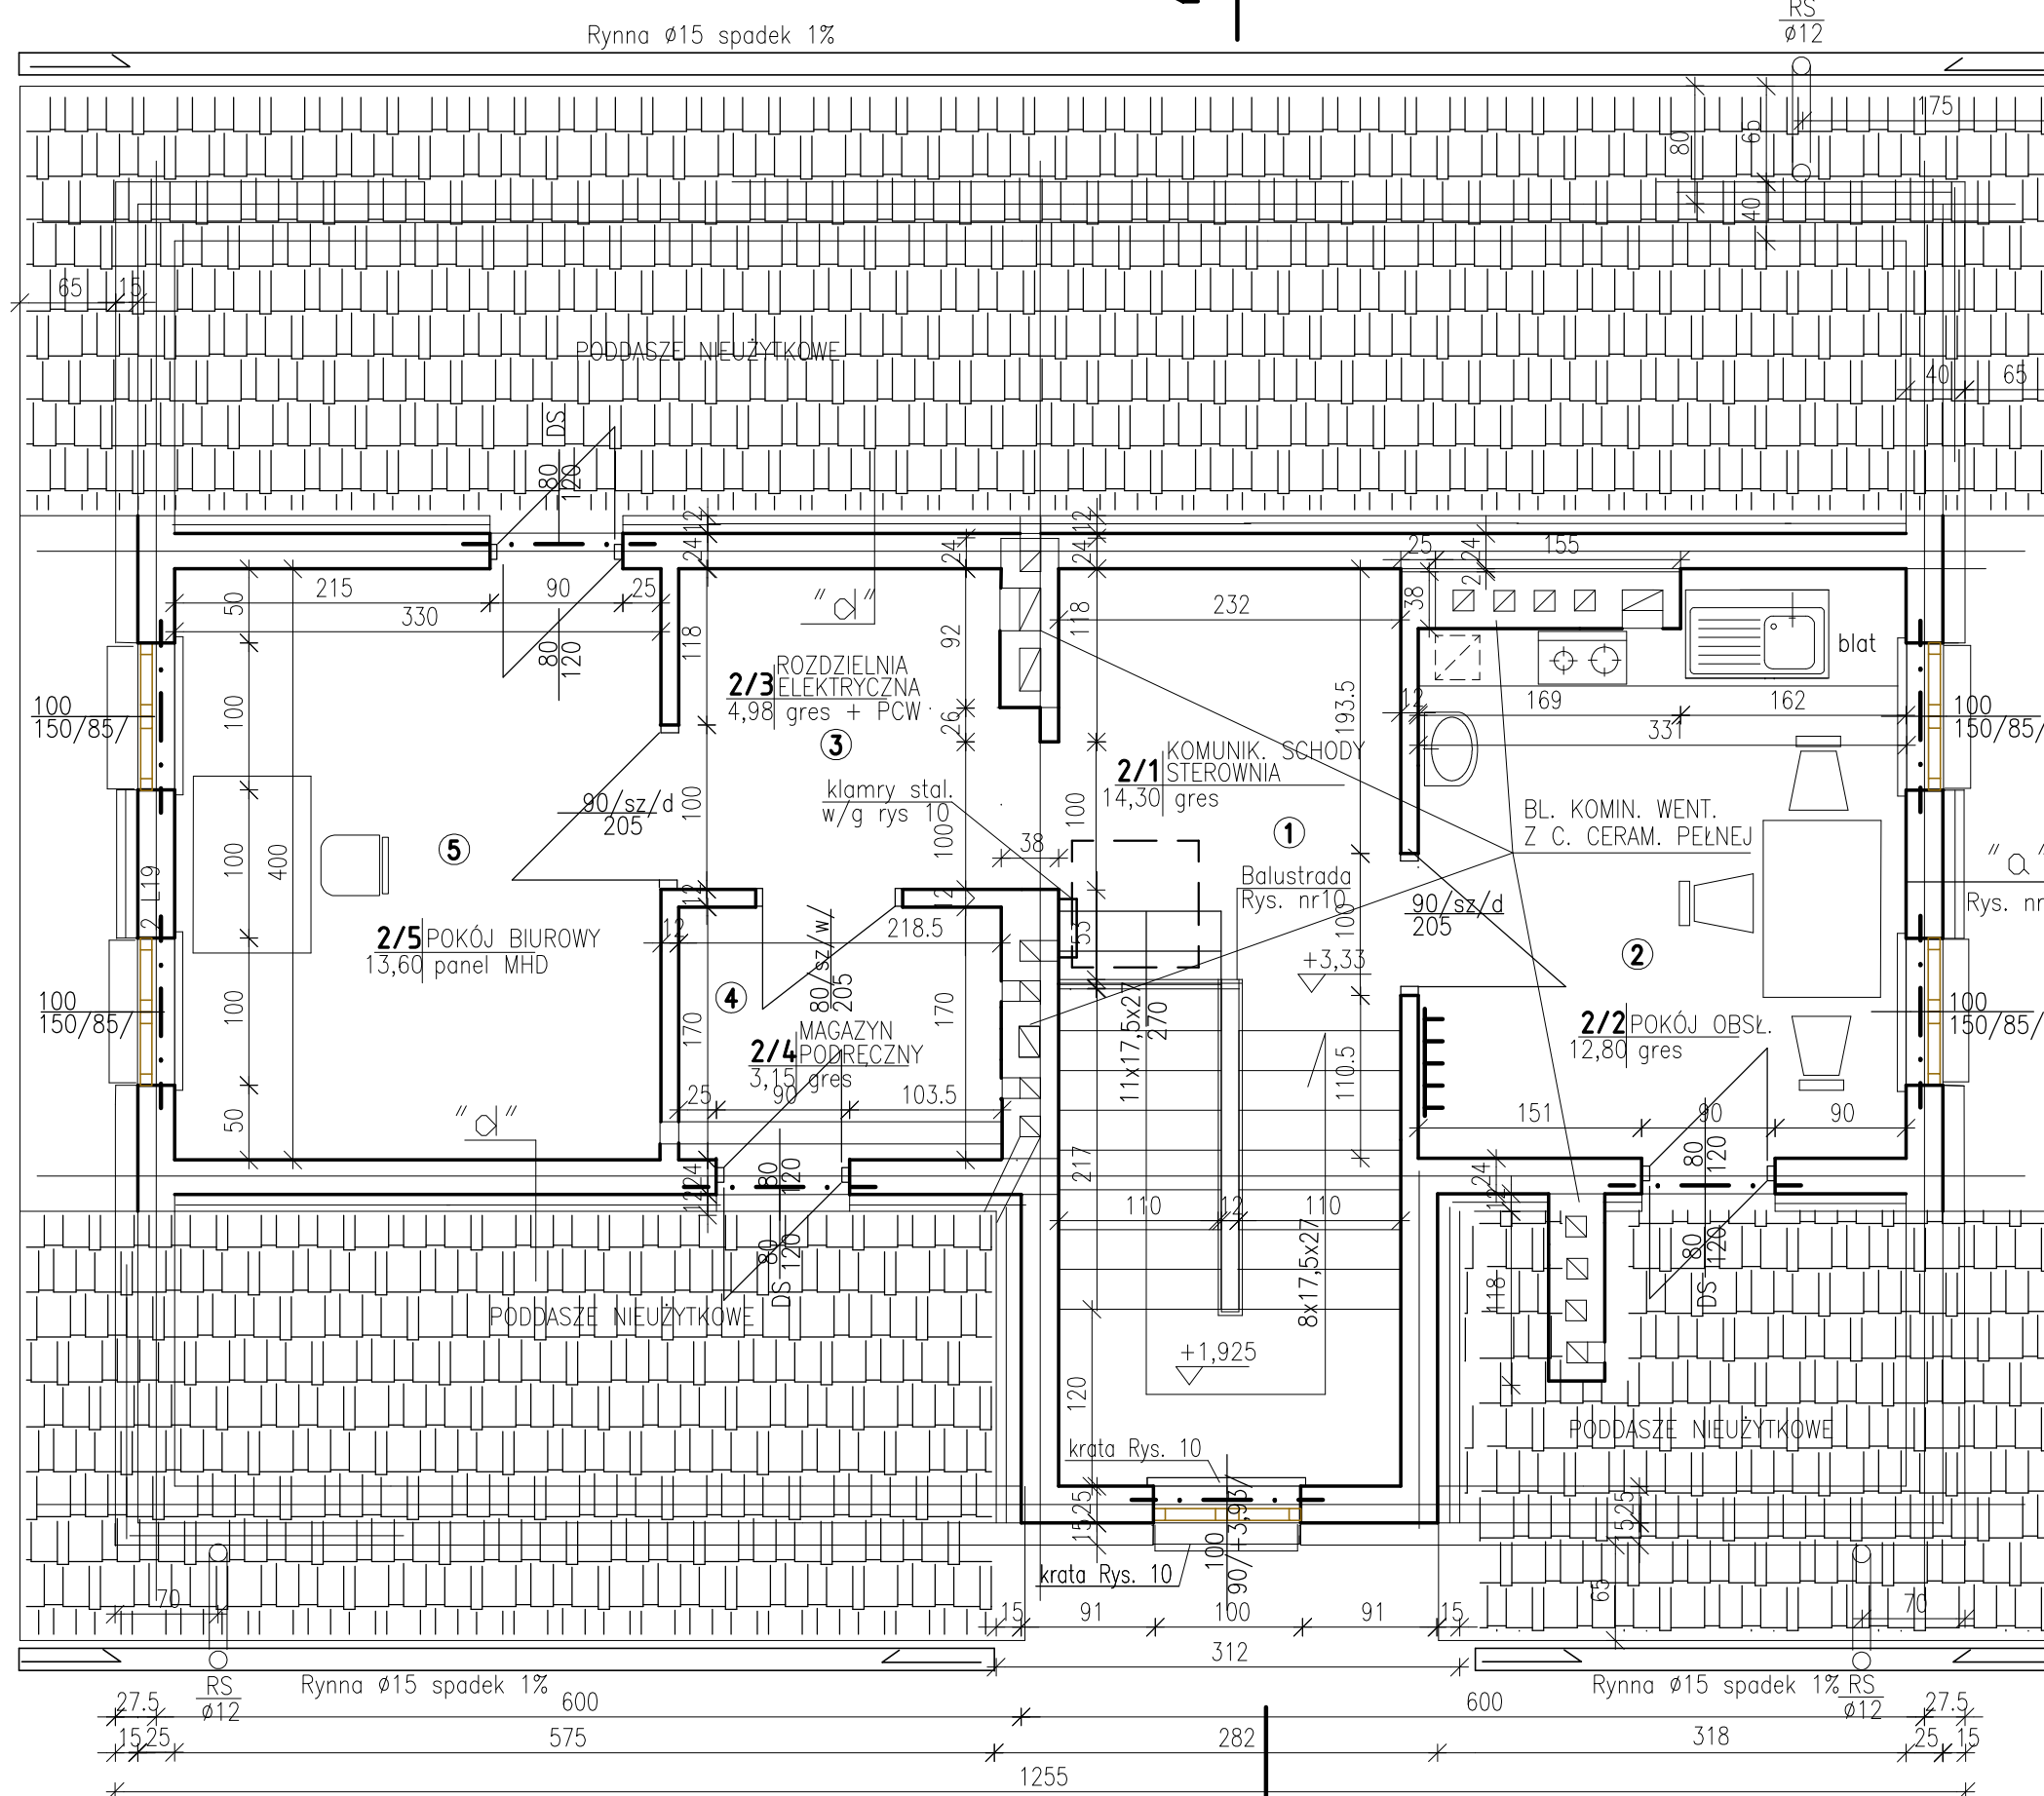

ZAKŁAD EKSPERTYZY I PROJEKTOWANIA OCZYSZCZALNI ŚCIEKÓW W KIELCACH - MGR INŻ. ADAM MARZEC				Branża
				Architektura
Projektował	Imię i nazwisko	Numer uprawnień	Podpis	Data
	mgr inż. arch. Zofia Polak	497/KI/73		05.2012
Sprawdził inwestycja	mgr inż. arch. Maria Jackowska	470/80		Skala
Rozbudowa oczyszczalni ścieków w msc. GÓZD.				1:50
				Obiekt
Przedmiot rysunku				Numer rysunku
Rzut piętra				3