

STANOWISKO POWIATOWE

w Radomiu

ul. Domagalskiego 7, 26-600 Rad.

tel. 048/365 58 01, fax 048/365 58

e-mail: powiat@radompowiat.pl

Nazwa opracowania: Budowa przydomowych oczyszczalni ścieków
na terenie Gminy Gózd

Inwestor: Urząd Gminy Gózd, ul. Radomska 7, 26-634 Gózd

Właściciel:
Grzmucin

Nr działki:
891/1

Branża:
Sanitarna

Faza:
PB

Tytuł rysunku: plan zagospodarowania terenu

Skala: 1:1000

Data:
06.2015r.

Projektant:
mgr inż. Grzegorz Okrój
UAN-II-K-8386/40/79


Podpis:

Nr rysunku:
60

Opracował:
mgr. Michał Okrój

Legenda:

- - proj. rura kanalizacyjna
- - proj. drenaż rozsączający
- PVC - proj. kanalizacja PVC110
- PE 32 - proj. kanalizacja PE 32
- PE 40 - proj. kanalizacja PE 40
- BR- proj. bioreaktor
- ZB- proj. złożo biologiczne
- OW- proj. osadnik wstępny
- PSS - proj. przepompownia ścieków surowych
- PSO - proj. przepompownia ścieków oczyszczonych
- SCh - proj. studnia chłonna
- SR - proj. studnia rewizyjna

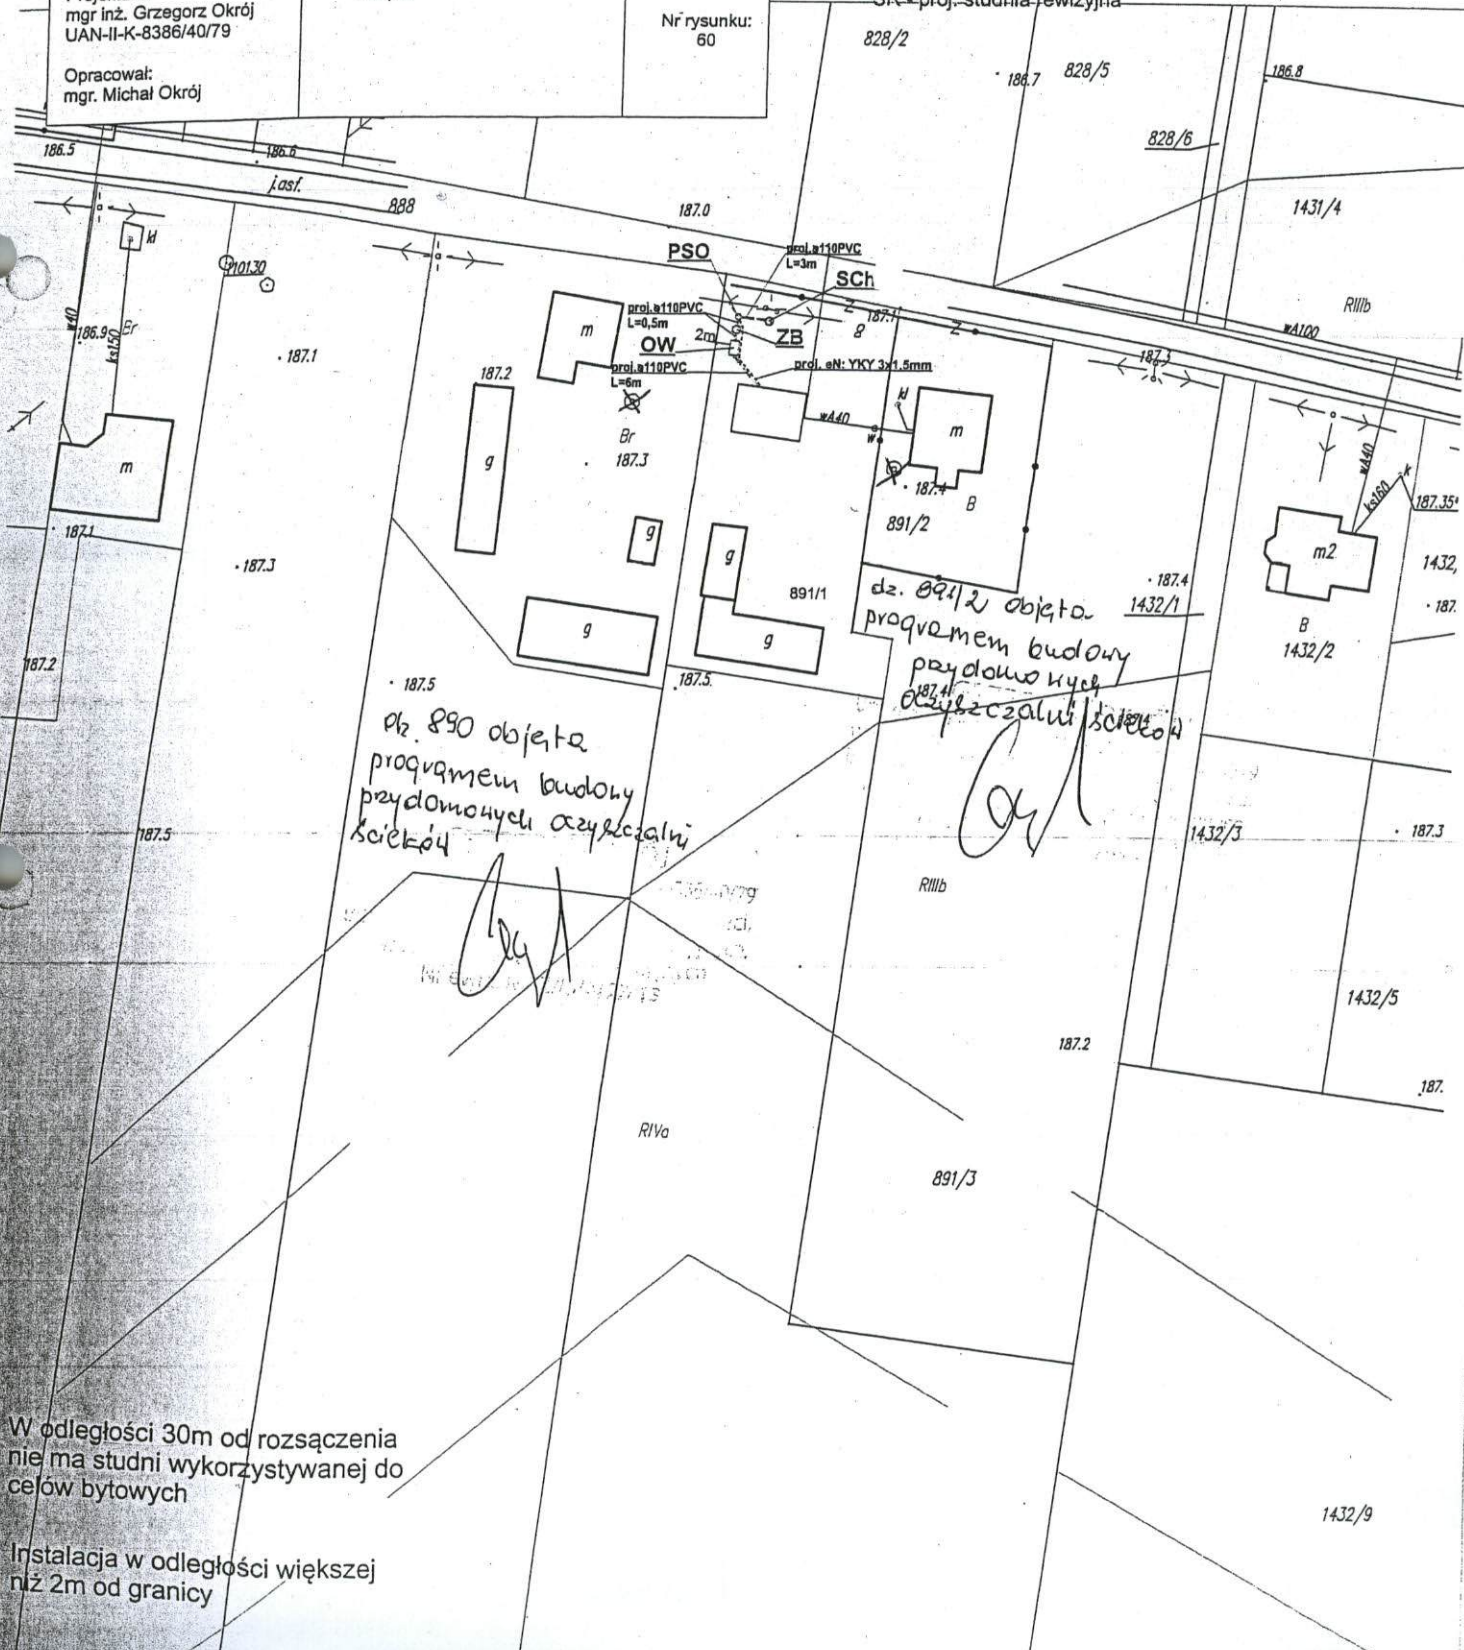


Downloaded from <http://ajphaphysiol.org/> on September 11, 2015

STAROSTWO POWIATOWE
w RADOMIU
ul. Domagalskiego 7, 26-600 Radom
tel. 48/ 365-58-01, fax 48/ 365-58-07
e-mail: powiat@radompowiat.pl


Nazwa opracowania: Budowa przydomowych oczyszczalni ścieków na terenie Gminy Gózd			
Inwestor: Urząd Gminy Gózd, ul. Radomska 7, 26-634 Gózd			
Właściciel: Kuczki Kolonia	Nr działki: 34/1	Branża: Sanitarna	Faza: PB
Tytuł rysunku: plan zagospodarowania terenu		Skala: 1:1000	Data: 06.2015r.
Projektant: mgr inż. Grzegorz Okrój UAN-II-K-8386/40/79		Podpis:	Nr rysunku: 139
Opracował: mgr. Michał Okrój			

Legenda:

- - proj. rura kanalizacyjna
- - proj. drenaż rozsączający
- PVC - proj. kanalizacja PVC110
- PE 32 - proj. kanalizacja PE 32
- PE 40 - proj. kanalizacja PE 40
- BR - proj. bioreaktor
- ZB - proj. złożo biologiczne
- OW - proj. osadnik występnny
- PSS - proj. przepompownia ścieków surowych
- PSO - proj. przepompownia ścieków oczyszczonych
- SCh - proj. studnia chłonna
- SR - proj. studnia rewizyjna

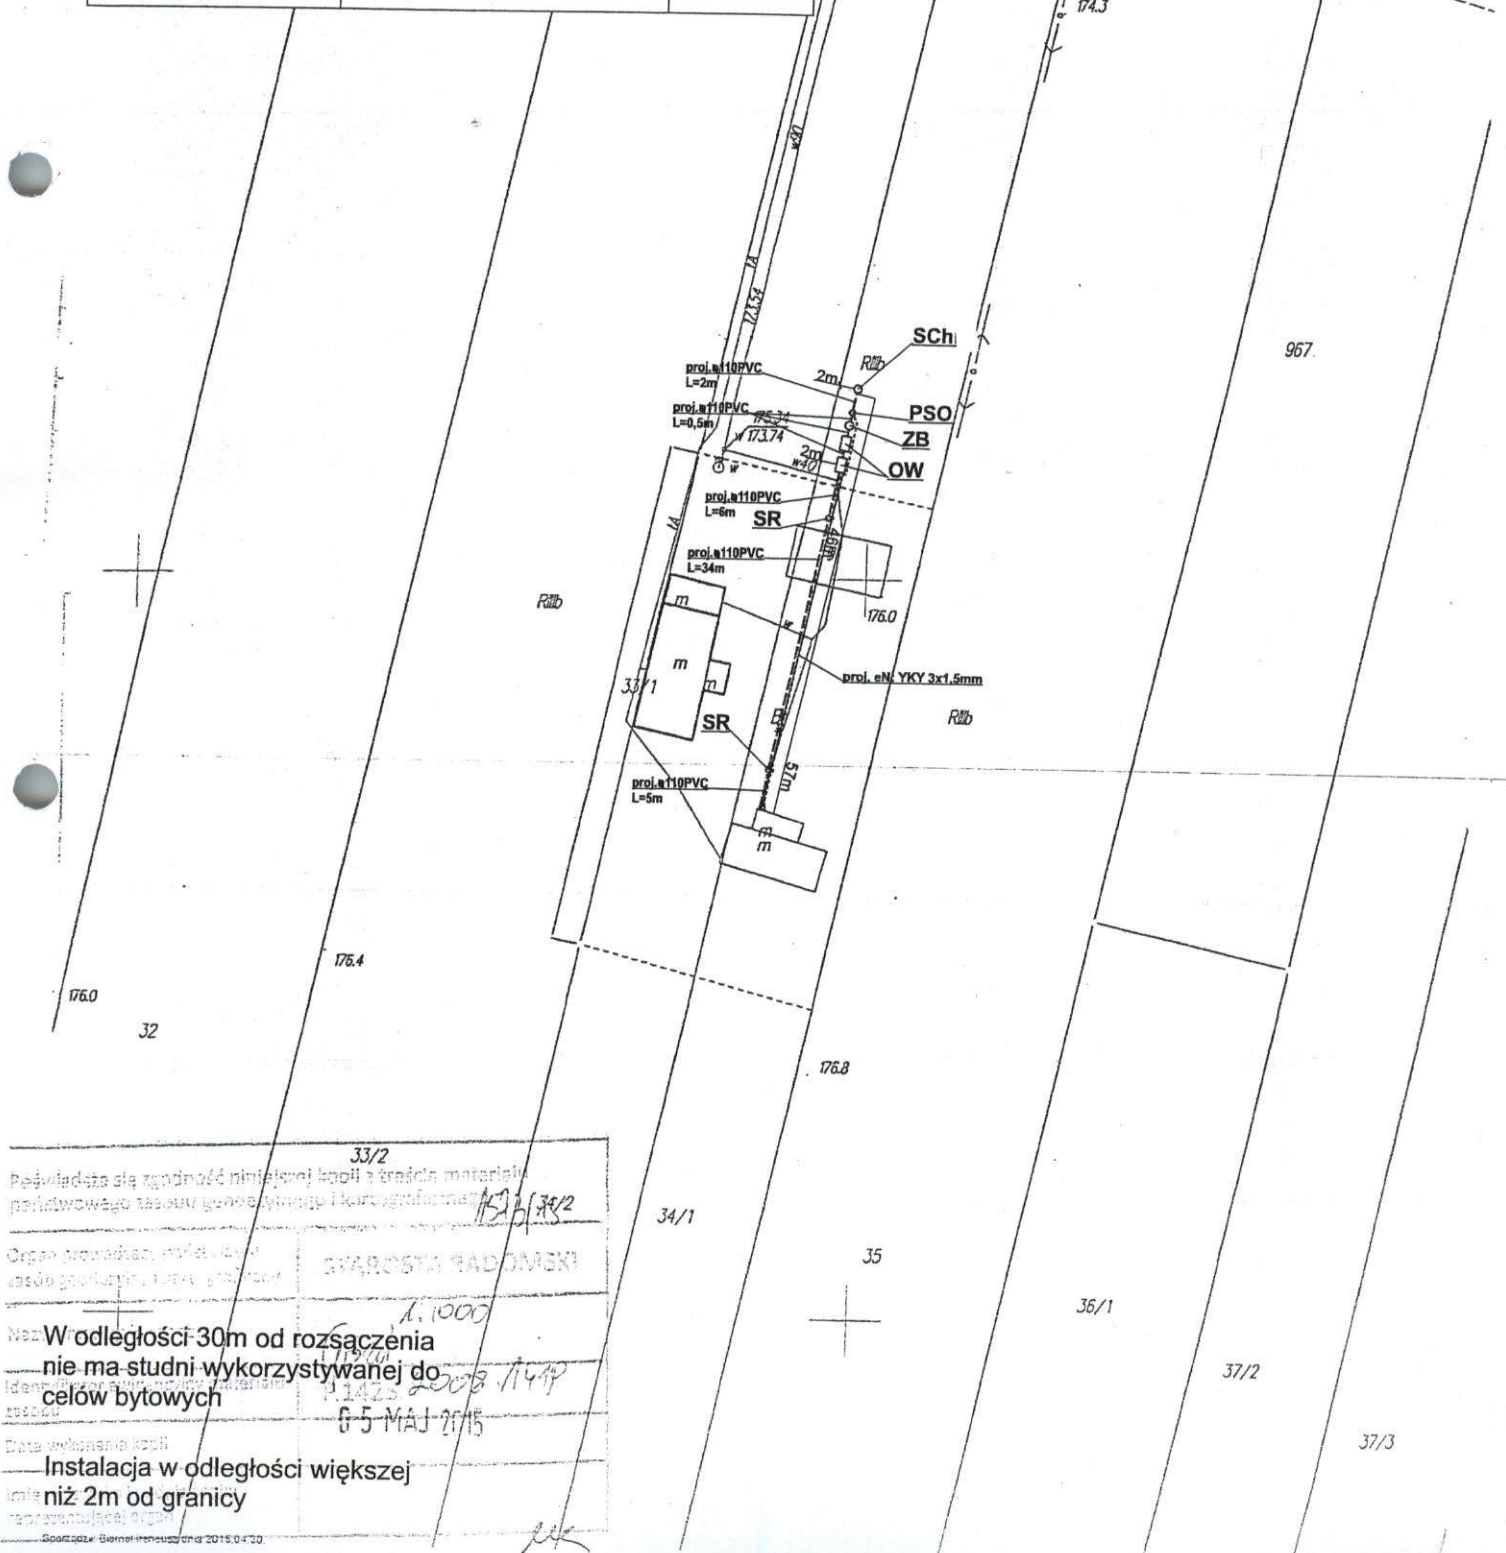


Pełniąc obowiązki z tytułu niniejszej kopii z treści materiału podstawowego i załączników i korespondencji	
Organ prowadzący:	STAROSTWA RADOMSKI
Miejscowość:	Radom
Data wykonania kopii:	05 MAJ 2015
Instalacja w odległości większej niż 2m od granicy	

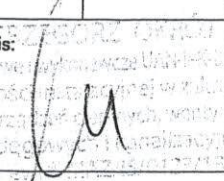Nazwa opracowania: Budowa przydomowych oczyszczalni ścieków na terenie Gminy Gózd			
Inwestor: Urząd Gminy Gózd, ul. Radomska 7, 26-634 Gózd			
Właściciel: Klonów	Nr działki: 3/1	Branża: Sanitarna	Faza: PB
Tytuł rysunku: plan zagospodarowania terenu		Skala: 1:1000	Data: 06.2015r.
Projektant: mgr inż. Grzegorz Okrój UAN-II-K-8386/40/79	Podpis: 	Nr rysunku: 119	
Opracował: mgr. Michał Okrój			

Legenda:

- proj. rura kanalizacyjna
- proj. drenaż rozsączający
- PVC - proj. kanalizacja PVC110
- PE 32 - proj. kanalizacja PE 32
- PE 40 - proj. kanalizacja PE 40
- BR- proj. bioreaktor
- ZB- proj. zbiornik biologiczny
- OW- proj. osadnik wstępny
- PSS - proj. przepompownia ścieków surowych
- PSO - proj. przepompownia ścieków oczyszczonych
- SCh - proj. studnia chłonna
- SR - proj. studnia rewizyjna

STAROSTWO POWIATOWE
w RADOMIU
ul. Dąbalskiego 7, 26-600 Radom
t. 48/365-58-01, fax 48/365-58-07
e-mail: powiat@radompowiat.p

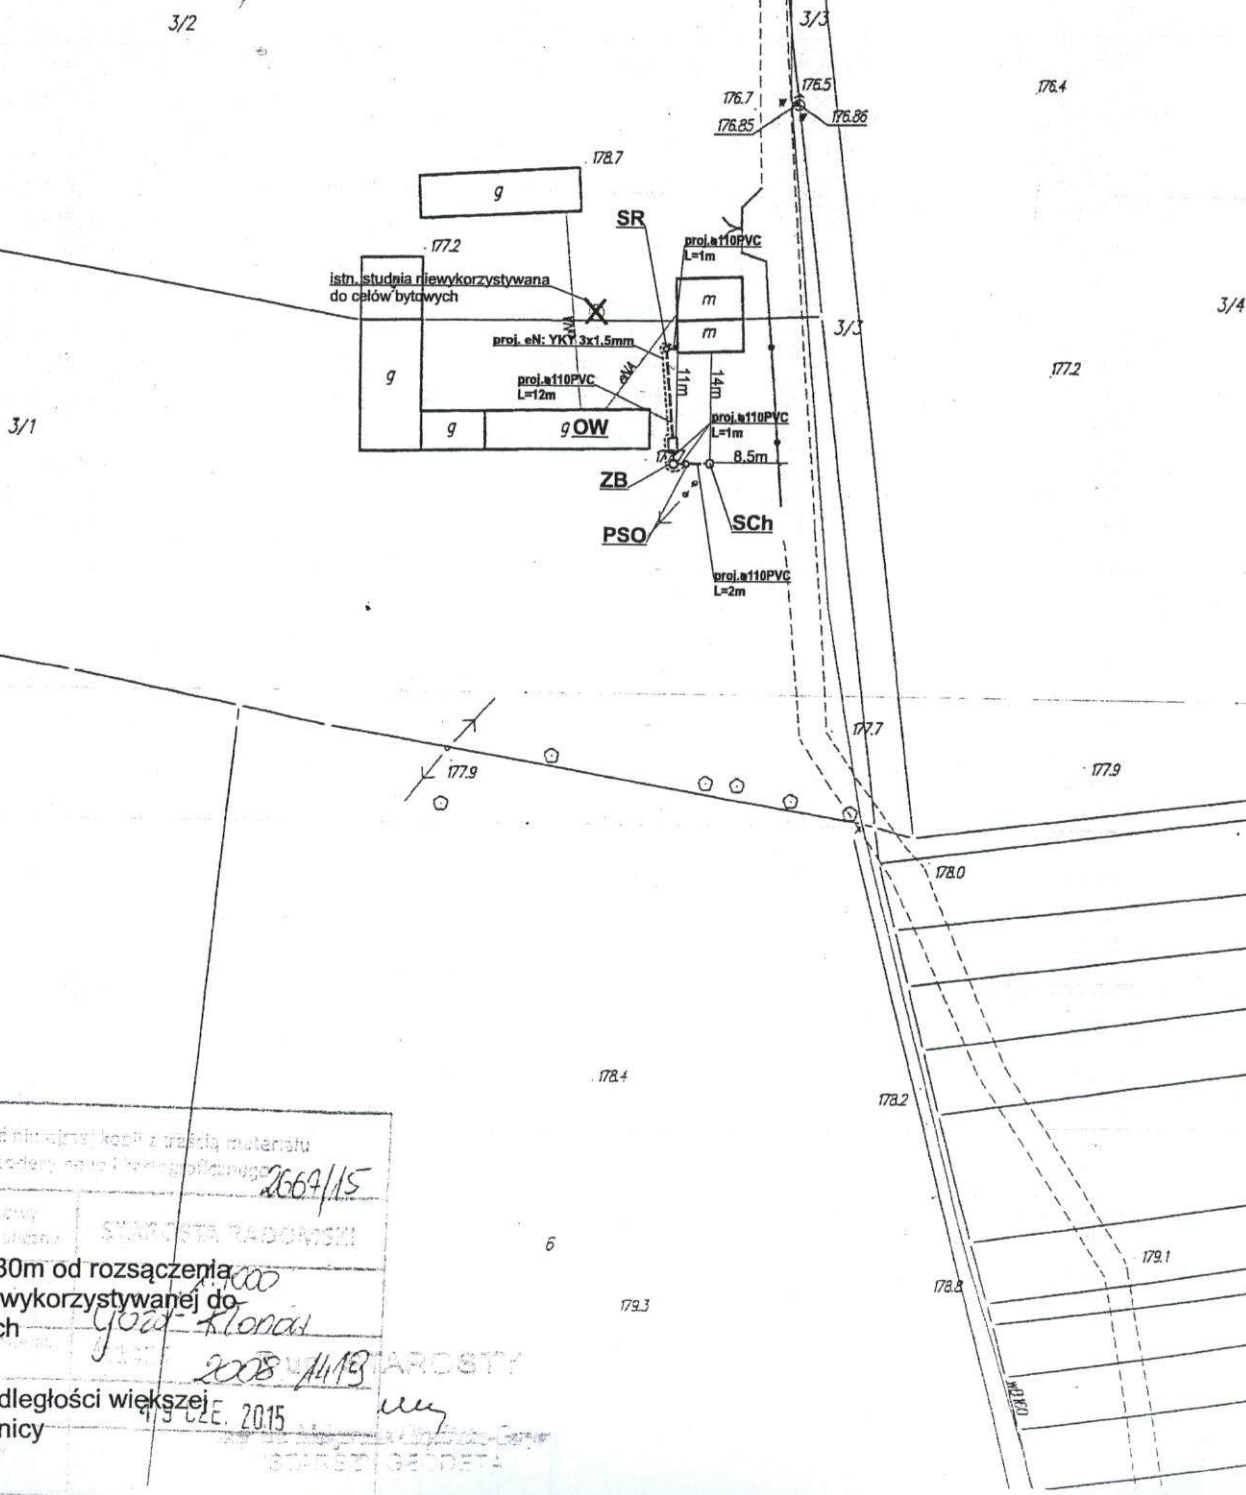

Podpis: 2664/15	
W odległości 30m od rozsączania nie ma studni wykorzystywanej do celów bytowych	
Instalacja w odległości większej niż 2m od granicy	
2008 11/13	
4/9 CZE 2015	

Nazwa opracowania: Budowa przydomowych oczyszczalni ścieków na terenie Gminy Gózd			
Inwestor: Urząd Gminy Gózd, ul. Radomska 7, 26-634 Gózd			
Właściciel: Kłonów	Nr działki: 28	Branża: Sanitarna	Faza: PB
Tytuł rysunku: plan zagospodarowania terenu		Skala: 1:1000	Data: 06.2015r.
Projektant: mgr inż. Grzegorz Okrój UAN-II-K-8386/40/79	Podpis:		Nr rysunku: 120
Opracował: mgr. Michał Okrój			

Legenda:

- - proj. rura kanalizacyjna
- - proj. drenaż rozsączający
- PVC - proj. kanalizacja PVC110
- PE 32 - proj. kanalizacja PE 32
- PE 40 - proj. kanalizacja PE 40
- BR - proj. bioreaktor
- ZB - proj. zbiornik biologiczny
- OW - proj. osadnik wstępny
- PSS - proj. przepompownia ścieków surowych
- PSO - proj. przepompownia ścieków oczyszczonych
- Sch - proj. studnia chłonna
- SR - proj. studnia rewizyjna



W odległości 30m od rozsączenia
nie ma studni wykorzystywanej do
celów bytowych


Instalacja w odległości większej
niż 2m od granicy

STAROSTWO POWIATOWE
w RADOMIU
ul. Domagalskiego 7, 26-600 Radom
tel. 48/ 365-58-01, fax 48/ 365-58-07
e-mail: powiat@radompowiat.pl

Nazwa opracowania: Budowa przydomowych oczyszczalni ścieków na terenie Gminy Gózd			
Inwestor: Urząd Gminy Gózd, ul. Radomska 7, 26-634 Gózd			
Właściciel: Klonów	Nr działki: 349/3	Branża: Sanitarna	Faza: PB
Tytuł rysunku: plan zagospodarowania terenu		Skala: 1:1000	Data: 06.2015r.
Projektant: mgr inż. Grzegorz Okrój UAN-II-K-8386/40/79		Podpis:	Nr rysunku: 121
Opracował: mgr. Michał Okrój			

Legenda:

- - proj. rura kanalizacyjna
- - proj. drenaż rozsączający
- PVC - proj. kanalizacja PVC110
- PE 32 - proj. kanalizacja PE 32
- PE 40 - proj. kanalizacja PE 40
- BR- proj. bioreaktor
- ZB- proj. złożo biologiczne
- OW- proj. osadnik wstępny
- PSS - proj. przepompownia ścieków surowych
- PSO - proj. przepompownia ścieków oczyszczonych
- SChI - proj. studnia chłonna
- SR - proj. studnia rewizyjna

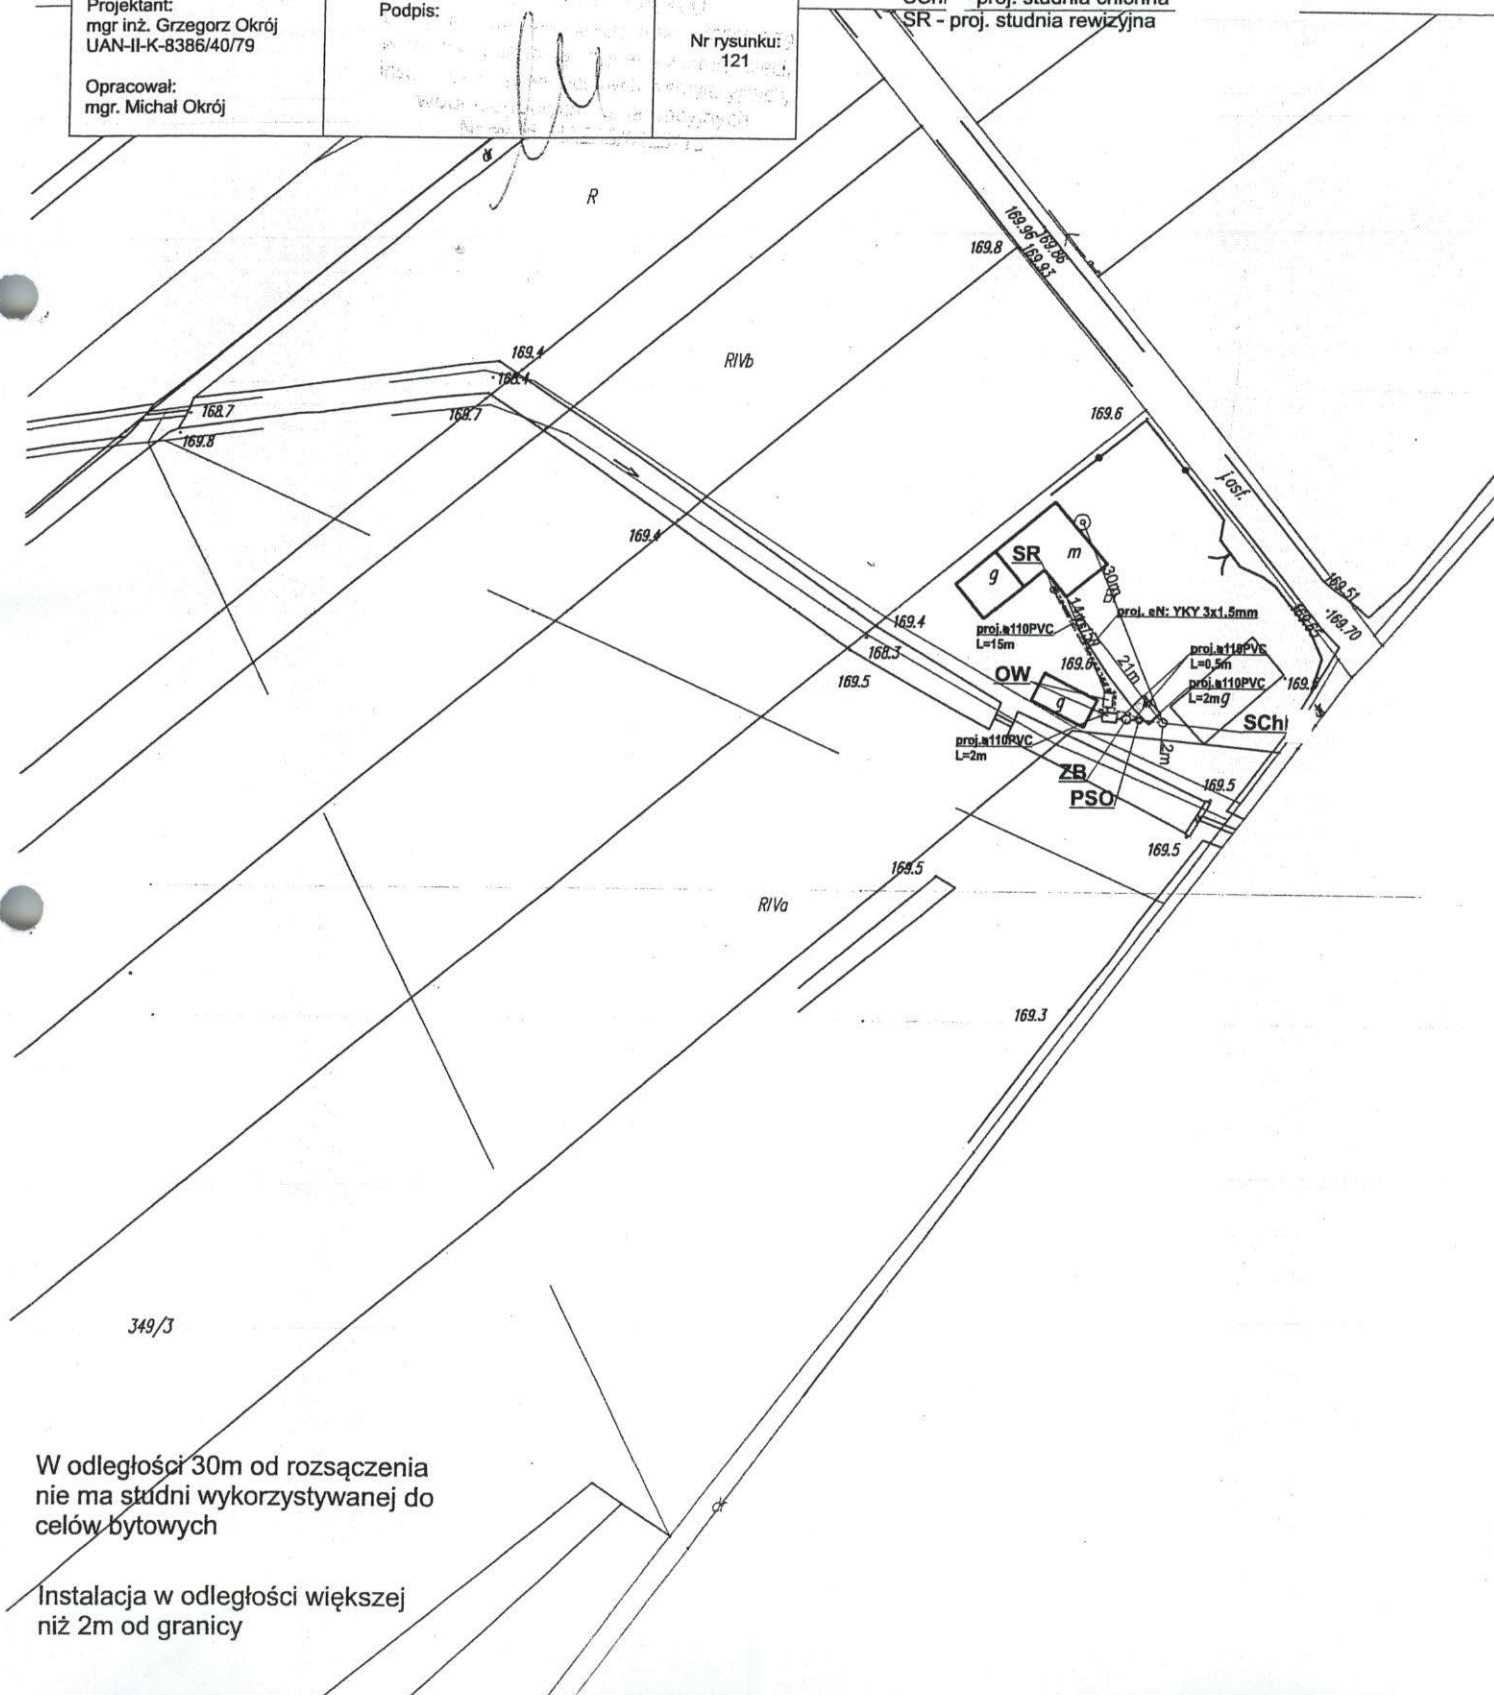

W odległości 30m od rozsączenia
nie ma studni wykorzystywanej do
celów bytowych

Instalacja w odległości większej
niż 2m od granicy

Nazwa opracowania: Budowa przydomowych oczyszczalni ścieków
na terenie Gminy Gózd

Inwestor: Urząd Gminy Gózd, ul. Radomska 7, 26-634 Gózd

Właściciel:
Kłonów

Nr działki:
21/1

Branża:
Sanitarna

Faza:
PB

Tytuł rysunku: plan zagospodarowania terenu

Skala: 1:1000

Data:
06.2015r.

Projektant:
mgr inż. Grzegorz Okrój
UAN-II-K-8386/40/79


Podpis:

Nr rysunku:
124

Opracował:
mgr. Michał Okrój

Legenda:


- - proj. rura kanalizacyjna
- - proj. drenaż rozsączający
- PVC - proj. kanalizacja PVC110
- PE 32 - proj. kanalizacja PE 32
- PE 40 - proj. kanalizacja PE 40
- BR - proj. bioreaktor
- ZB - proj. złożo biologiczne
- OW - proj. osadnik wstępny
- PSS - proj. przepompownia ścieków surowych
- PSO - proj. przepompownia ścieków oczyszczonych
- SCh - proj. studnia chłonna
- SR - proj. studnia rewizyjna

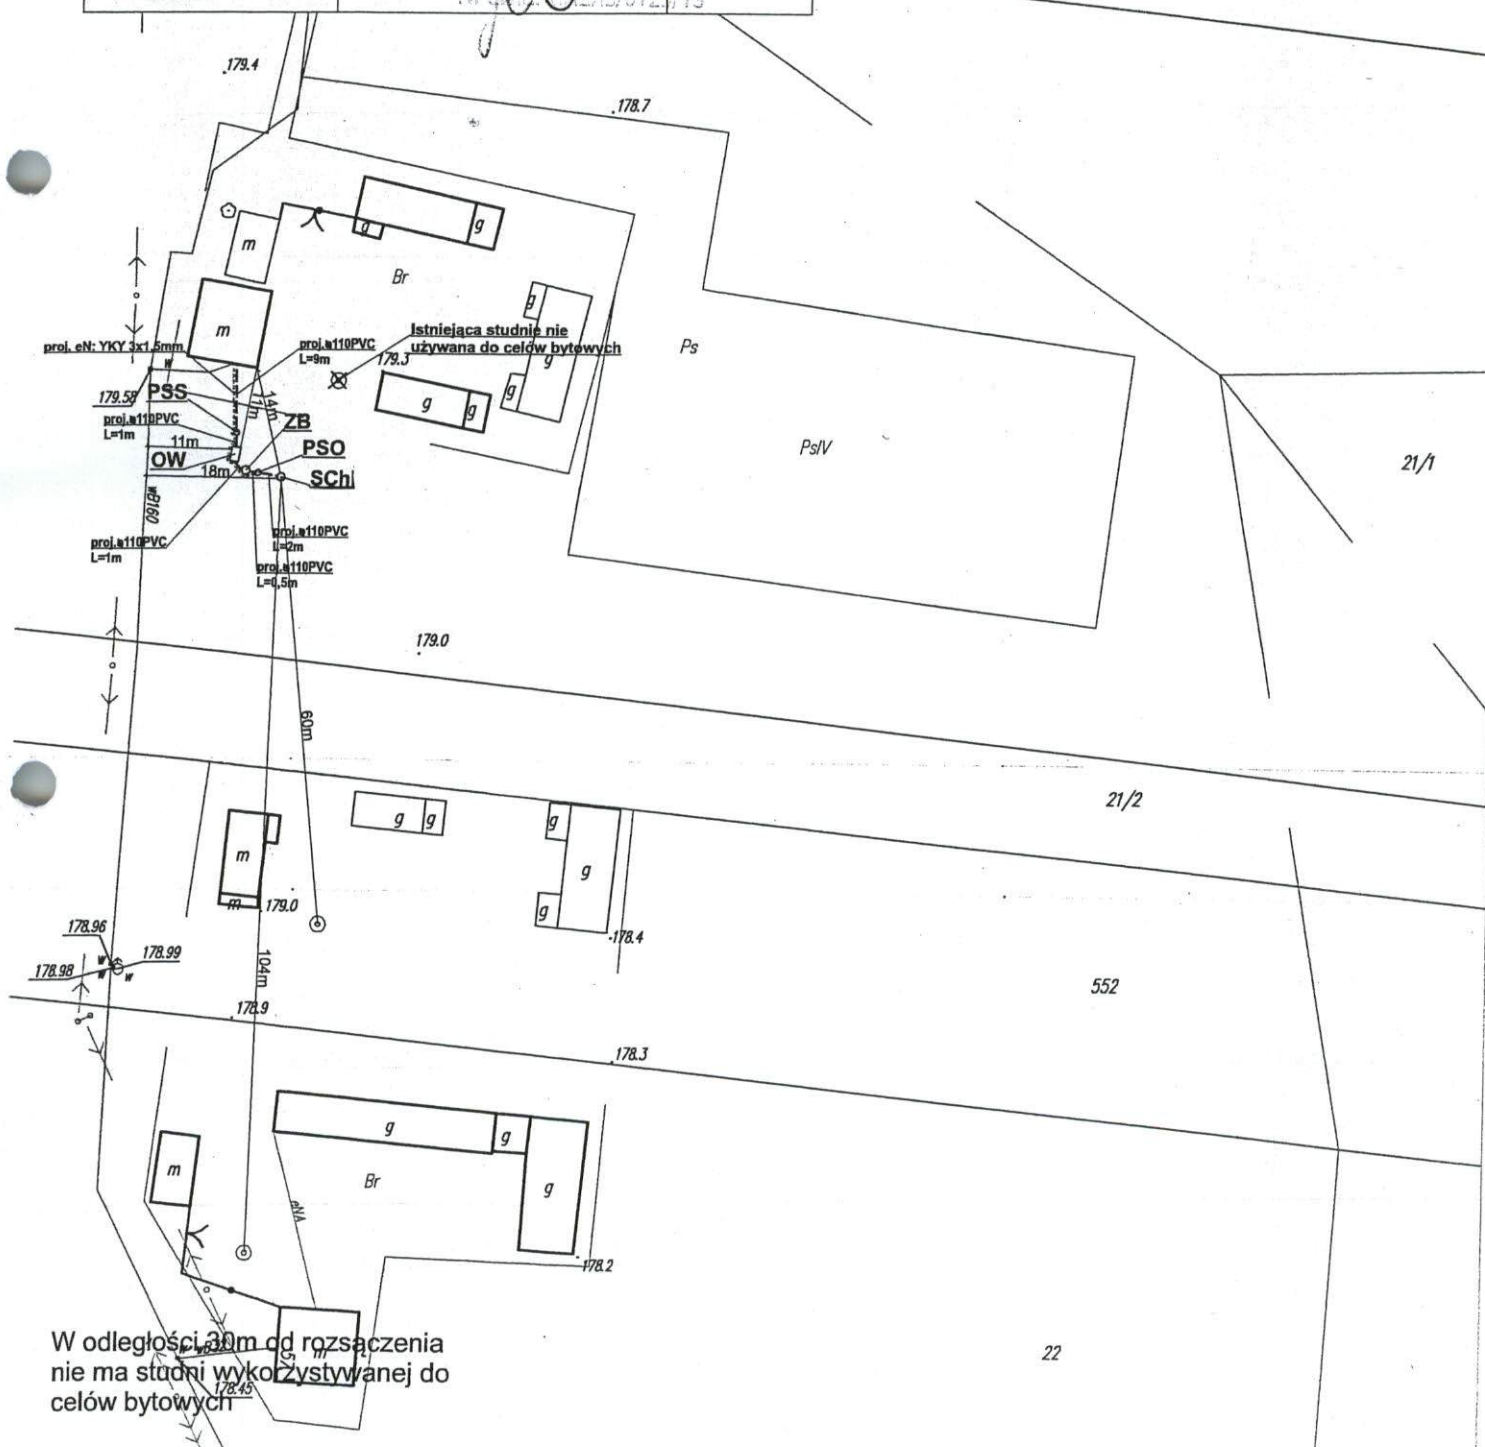

Nazwa opracowania: Budowa przydomowych oczyszczalni ścieków na terenie Gminy Gózd			
Inwestor: Urząd Gminy Gózd, ul. Radomska 7, 26-634 Gózd			
Właściciel: Klonów	Nr działki: 22	Branża: Sanitarna	Faza: PB
Tytuł rysunku: plan zagospodarowania terenu		Skala: 1:1000	Data: 06.2015r.
Projektant: mgr inż. Grzegorz Okrój UAN-II-K-8386/40/79	Podpis: mgr inż. Grzegorz Okrój UAN-II-K-8386/40/79		Nr rysunku: 125
Opracował: mgr. Michał Okrój	Nr rysunku: 125		


Legenda:

- - proj. rura kanalizacyjna
- - proj. drenaż rozsączający
- PVC - proj. kanalizacja PVC110
- PE 32 - proj. kanalizacja PE 32
- PE 40 - proj. kanalizacja PE 40
- BR - proj. bioreaktor
- ZB - proj. złożo biologiczne
- OW - proj. osadnik wstępny
- PSS - proj. przepompownia ścieków surowych
- PSO - proj. przepompownia ścieków oczyszczonych
- SCh - proj. studnia chłonna
- SR - proj. studnia rewizyjna

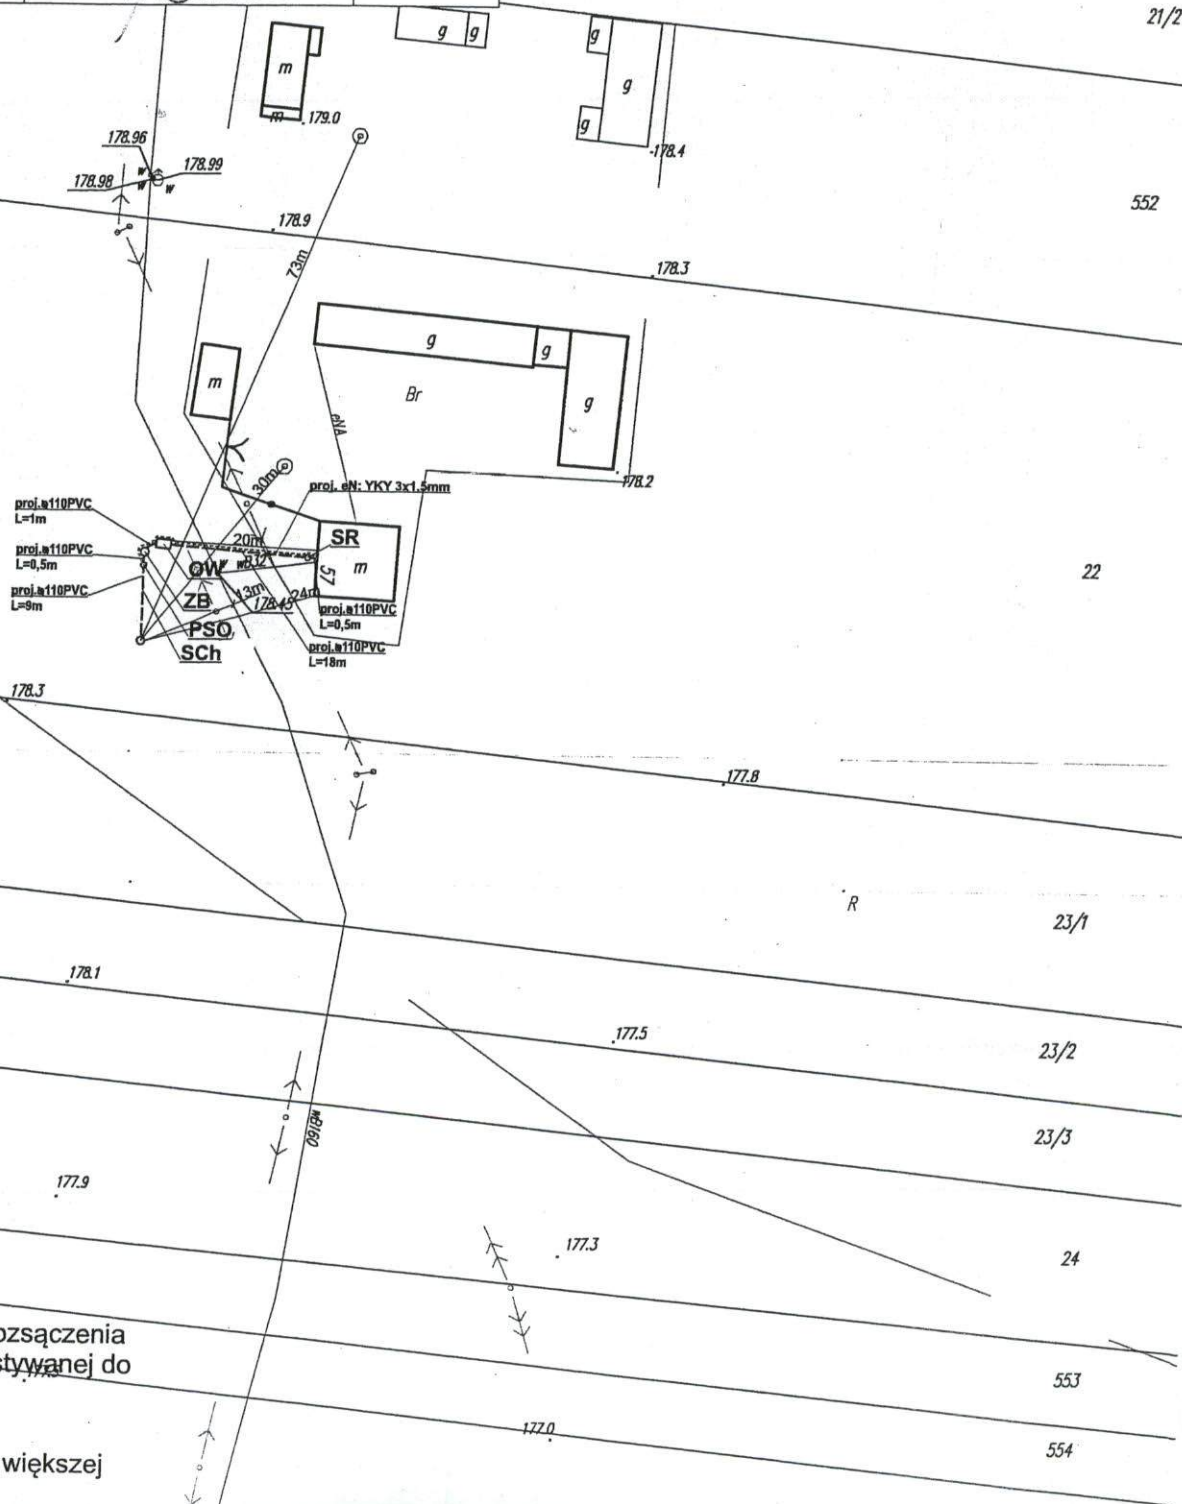


W odległości 30m od rozsączenia
nie ma studni wykorzystywanej do
celów bytowych

 Instalacja w odległości większej
niż 2m od granicy

Nazwa opracowania: Budowa przydomowych oczyszczalni ścieków na terenie Gminy Gózd			
Inwestor: Urząd Gminy Gózd, ul. Radomska 7, 26-634 Gózd			
Właściciel: Rawica Józefatka	Nr działki: 441/6, 445/1	Branża: Sanitarna	Faza: PB
Tytuł rysunku: plan zagospodarowania terenu		Skala: 1:1000	Data: 06.2015r.
Projektant: mgr inż. Grzegorz Okrój UAN-II-K-8386/40/79	Podpis: 		Nr rysunku: 127
Opracował: mgr. Michał Okrój			

Legenda:

- - proj. rura kanalizacyjna
- - proj. drenaż rozsączający
- PVC - proj. kanalizacja PVC110
- PE 32 - proj. kanalizacja PE 32
- PE 40 - proj. kanalizacja PE 40
- BR - proj. bioreaktor
- ZB - proj. złożo biologiczne
- OW - proj. osadnik wstępny
- PS - proj. przepompownia ścieków surowych
- PSO - proj. przepompownia ścieków oczyszczonych
- SCh - proj. studnia chłonna
- SR - proj. studnia rewizyjna

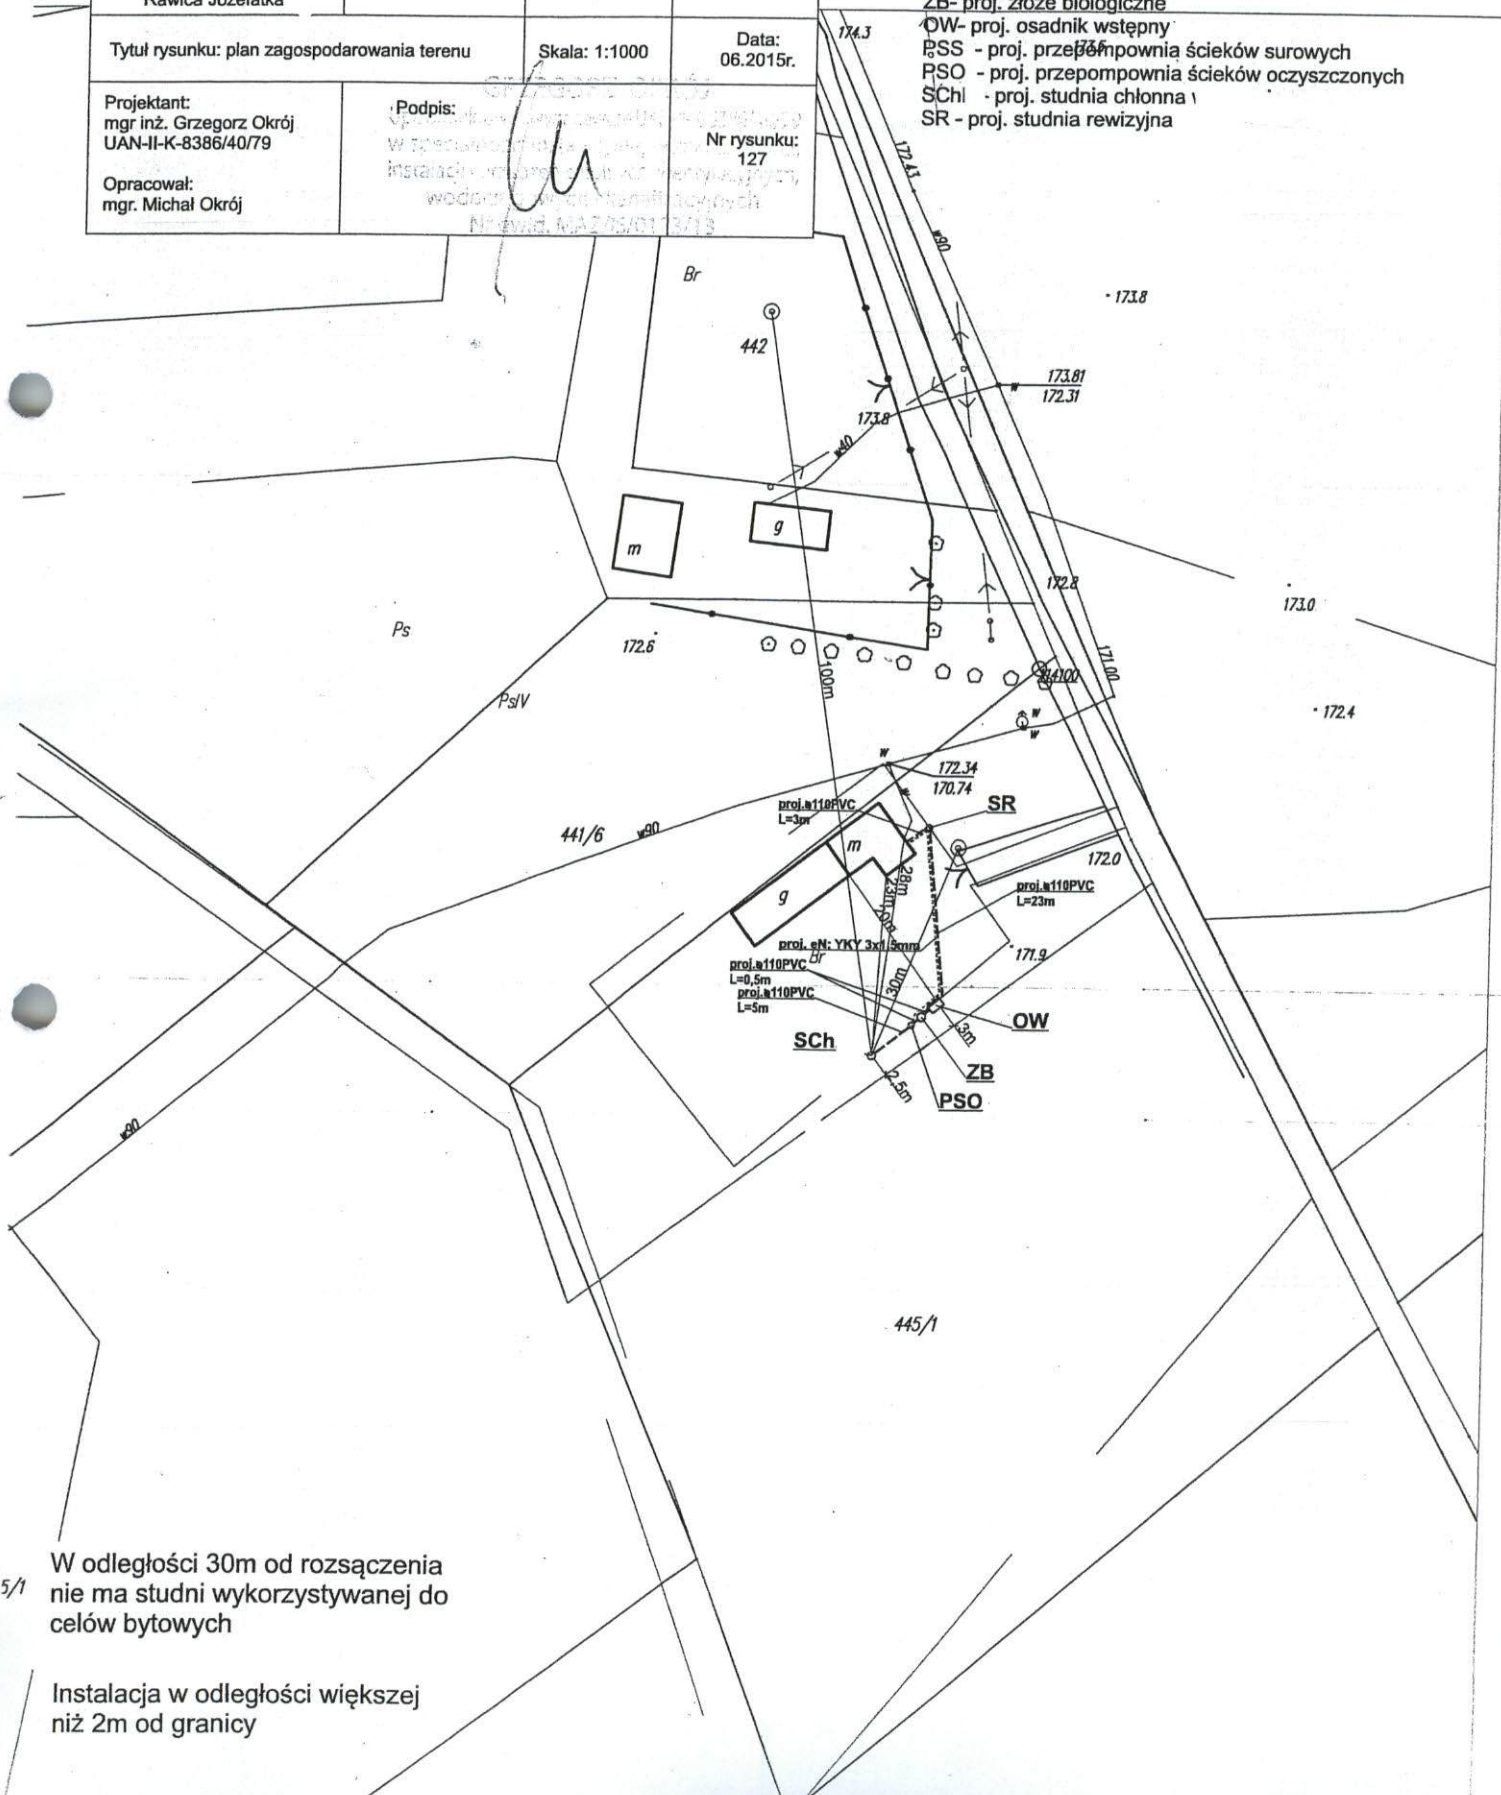

5/1

W odległości 30m od rozsączenia
nie ma studni wykorzystywanej do
celów bytowych

Instalacja w odległości większej
niż 2m od granicy

Nazwa opracowania: Budowa przydomowych oczyszczalni ścieków
na terenie Gminy Gózd

Inwestor: Urząd Gminy Gózd, ul. Radomska 7, 26-634 Gózd

Właściciel:
KłonówNr działki:
437, 439Branża:
SanitarnaFaza:
PB

Tytuł rysunku: plan zagospodarowania terenu


Skala: 1:1000

Data:
06.2015r.Projektant:
mgr inż. Grzegorz Okrój
UAN-II-K-8386/40/79

Podpis:

Nr rysunku:
128Opracował:
mgr. Michał Okrój**Legenda:**

- - proj. rura kanalizacyjna
- - proj. drenaż rozsączający
- PVC - proj. kanalizacja PVC110
- PE 32 - proj. kanalizacja PE 32
- PE 40 - proj. kanalizacja PE 40
- BR- proj. bioreaktor
- ZB- proj. złożo biologiczne
- OW- proj. osadnik wstępny
- PSS - proj. przepompownia ścieków surowych
- PSO - proj. przepompownia ścieków oczyszczonych
- SChI - proj. studnia chłonna
- SR - proj. studnia rewizyjna

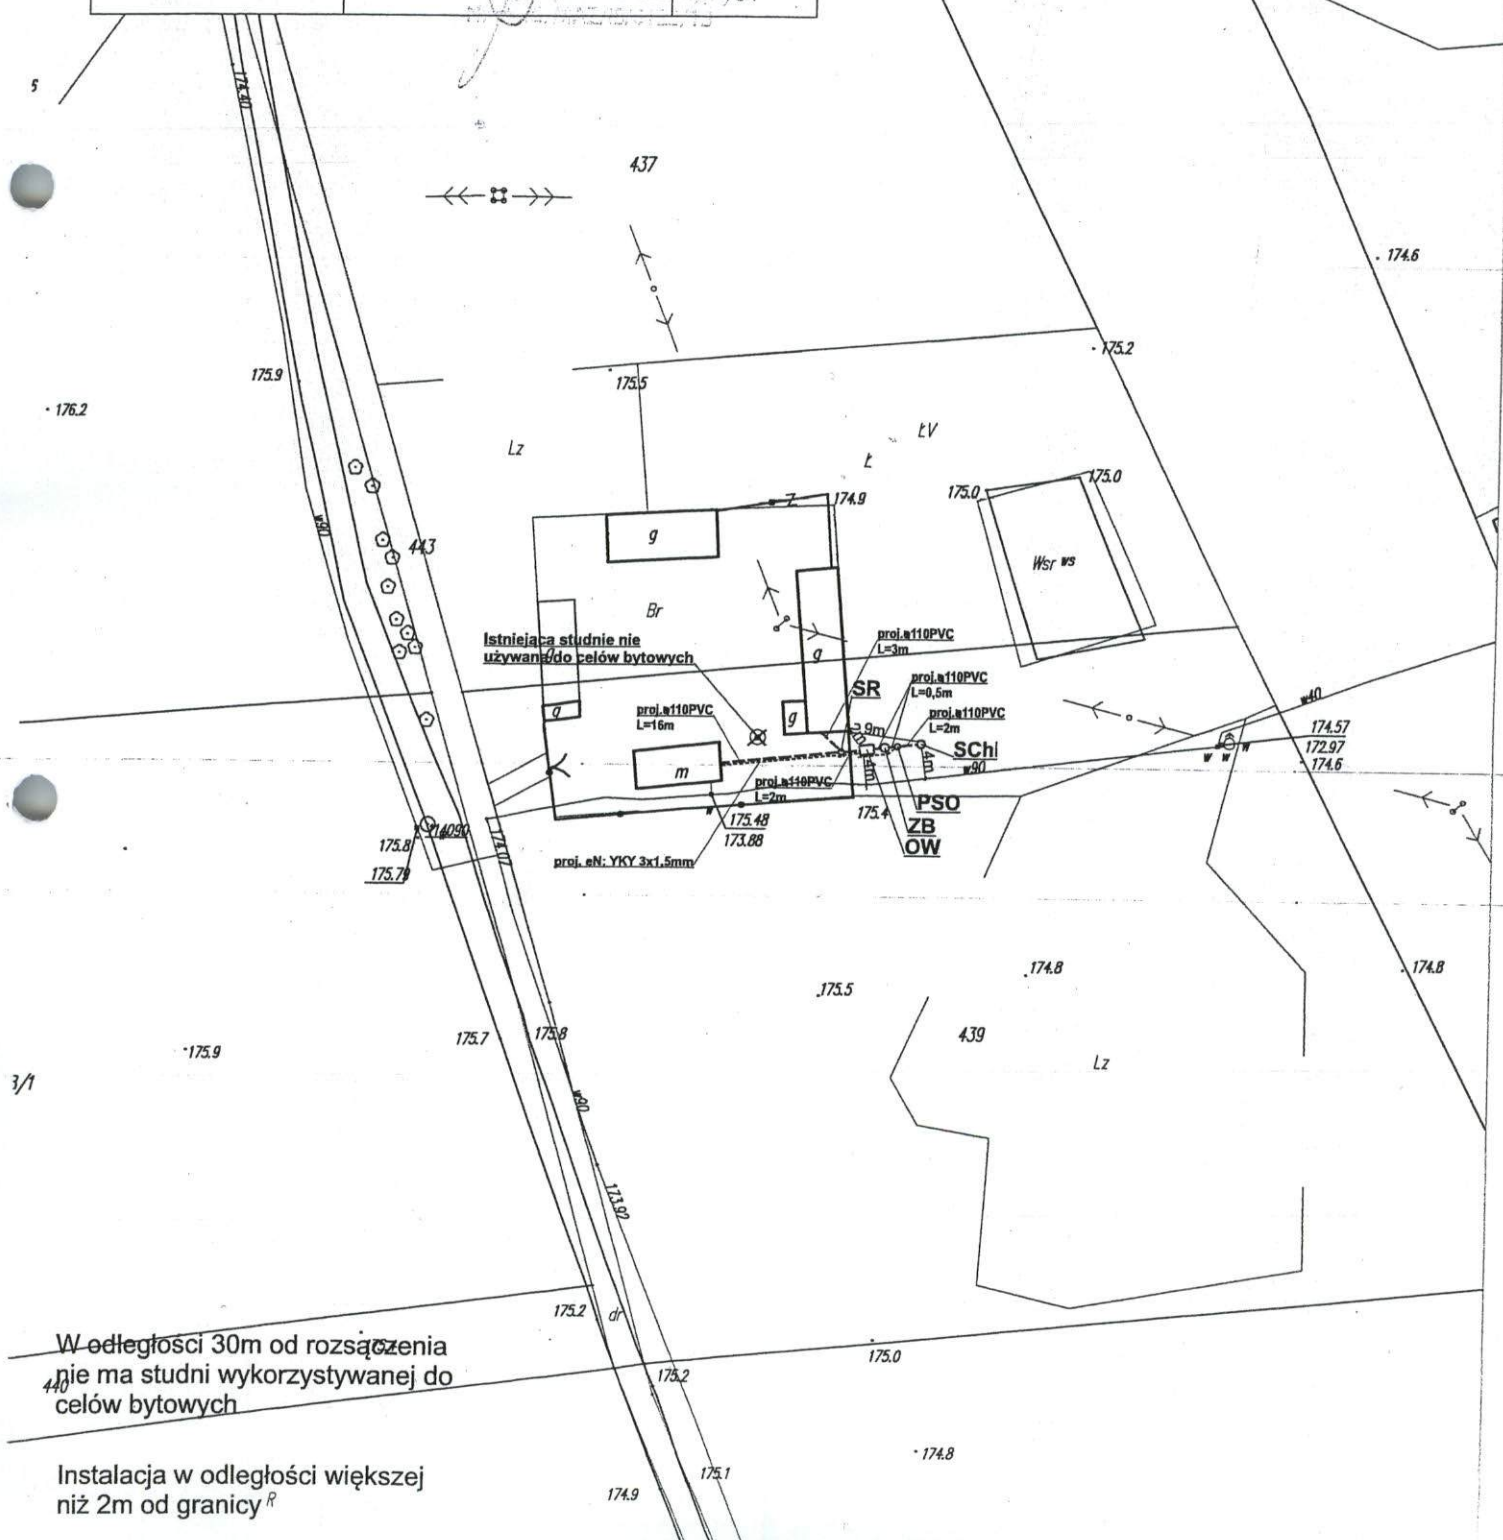

STAROSTWO POWIATOWE
w RADOMIU
ul. Domagalskiego 7, 26-600 Radom
tel. 48/ 365-58-01, fax 48/ 365-58-07
e-mail: powiat@radompowiat.pl

Nazwa opracowania: Budowa przydomowych oczyszczalni ścieków na terenie Gminy Gózd			
Inwestor: Urząd Gminy Gózd, ul. Radomska 7, 26-634 Gózd			
Właściciel: Klonów	Nr działki: 489/2	Branża: Sanitarna	Faza: PB
Tytuł rysunku: plan zagospodarowania terenu		Skala: 1:1000	Data: 06.2015r.
Projektant: mgr inż. Grzegorz Okrój UAN-II-K-8386/40/79	Podpis: 	Nr rysunku: 129	
Opracował: mgr. Michał Okrój			


Legenda:

- -proj. rura kanalizacyjna
- -proj. drenaż rozsączający
- PVC - proj. kanalizacja PVC110
- PE 32 - proj. kanalizacja PE 32
- PE 40 - proj. kanalizacja PE 40
- BR- proj. bioreaktor
- ZB- proj. złożo biologiczne
- OW- proj. osadnik wstępny
- PSS - proj. przepompownia ścieków surowych
- PSO - proj. przepompownia ścieków oczyszczonych
- SCh - proj. studnia chłonna
- SR - proj. studnia rewizyjna




W odległości 30m od rozłączenia nie ma studni wykorzystywanej do celów bytowych.

Instalacja w odległości większej niż 2m od granicy

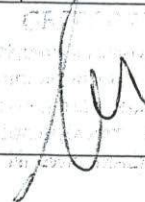Nazwa opracowania: Budowa przydomowych oczyszczalni ścieków na terenie Gminy Gózd			
Inwestor: Urząd Gminy Gózd, ul. Radomska 7, 26-634 Gózd			
Właściciel: Klonów	Nr działki: 434	Branża: Sanitarna	Faza: PB
Tytuł rysunku: plan zagospodarowania terenu		Skala: 1:1000	Data: 06.2015r.
Projektant: mgr inż. Grzegorz Okrój UAN-II-K-8386/40/79		Podpis: 	Nr rysunku: 130
Opracował: mgr. Michał Okrój			

Legenda


- proj. rura kanalizacyjna
- proj. granaż rozsączający
- PVC - proj. kanalizacja PVC110
- PE 32 - proj. kanalizacja PE 32
- PE 40 - proj. kanalizacja PE 40
- BR - proj. bioreaktor
- ZB - proj. złożo biologiczne
- OW - proj. osadnik wstępny
- PSS - proj. przepompownia ścieków surowych
- PSO - proj. przepompownia ścieków oczyszczonych
- Sch - proj. studnia chłonna
- SR - proj. studnia rewizyjna

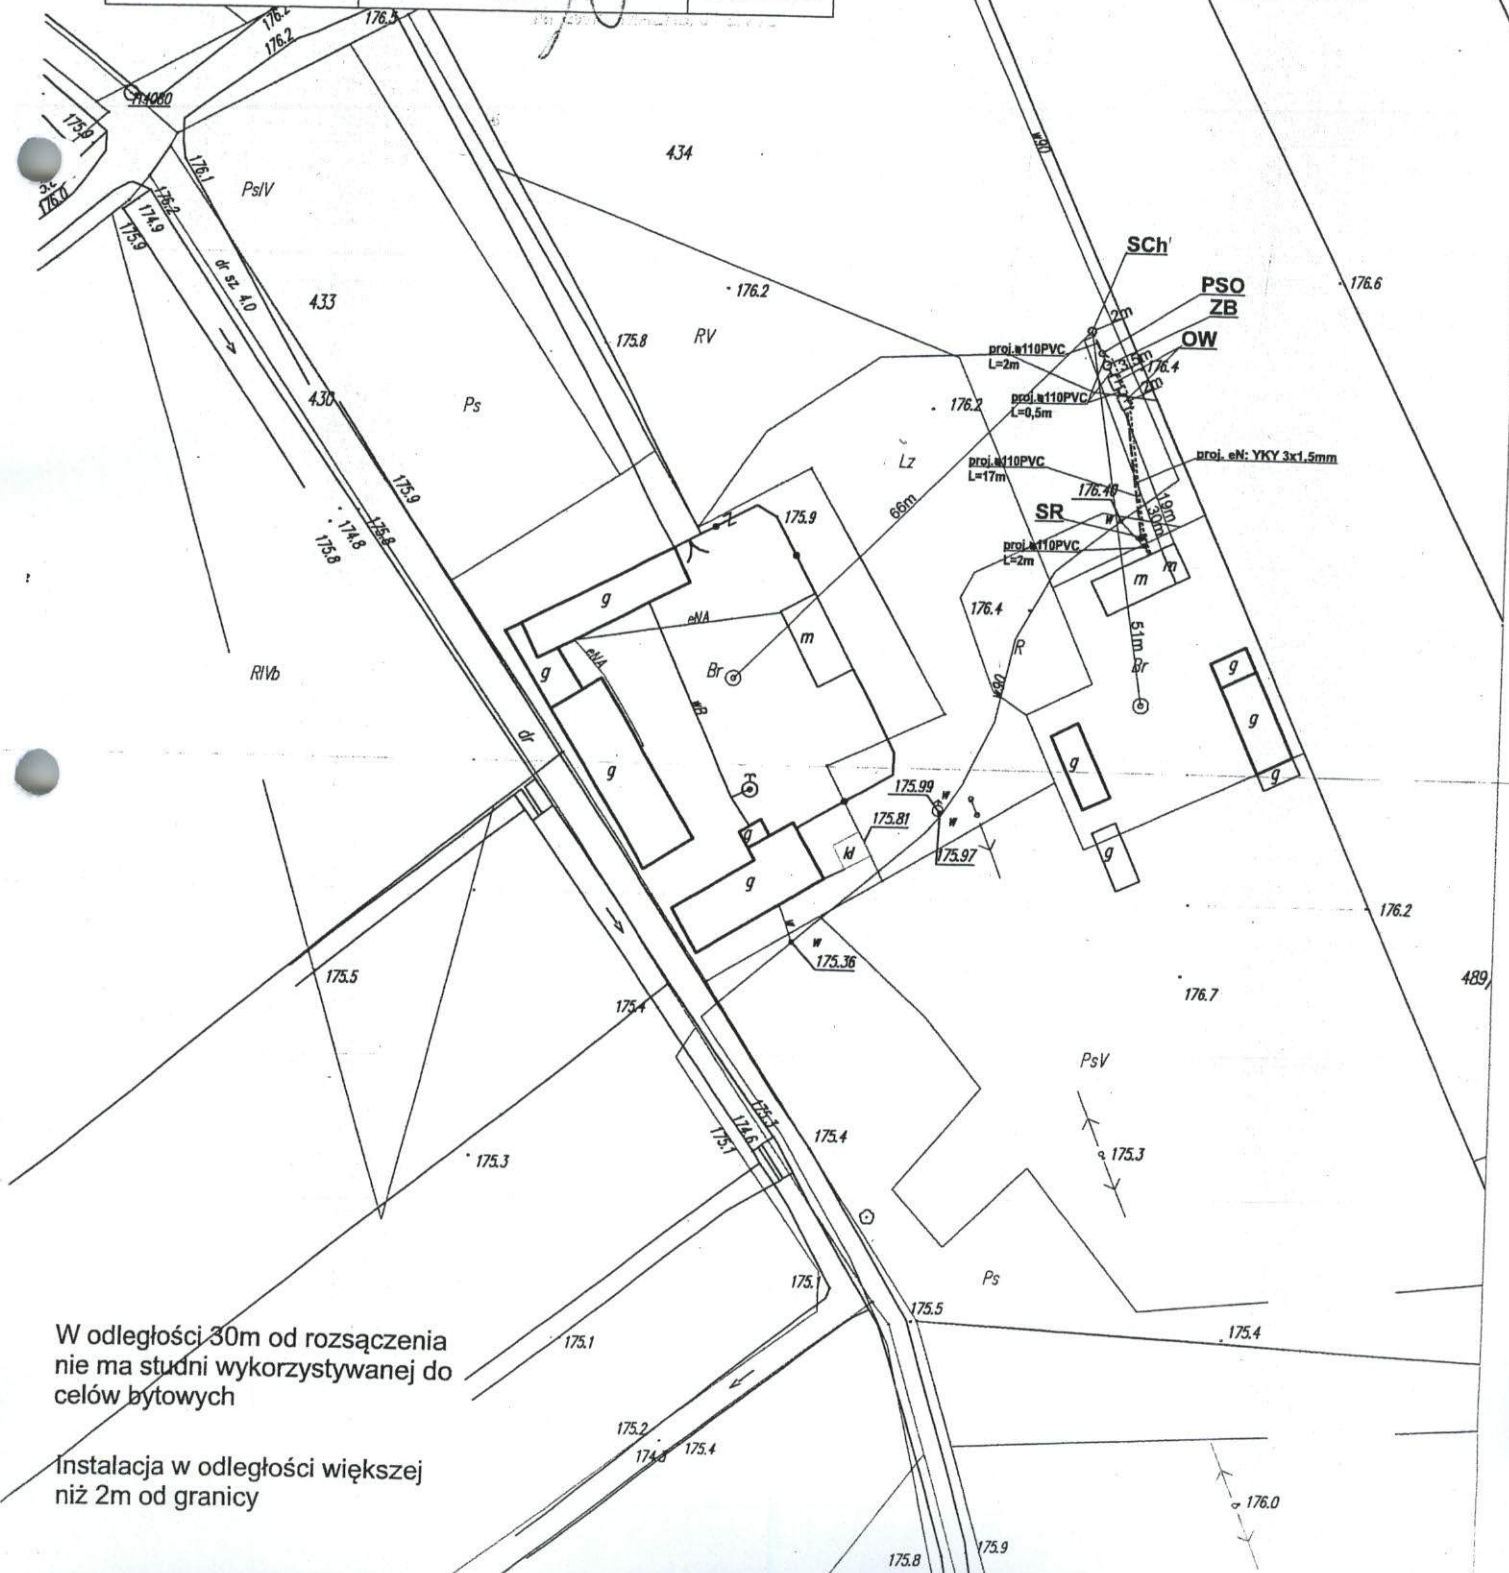

Nazwa opracowania: Budowa przydomowych oczyszczalni ścieków na terenie Gminy Gózd			
Inwestor: Urząd Gminy Gózd, ul. Radomska 7, 26-634 Gózd			
Właściciel: Klonow	Nr działki: 339/2	Branża: Sanitarna	Faza: PB
Tytuł rysunku: plan zagospodarowania terenu		Skala: 1:1000	Data: 06.2015r.
Projektant: mgr inż. Grzegorz Okrój UAN-II-K-8386/40/79		Podpis: <i>[Podpis]</i>	Nr rysunku: 137
Opracował: mgr. Michał Okrój			

Legenda:


- proj. rura kanalizacyjna
- proj. drenaż rozsączający
- PVC - proj. kanalizacja PVC110
- PE 32 - proj. kanalizacja PE 32
- PE 40 - proj. kanalizacja PE 40
- BR - proj. bioreaktor
- ZB - proj. złożo biologiczne
- OW - proj. osadnik wstępny
- PSS - proj. przepompownia ścieków surowych
- PSO - proj. przepompownia ścieków oczyszczonych
- Sch - proj. studnia ciekła
- SR - proj. studnia rewizyjna

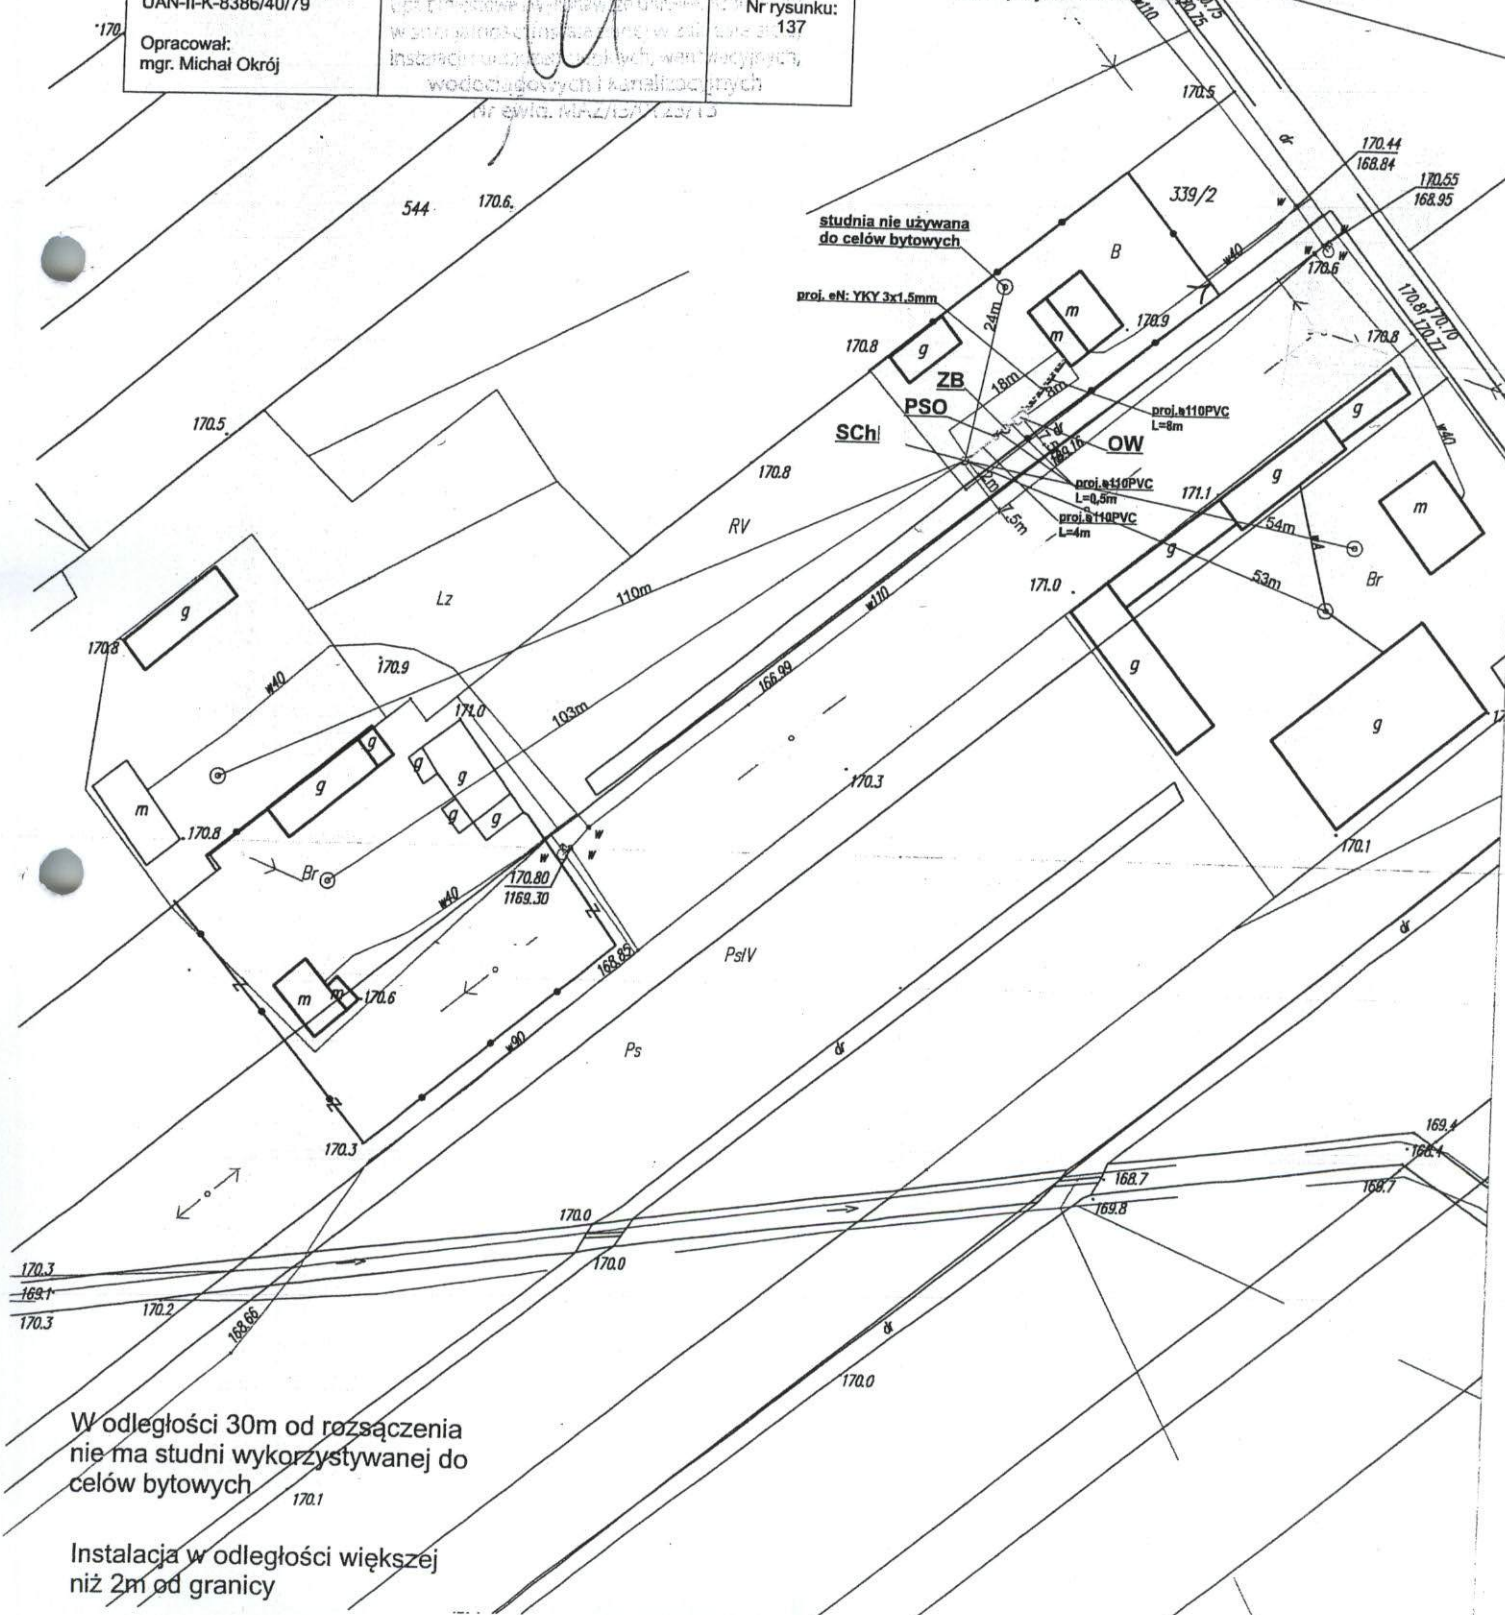


izacyjna

Instalacja w odległości większej niż 2m od granicy

 STAROSTWO POWIATOWE
W RADOŚCI
ul. Dąbrowska 7, 26-600 Radom
tel. 49/363-58-21, fax 49/363-58-07
e-mail: powiat@radom.powiat.pl

Nazwa opracowania: Budowa przydomowych oczyszczalni ścieków na terenie Gminy Gózd			
Inwestor: Urząd Gminy Gózd, ul. Radomska 7, 26-634 Gózd			
Właściciel: Drożanki	Nr działki: 744, 742	Branża: Sanitarna	Faza: PB
Tytuł rysunku: plan zagospodarowania terenu		Skala: 1:1000	Data: 06.2015r.
Projektant: mgr inż. Grzegorz Okrój UAN-II-K-8386/40/79	Podpis: 		Nr rysunku: 154
Opracował: mgr. Michał Okrój	Data: 13/01/2013		

- Legenda:**
- - proj. rura kanalizacyjna
 - - proj. drenaż rozsączający
 - PVC - proj. kanalizacja PVC110
 - PE 32 - proj. kanalizacja PE 32
 - PE 40 - proj. kanalizacja PE 40
 - BR - proj. bioreaktor
 - ZB - proj. złożo biologiczne
 - OW - proj. osadnik wstępny
 - PSS - proj. przepompownia ścieków surowych
 - PSO - proj. przepompownia ścieków oczyszczonych
 - SCh - proj. studnia chłonna
 - SR - proj. studnia rewizyjna

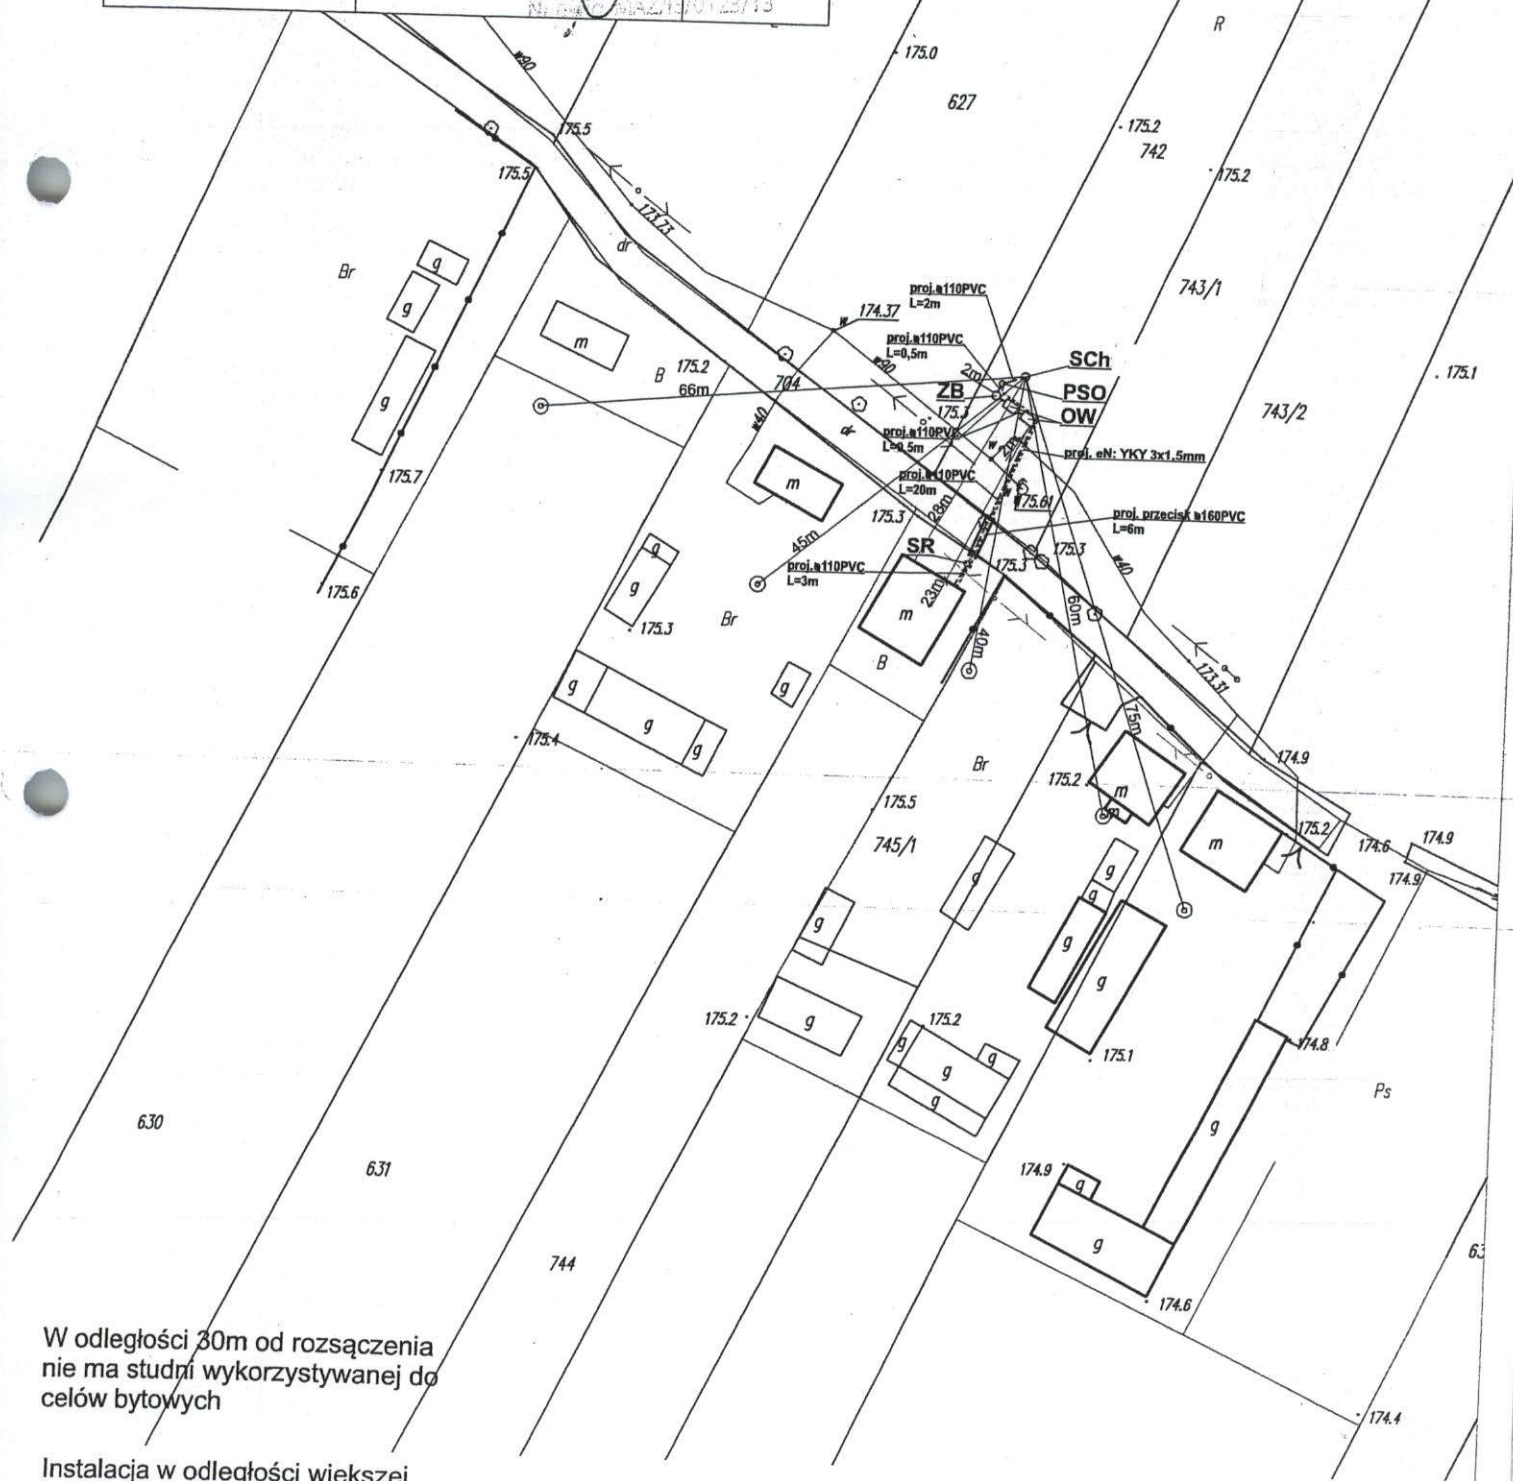


W odległości 30m od rozsączenia
nie ma studni wykorzystywanej do
celów bytowych

Instalacja w odległości większej
niż 2m od granicy

Nazwa opracowania: Budowa przydomowych oczyszczalni ścieków na terenie Gminy Gózd			
Inwestor: Urząd Gminy Gózd, ul. Radomska 7, 26-634 Gózd			
Właściciel: Drożanki	Nr działki: 743/2, 745/3	Branża: Sanitarna	Faza: PB
Tytuł rysunku: plan zagospodarowania terenu		Skala: 1:1000	Data: 06.2015r.
Projektant: mgr inż. Grzegorz Okrój UAN-II-K-8386/40/79		Podpis:  Nr rysunku: 155	
Opracował: mgr. Michał Okrój		Data: 06.2015r.	

Legenda:


- proj. rura kanalizacyjna
- proj. drenaż rozsączający
- PVC - proj. kanalizacja PVC110
- PE 32 - proj. kanalizacja PE 32
- PE 40 - proj. kanalizacja PE 40
- BR - proj. bioreaktor
- ZB - proj. złożo biologiczne
- OW - proj. osadnik wstępny
- PSS - proj. przepompownia ścieków surowych
- PSO - proj. przepompownia ścieków oczyszczonych
- Sch - proj. studnia chłonna
- SR - proj. studnia rewizyjna

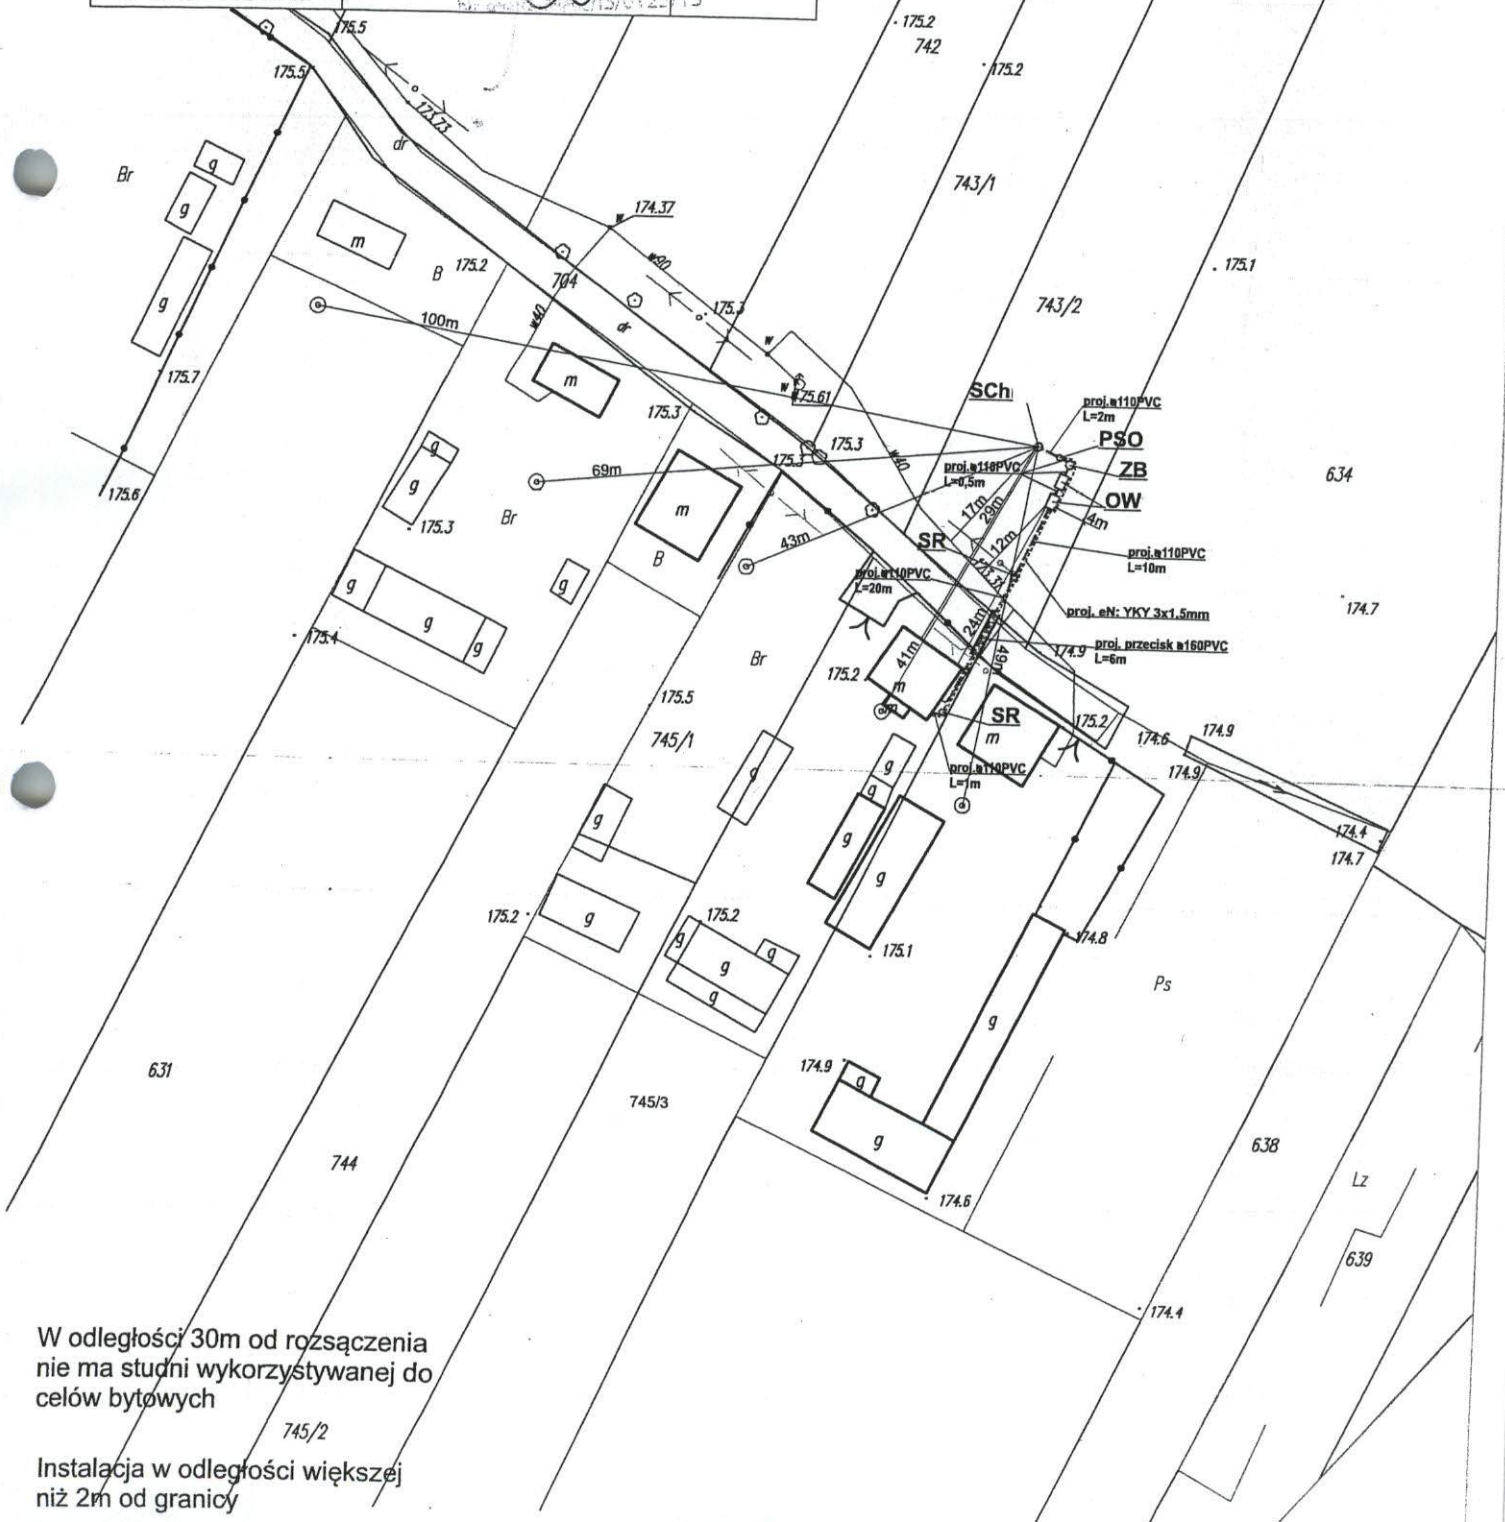


Nazwa opracowania: Budowa przydomowych oczyszczalni ścieków na terenie Gminy Gózd			
Inwestor: Urząd Gminy Gózd, ul. Radomska 7, 26-634 Gózd			
Właściciel: Drożanki	Nr działki: 634	Branża: Sanitarna	Faza: PB
Tytuł rysunku: plan zagospodarowania terenu		Skala: 1:1000	Data: 06.2015r.
Projektant: mgr inż. Grzegorz Okrój UAN-II-K-8386/40/79		Podpis:	Nr rysunku: 156
Opracował: mgr. Michał Okrój			

Legenda:


- - proj. rura kanalizacyjna
- - - - - proj. drenaż rozsączający
- PVC - proj. kanalizacja PVC110
- PE 32 - proj. kanalizacja PE 32
- PE 40 - proj. kanalizacja PE 40
- BR - proj. bioreaktor
- ZB - proj. złożo biologiczne
- OW - proj. osadnik wstępny
- PSS - proj. przepompownia ścieków surowych
- PSO - proj. przepompownia ścieków oczyszczonych
- SChI - proj. studnia chłonna
- SR - proj. studnia rewizyjna

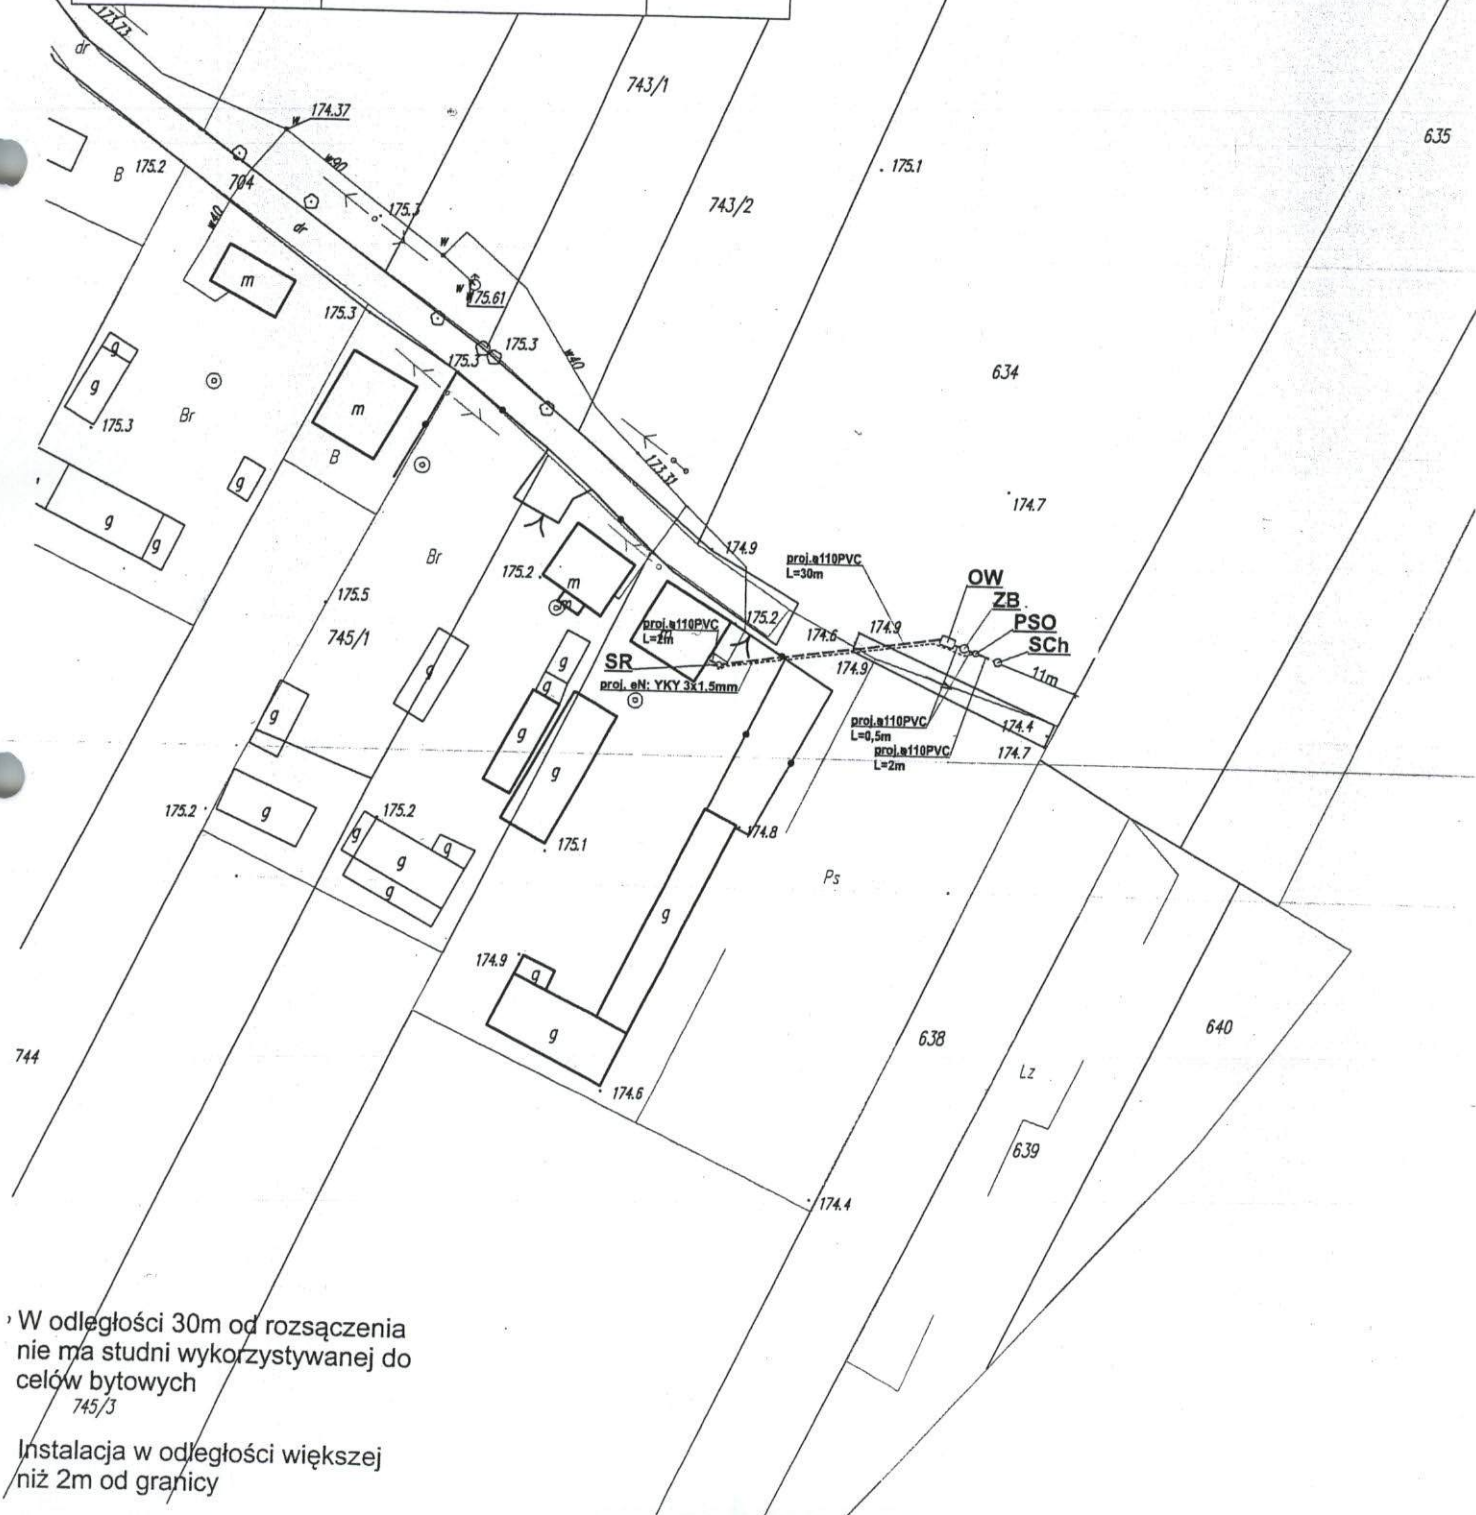

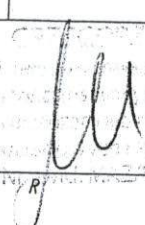Nazwa opracowania: Budowa przydomowych oczyszczalni ścieków na terenie Gminy Gózd			
Inwestor: Urząd Gminy Gózd, ul. Radomska 7, 26-634 Gózd			
Właściciel: Drożanki	Nr działki: 485	Branża: Sanitarna	Faza: PB
Tytuł rysunku: plan zagospodarowania terenu		Skala: 1:1000	Data: 06.2015r.
Projektant: mgr inż. Grzegorz Okrój UAN-II-K-8386/40/79	Podpis:  Nr rysunku: 157		
Opracował: mgr. Michał Okrój			

Legenda:


- - proj. rura kanalizacyjna
- - proj. drenaż rozsączający
- PVC - proj. kanalizacja PVC110
- PE 32 - proj. kanalizacja PE 32
- PE 40 - proj. kanalizacja PE 40
- BR- proj. bioreaktor
- ZB- proj. złożo biologiczne
- OW- proj. osadnik wstępny
- PSS - proj. przepompownia ścieków surowych
- PSO - proj. przepompownia ścieków oczyszczonych
- SCh - proj. studnia chłonna
- SR - proj. studnia rewizyjna

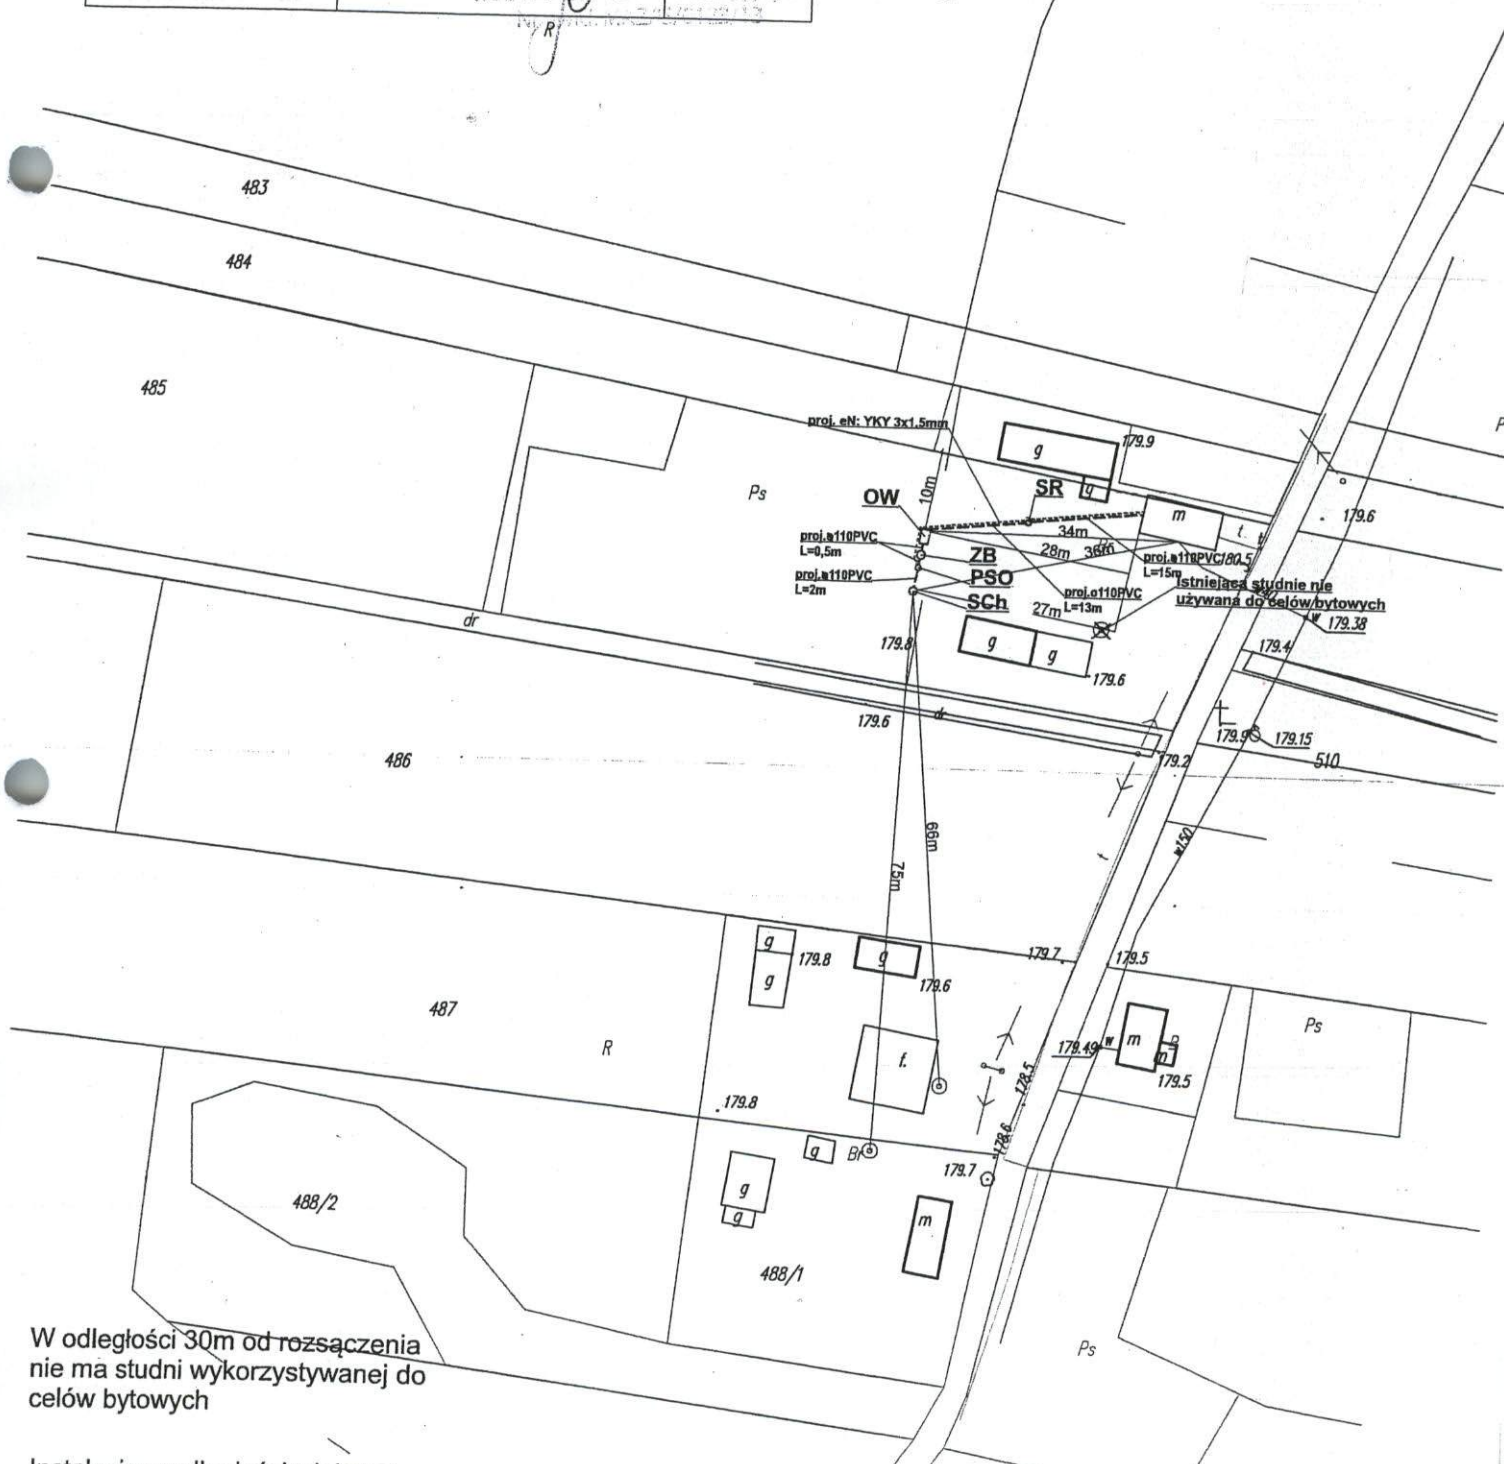

W odległości 30m od rozsączenia
nie ma studni wykorzystywanej do
celów bytowych


Instalacja w odległości większej
niż 2m od granicy

 **STAROSTWO POWIATOWE
W RADOMIU**
ul. Demagoga 40/7, 26-600 Radom
tel. 48 262 52 01, fax 48 262 52-07
e-mail: powiat@radom.powiat.pl

Nazwa opracowania: Budowa przydomowych oczyszczalni ścieków na terenie Gminy Gózd			
Inwestor: Urząd Gminy Gózd, ul. Radomska 7, 26-634 Gózd			
Właściciel: Drożanki	Nr działki: 512	Branża: Sanitarna	Faza: PB
Tytuł rysunku: plan zagospodarowania terenu		Skala: 1:1000	Data: 06.2015r.
Projektant: mgr inż. Grzegorz Okrój UAN-II-K-8386/40/79	Podpis: 		Nr rysunku: 158
Opracował: mgr. Michał Okrój	Instalacja: ...		

Legenda:

- -proj. rura kanalizacyjna
- -proj. drenaż rozsączający
- PVC - proj. kanalizacja PVC110
- PE 32 - proj. kanalizacja PE 32
- PE 40 - proj. kanalizacja PE 40
- BR- proj. bioreaktor
- ZB- proj. złoże biologiczne
- OW- proj. osadnik wstępny
- PSS - proj. przepompownia ścieków surowych
- PSO - proj. przepompownia ścieków oczyszczonych
- Sch - proj. studnia chłonna
- SR - proj. studnia rewizyjna

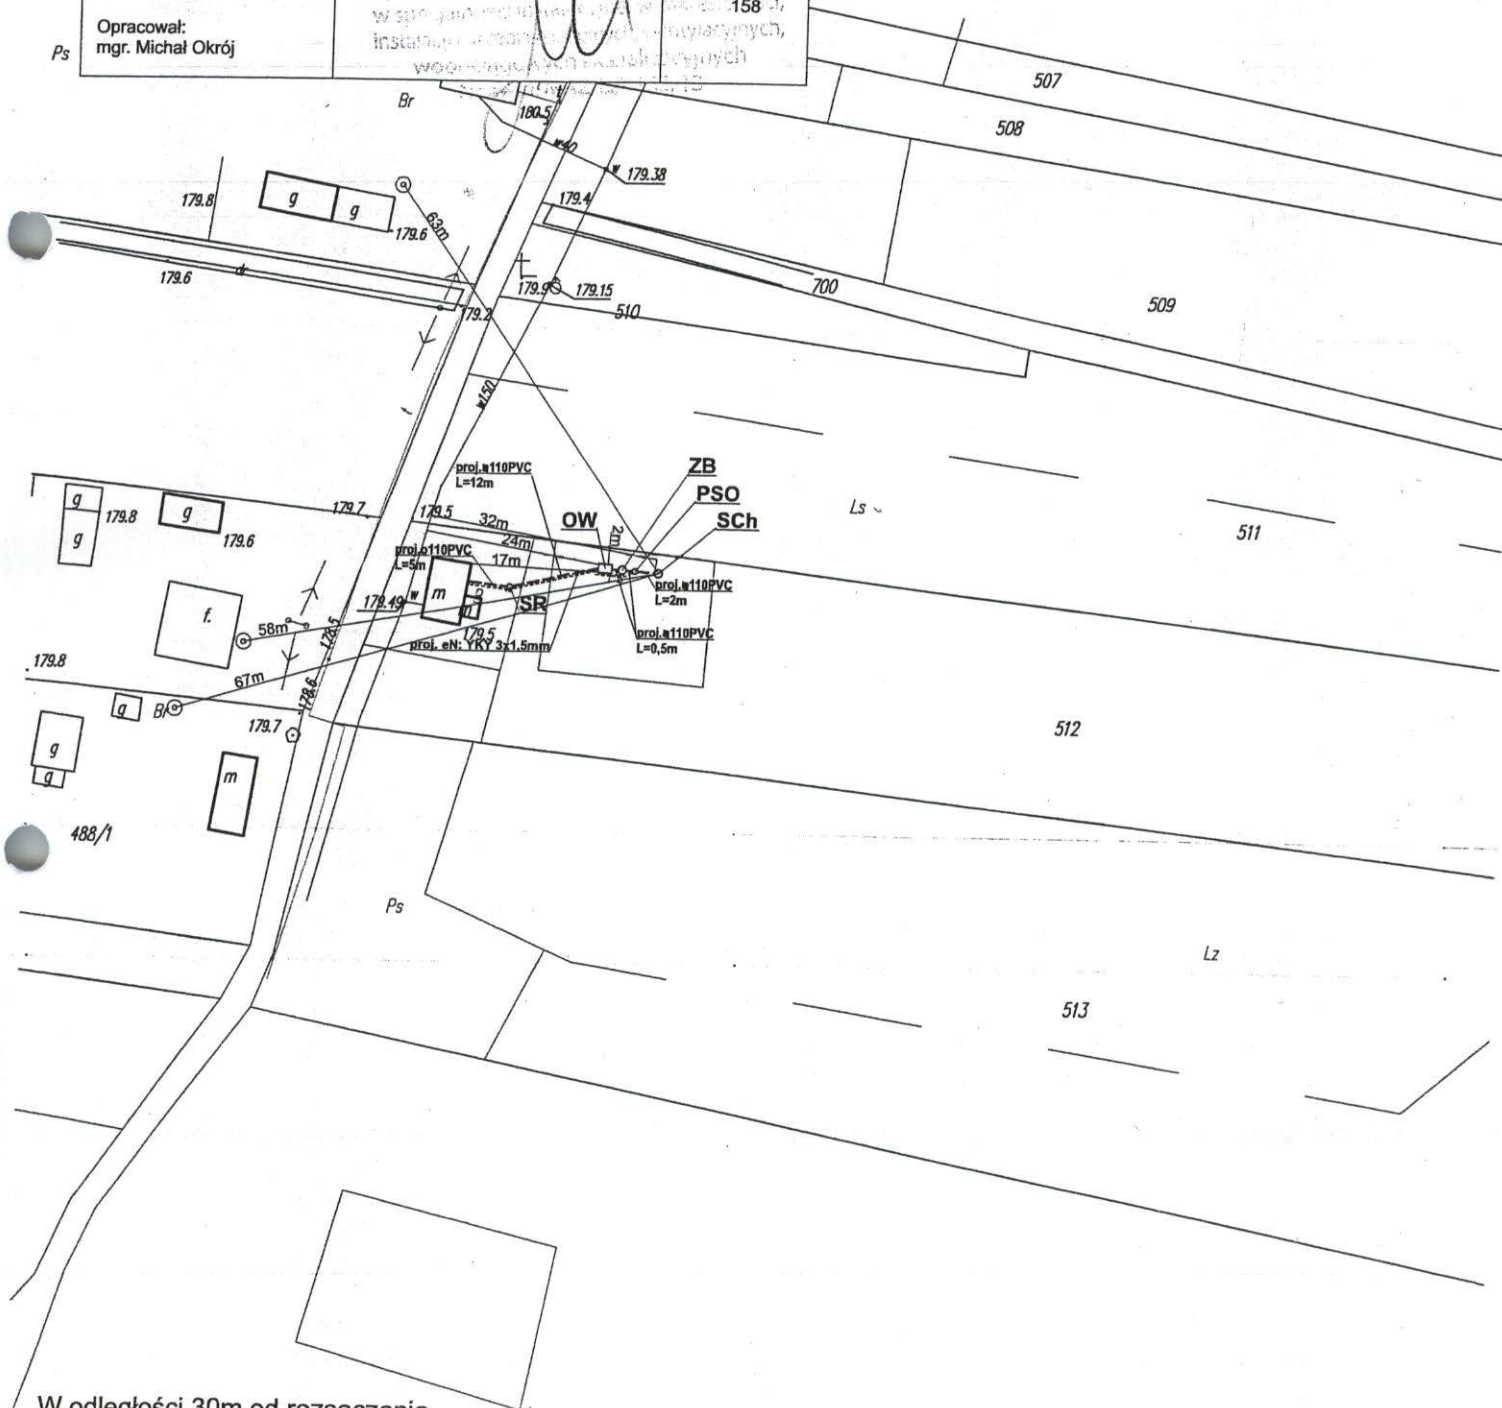


W odległości 30m od rozsączenia
nie ma studni wykorzystywanej do
celów bytowych

Instalacja w odległości większej niż 2m od granicy

Nazwa opracowania: Budowa przydomowych oczyszczalni ścieków na terenie Gminy Gózd			
Inwestor: Urząd Gminy Gózd, ul. Radomska 7, 26-634 Gózd			
Właściciel: Czarny Lasek	Nr działki: 10/2, 10/4	Branża: Sanitarna	Faza: PB
Tytuł rysunku: plan zagospodarowania terenu		Skala: 1:1000	Data: 06.2015r.
Projektant: mgr inż. Grzegorz Okrój UAN-II-K-8386/40/79	Podpis:		Nr rysunku: 143
Opracował: mgr. Michał Okrój			

Legenda:

- - proj. rura kanalizacyjna
- - proj. drenaż rozsączający
- PVC - proj. kanalizacja PVC110
- PE 32 - proj. kanalizacja PE 32
- PE 40 - proj. kanalizacja PE 40
- BR- proj. bioreaktor
- ZB- proj. złożo biologiczne
- OW- proj. osadnik wstępny
- PSS - proj. przepompownia ścieków surowych
- PSO - proj. przepompownia ścieków oczyszczonych
- SCh - proj. studnia chłonna
- SR - proj. studnia rewizyjna

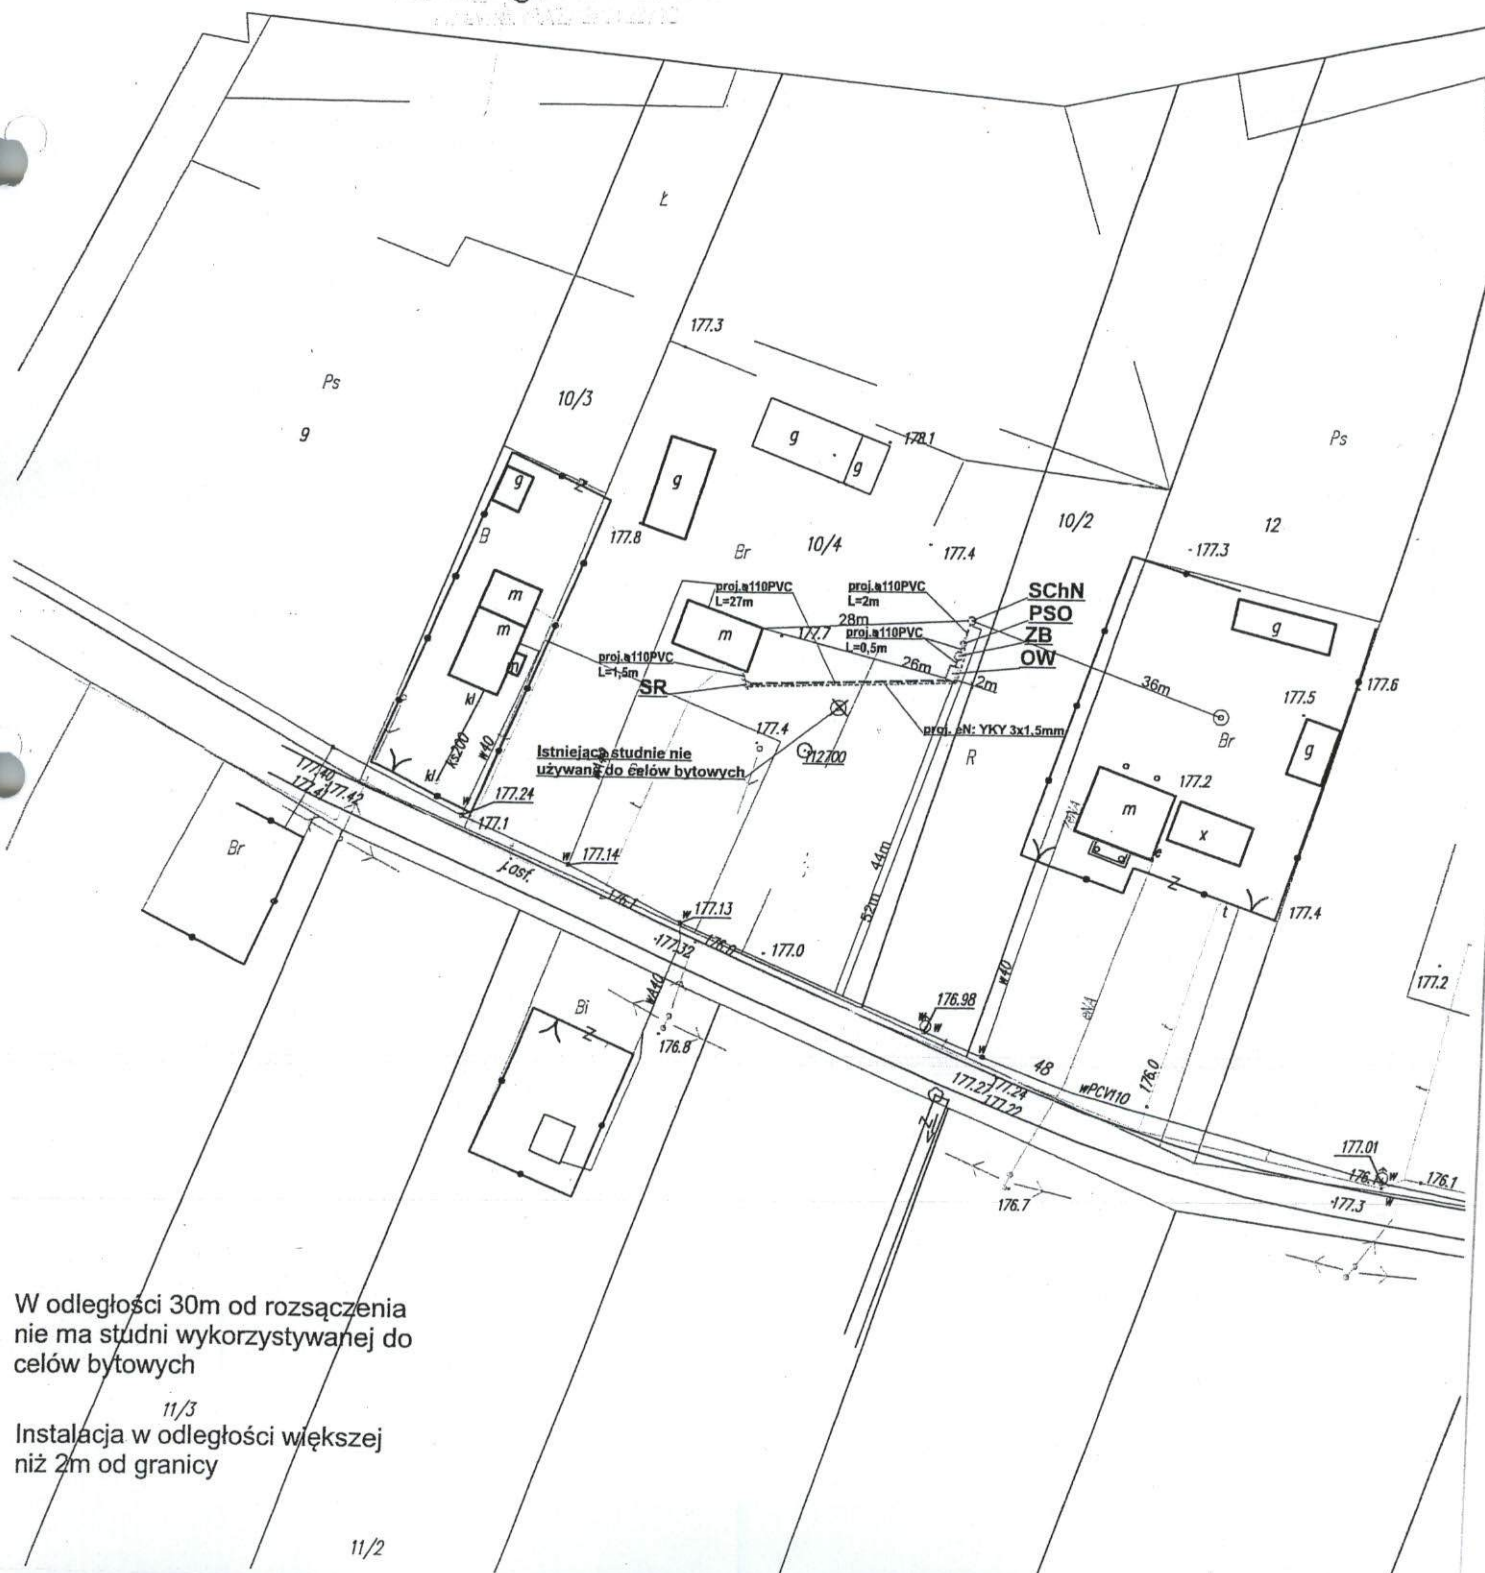


W odległości 30m od rozsączenia
nie ma studni wykorzystywanej do
celów bytowych

11/3

Instalacja w odległości większej
niż 2m od granicy


11/2

STAROSTWO POWIATOWE
W RADOMIU
ul. Domagalskiego 7, 26-600 Radom
tel. 48/365-58-01, fax 48/365-58-02
e-mail: powiat@radom.powiat.pl

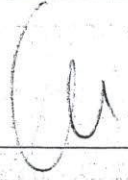Nazwa opracowania: Budowa przydomowych oczyszczalni ścieków na terenie Gminy Gózd			
Inwestor: Urząd Gminy Gózd, ul. Radomska 7, 26-634 Gózd			
Właściciel: Czarny Lasek	Nr działki: 12	Branża: Sanitarna	Faza: PB
Tytuł rysunku: plan zagospodarowania terenu		Skala: 1:1000	Data: 06.2015r.
Projektant: mgr inż. Grzegorz Okrój UAN-II-K-8386/40/79	Podpis: 		Nr rysunku: 144
Opracował: mgr. Michał Okrój			

Legenda:

- - proj. rura kanalizacyjna
- - proj. drenaż rozsączający
- PVC - proj. kanalizacja PVC110
- PE 32 - proj. kanalizacja PE 32
- PE 40 - proj. kanalizacja PE 40
- BR - proj. bioreaktor
- ZB - proj. złożo biologiczne
- OW - proj. osadnik wstępny
- PSS - proj. przepompownia ścieków surowych
- PSO - proj. przepompownia ścieków oczyszczonych
- SCh - proj. studnia chłonna
- SR - proj. studnia rewizyjna

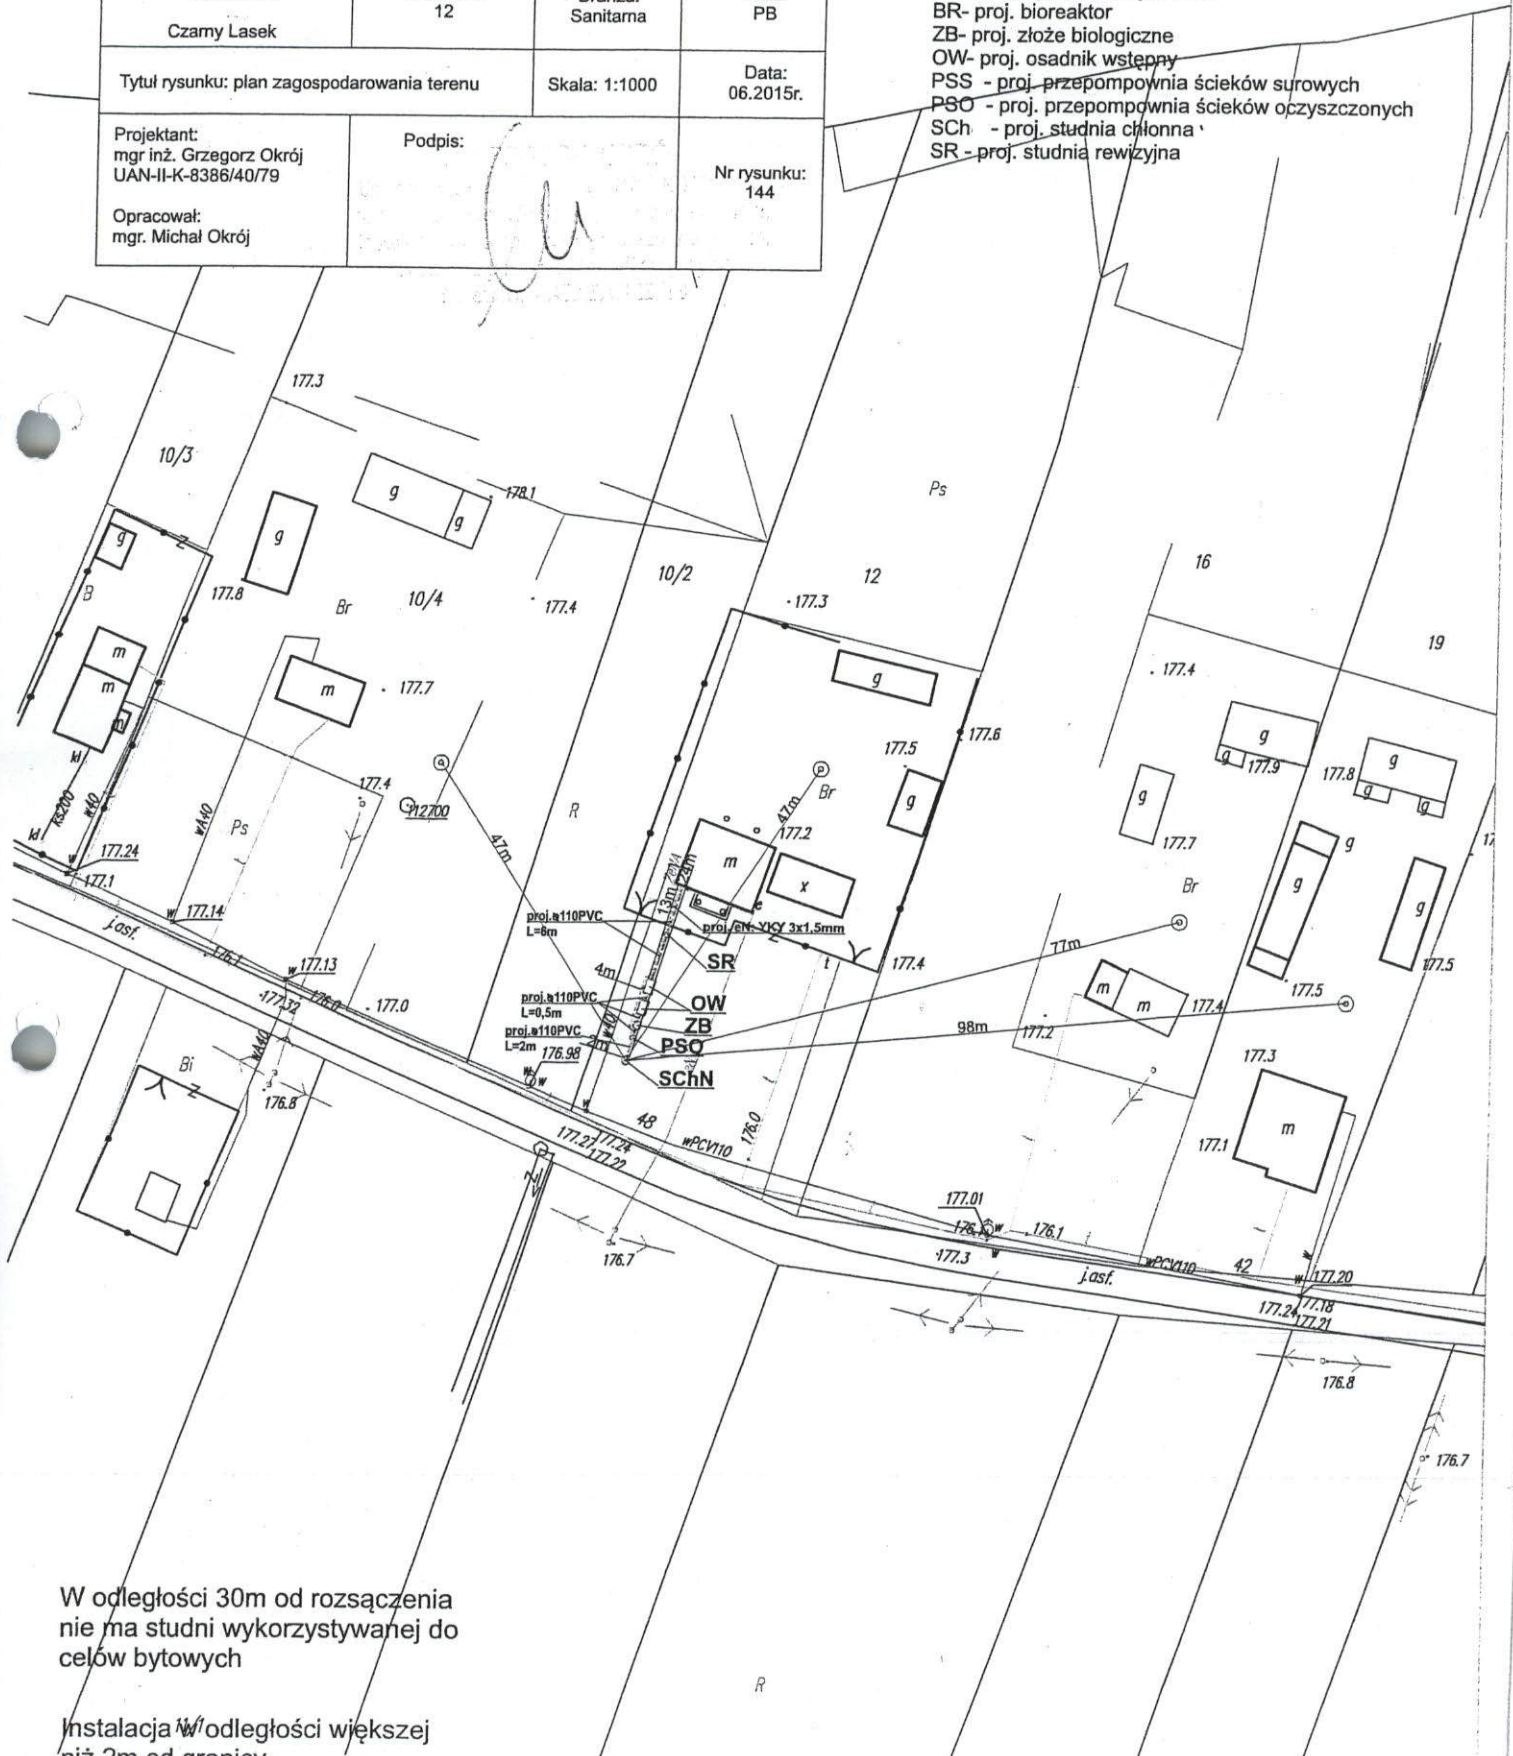

W odległości 30m od rozsączenia
nie ma studni wykorzystywanej do
celów bytowych

Instalacja w odległości większej
niż 2m od granicy

STANOWISKO POWIATOWE
w Radomiu
ul. Dąbrowskiego 7, 26-500 Radom
t. 048 365 95 01, fax 048 365 93 00
e-mail: biuro@powiatradomski.pl

Nazwa opracowania: Budowa przydomowych oczyszczalni ścieków na terenie Gminy Gózd			
Inwestor: Urząd Gminy Gózd, ul. Radomska 7, 26-634 Gózd			
Właściciel: Czarny Lasek	Nr działki: 29/1	Branża: Sanitarna	Faza: PB
Tytuł rysunku: plan zagospodarowania terenu		Skala: 1:1000	Data: 06.2015r.
Projektant: mgr inż. Grzegorz Okrój UAN-II-K-8386/40/79.	Podpis:		Nr rysunku: 145
Opracował: mgr. Michał Okrój			

Legenda:

- - proj. rura kanalizacyjna
- - proj. drenaż rozsączający
- PVC - proj. kanalizacja PVC110
- PE 32 - proj. kanalizacja PE 32
- PE 40 - proj. kanalizacja PE 40
- BR - proj. bioreaktor
- ZB - proj. zbiornik biologiczny
- OW - proj. osadnik wstępny
- PSS - proj. przepompownia ścieków surowych
- PSO - proj. przepompownia ścieków oczyszczonych
- SCH - proj. studnia chłonna
- SR - proj. studnia rewizyjna



W odległości 30m od rozsączenia
nie ma studni wykorzystywanej do
celów bytowych

Instalacja w odległości większej
niż 2m od granicy

Istniejąca studnia nie
używana do celów bytowych

DEPARTAMENT FOWIATC
w Radomiu
ul. Radomska 7, 26-200 Rad
Dokumentacja 7, 26-200 Rad
tel. 263 55 51, fax 263 55 53
e-mail: biuro@radomnowiat.pl

Nazwa opracowania: Budowa przydomowych oczyszczalni ścieków na terenie Gminy Gózd			
Inwestor: Urząd Gminy Gózd, ul. Radomska 7, 26-634 Gózd			
Właściciel: Czamy Lasek	Nr działki: 48/1	Branża: Sanitarna	Faza: PB
Tytuł rysunku: plan zagospodarowania terenu		Skala: 1:1000	Data: 06.2015r.
Projektant: mgr inż. Grzegorz Okrój UAN-II-K-8386/40/79		Podpis: <i>G. Okrój</i>	Nr rysunku: 146
Opracował: mgr. Michał Okrój			

- Legenda:**
- - proj. rura kanalizacyjna
 - - proj. drenaż rozsączający
 - PVC - proj. kanalizacja PVC110
 - PE 32 - proj. kanalizacja PE 32
 - PE 40 - proj. kanalizacja PE 40
 - BR - proj. bioreaktor
 - ZB - proj. złożo biologiczne
 - OW - proj. osadnik wstępny
 - PSS - proj. przepompownia ścieków surowych
 - PSO - proj. przepompownia ścieków oczyszczonych
 - SCh - proj. studnia chłonna
 - SR - proj. studnia rewizyjna



W odległości 30m od rozsączenia
nie ma studni wykorzystywanej do
celów bytowych

Instalacja w odległości większej
niż 2m od granicy

Nazwa opracowania: Budowa przydomowych oczyszczalni ścieków
na terenie Gminy Gózd

Inwestor: Urząd Gminy Gózd, ul. Radomska 7, 26-634 Gózd

Właściciel:
Czarny Lasek

Nr działki:
50, 52

Branża:
Sanitarna

Faza:
PB

Tytuł rysunku: plan zagospodarowania terenu

Skala: 1:1000

Data:
06.2015r.

Projektant:
mgr inż. Grzegorz Okrój
UAN-II-K-8386/40/79

Podpis:

Nr rysunku:
147

Opracował:
mgr. Michał Okrój

Legenda:

- - proj. rura kanalizacyjna
- - proj. drenaż rozsączający
- PVC - proj. kanalizacja PVC110
- PE 32 - proj. kanalizacja PE 32
- PE 40 - proj. kanalizacja PE 40
- BR - proj. bioreaktor
- ZB - proj. złożo biologiczne
- OW - proj. osadnik wstępny
- PSS - proj. przepompownia ścieków surowych
- PSO - proj. przepompownia ścieków oczyszczonych
- SCh - proj. studnia chłonna
- SR - proj. studnia rewizyjna



Nazwa opracowania: Budowa przydomowych oczyszczalni ścieków
na terenie Gminy Gózd

Inwestor: Urząd Gminy Gózd, ul. Radomska 7, 26-634 Gózd

Właściciel:
Czarny Lasek

Nr działki:
28

Branża:
Sanitarna

Faza:
PB

Tytuł rysunku: plan zagospodarowania terenu

Skala: 1:1000

Data:
06.2015r.

Projektant:
mgr inż. Grzegorz Okrój
UAN-II-K-8386/40/79

Podpis:

Nr rysunku:
148

Opracował:
mgr Michał Okrój

Legenda:

- - - - - proj. rura kanalizacyjna
- proj. drenaż rozsączający
- PVC - proj. kanalizacja PVC110
- PE 32 - proj. kanalizacja PE 32
- PE 40 - proj. kanalizacja PE 40
- BR - proj. bioreaktor
- ZB - proj. zbiornik biologiczny
- OW - proj. osadnik wstępny
- PSS - proj. przepompownia ścieków surowych
- PSO - proj. przepompownia ścieków oczyszczonych
- SCh - proj. studnia chłonna
- SR - proj. studnia rewizyjna



W odległości 30m od rozsączania
nie ma studni wykorzystywanej do
celów bytowych

Instalacja w odległości większej
niż 2m od granicy

Nazwa opracowania: Budowa przydomowych oczyszczalni ścieków
na terenie Gminy Gózd

Inwestor: Urząd Gminy Gózd, ul. Radomska 7, 26-634 Gózd

Właściciel:
Czarny Lasek

Nr działki:
58/4

Branża:
Sanitarna

Faza:
PB

Tytuł rysunku: plan zagospodarowania terenu

Skala: 1:1000

Data:
06.2015r.

Projektant:
mgr inż. Grzegorz Okrój
UAN-II-K-8386/40/79

Podpis:

Nr rysunku:
149

Opracował:
mgr. Michał Okrój

Legenda:

- - proj. rura kanalizacyjna
- - proj. drenaż rozsączający
- PVC - proj. kanalizacja PVC110
- PE 32 - proj. kanalizacja PE 32
- PE 40 - proj. kanalizacja PE 40
- BR - proj. bioreaktor
- ZB - proj. złożo biologiczne
- OW - proj. osadnik wstępny
- PSS - proj. przepompownia ścieków surowych
- PSO - proj. przepompownia ścieków oczyszczonych
- SChI - proj. studnia chłonna
- SR - proj. studnia rewizyjna




STAROSTWO POWIATOWE
W RADOMIU
ul. Dąbalskiego 7, 26-600 Radom
tel. 48/365-58-01, fax 48/365-58-07
e-mail: powiat@radom.powiat.pl

Nazwa opracowania: Budowa przydomowych oczyszczalni ścieków na terenie Gminy Gózd			
Inwestor: Urząd Gminy Gózd, ul. Radomska 7, 26-634 Gózd			
Właściciel: Czarny Lasek	Nr działki: 25	Branża: Sanitarna	Faza: PB
Tytuł rysunku: plan zagospodarowania terenu		Skala: 1:1000	Data: 06.2015r.
Projektant: mgr inż. Grzegorz Okrój UAN-II-K-8386/40/79		Podpis:	Nr rysunku: 151
Opracował: mgr. Michał Okrój			

Legenda:

- - proj. rura kanalizacyjna
- - proj. drenaż rozsączający
- PVC - proj. kanalizacja PVC110
- PE 32 - proj. kanalizacja PE 32
- PE 40 - proj. kanalizacja PE 40
- BR - proj. bioreaktor
- ZB - proj. zbiornik biologiczny
- OW - proj. osadnik wstępny
- PSS - proj. przepompownia ścieków surowych
- PSO - proj. przepompownia ścieków oczyszczonych
- SCh - proj. studnia chłonna
- SR - proj. studnia rewizyjna

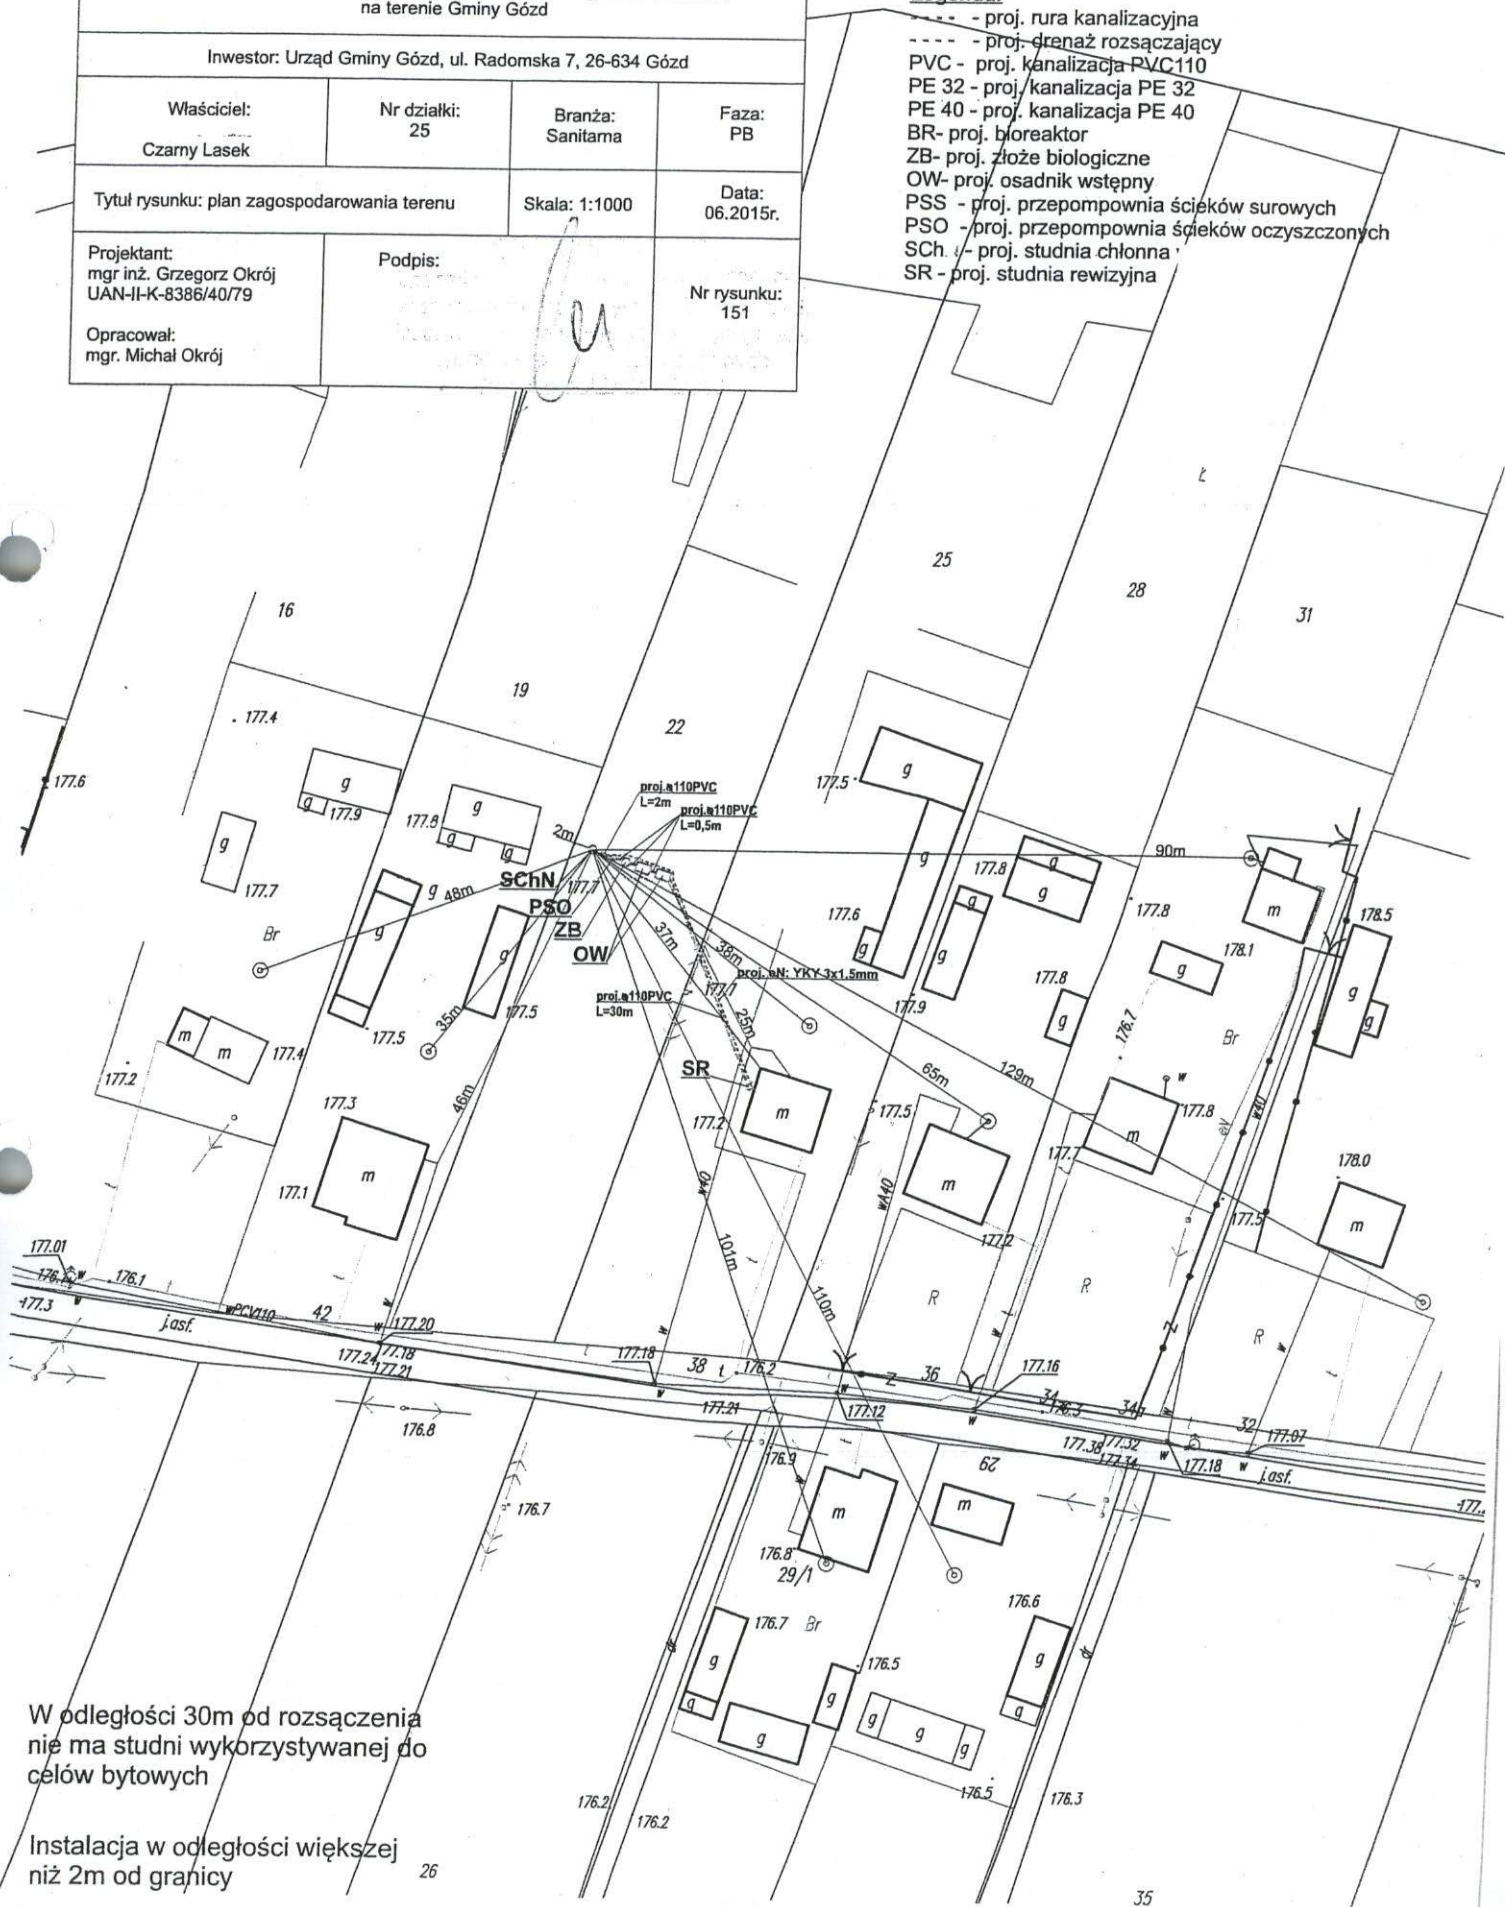

W odległości 30m od rozsączenia
nie ma studni wykorzystywanej do
celów bytowych

Instalacja w odległości większej
niż 2m od granicy


Instalacja w odległości większej
niż 2m od granicy

STALOWA WODA POWIATOWA
 ul. Radomska 7, 26-634 Gózd
 tel. 22 73 10 10
 fax 22 73 10 11

Nazwa opracowania: Budowa przydomowych oczyszczalni ścieków na terenie Gminy Gózd			
Inwestor: Urząd Gminy Gózd, ul. Radomska 7, 26-634 Gózd			
Właściciel: Kiedrzyń 36A	Nr działki: 63/1	Branża: Sanitarna	Faza: PB
Tytuł rysunku: plan zagospodarowania terenu		Skala: 1:1000	Data: 06.2015r.
Projektant: mgr inż. Grzegorz Okrój UAN-II-K-8386/40/79	Podpis:		Nr rysunku: 118
Opracował: mgr. Michał Okrój			

Legenda:

- - proj. rura kanalizacyjna
- - proj. drenaż rozsączający
- PVC - proj. kanalizacja PVC110
- PE 32 - proj. kanalizacja PE 32
- PE 40 - proj. kanalizacja PE 40
- BR - proj. bioreaktor
- ZB - proj. złożo biologiczne
- OW - proj. osadnik wstępny
- PSS - proj. przepompownia ścieków surowych
- PSO - proj. przepompownia ścieków oczyszczonych
- Sch - proj. studnia chłonna
- SR - proj. studnia rewizyjna

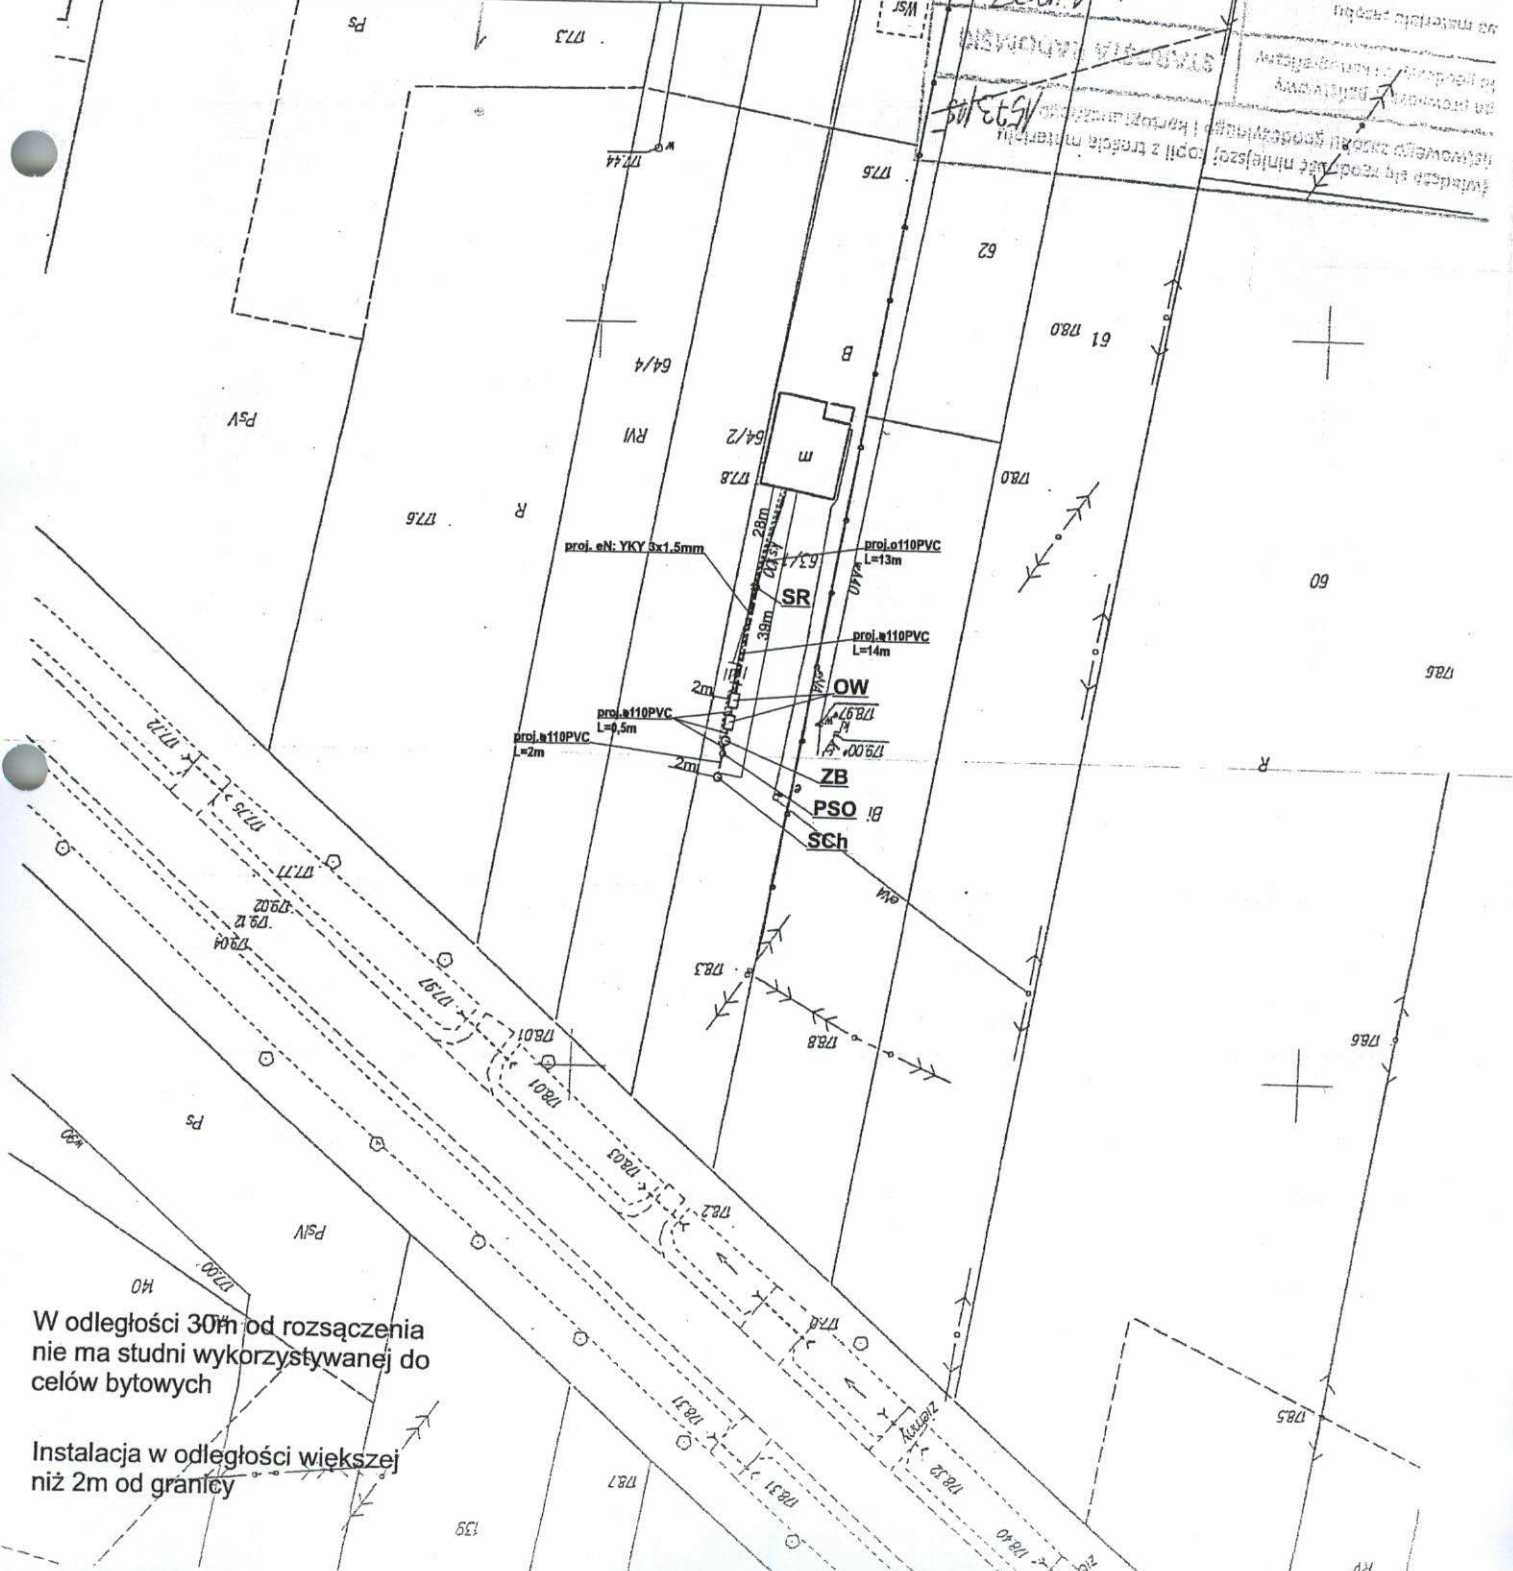

W odległości 30m od rozsączenia
 nie ma studni wykorzystywanej do
 celów bytowych

Instalacja w odległości większej
 niż 2m od granicy