


BUDYNEK TECHNICZNY - RZUT PIĘTRA
 skala 1 : 50

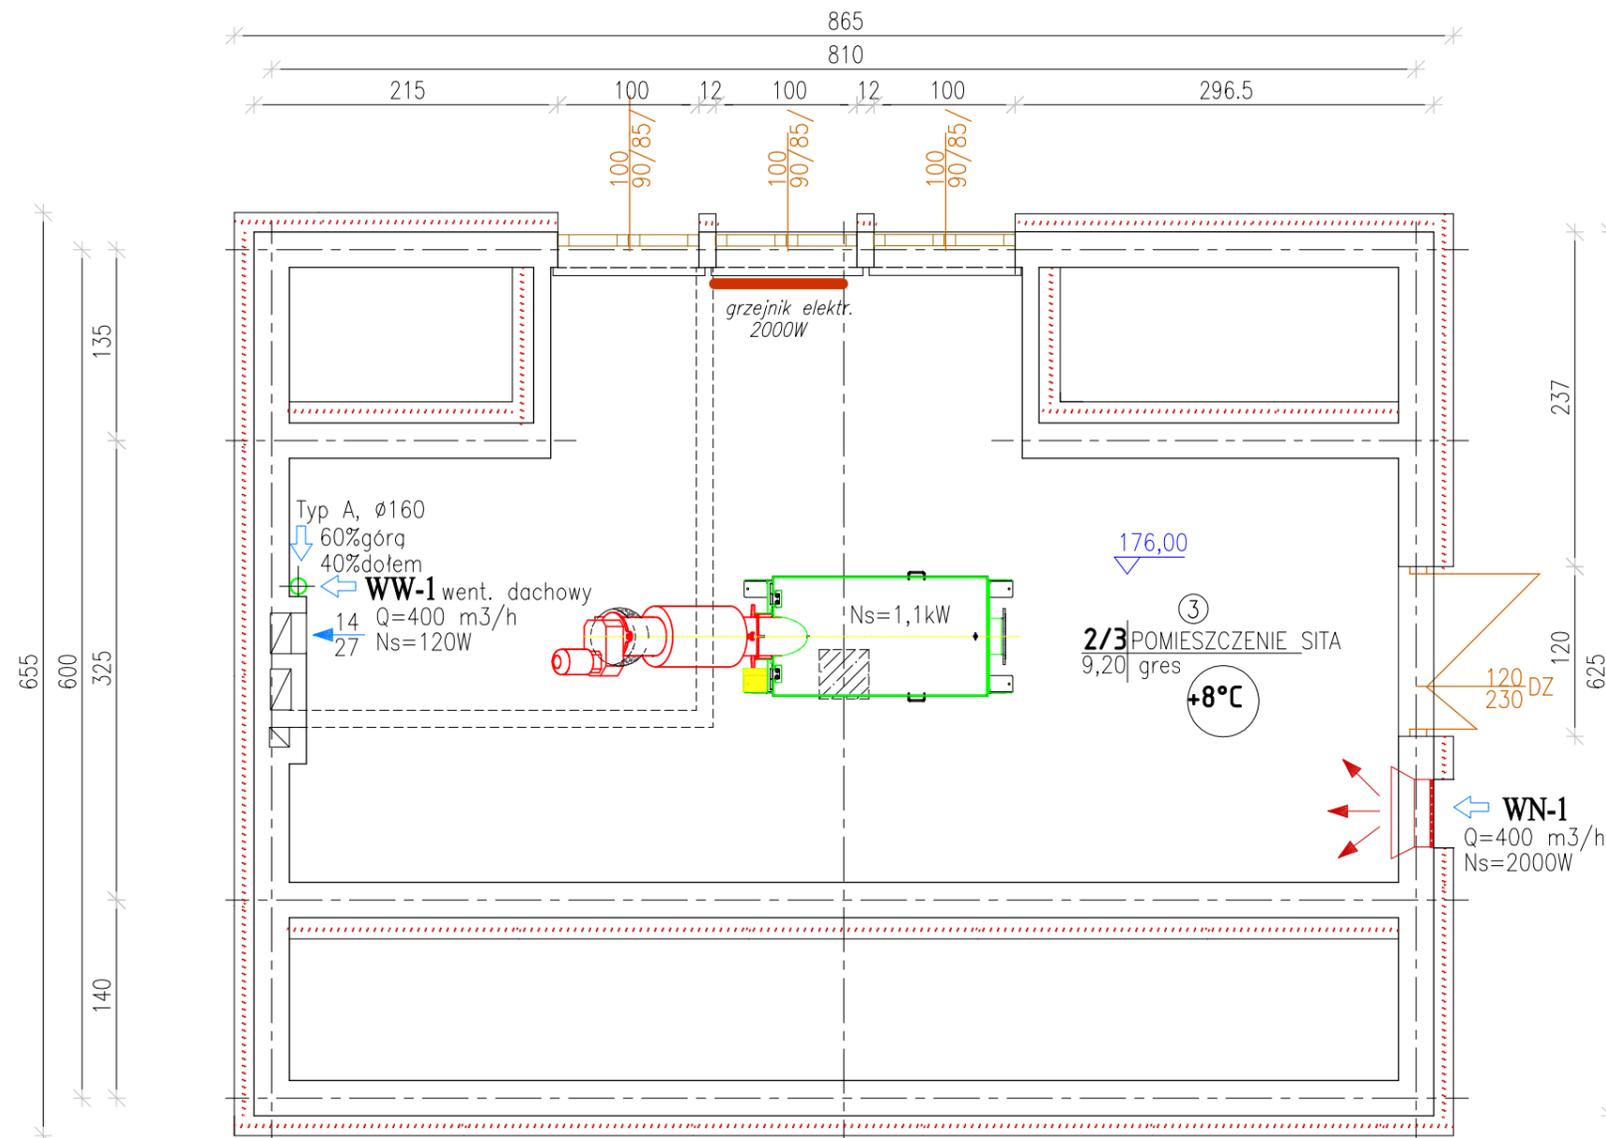

ZAKŁAD EKSPERTYZ I PROJEKTOWANIA OCZYSZCZALNI ŚCIEKÓW W KIELCACH - MGR INŻ. ADAM MARZEC				Branża Inst. sanitarne
	Imię i nazwisko	Numer uprawnień	Podpis	Data
Projektował	mgr inż. Katarzyna Zeja	SWK/0131/POOS/06		05.2012
Opracował	mgr inż. Konrad Rachuna			
Sprawił	mgr inż. Adam Marzec	KL62/65		
Investycja	Rozbudowa oczyszczalni ścieków w mści GÓZD			Skala 1:50
Obiekt	Budynek techniczny			Stadium P.W.
Przedmiot rysunku	Piętro - instalacje ogrzewania i wentylacji			Numer rysunku 10