
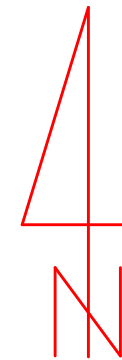
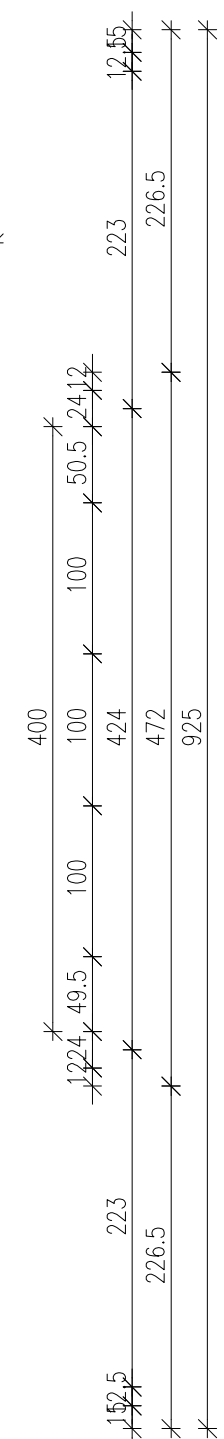


BUDYNEK PRASY - RZUT PIĘTRA  
 INSTALACJE WOD-KAN

skala 1 : 50

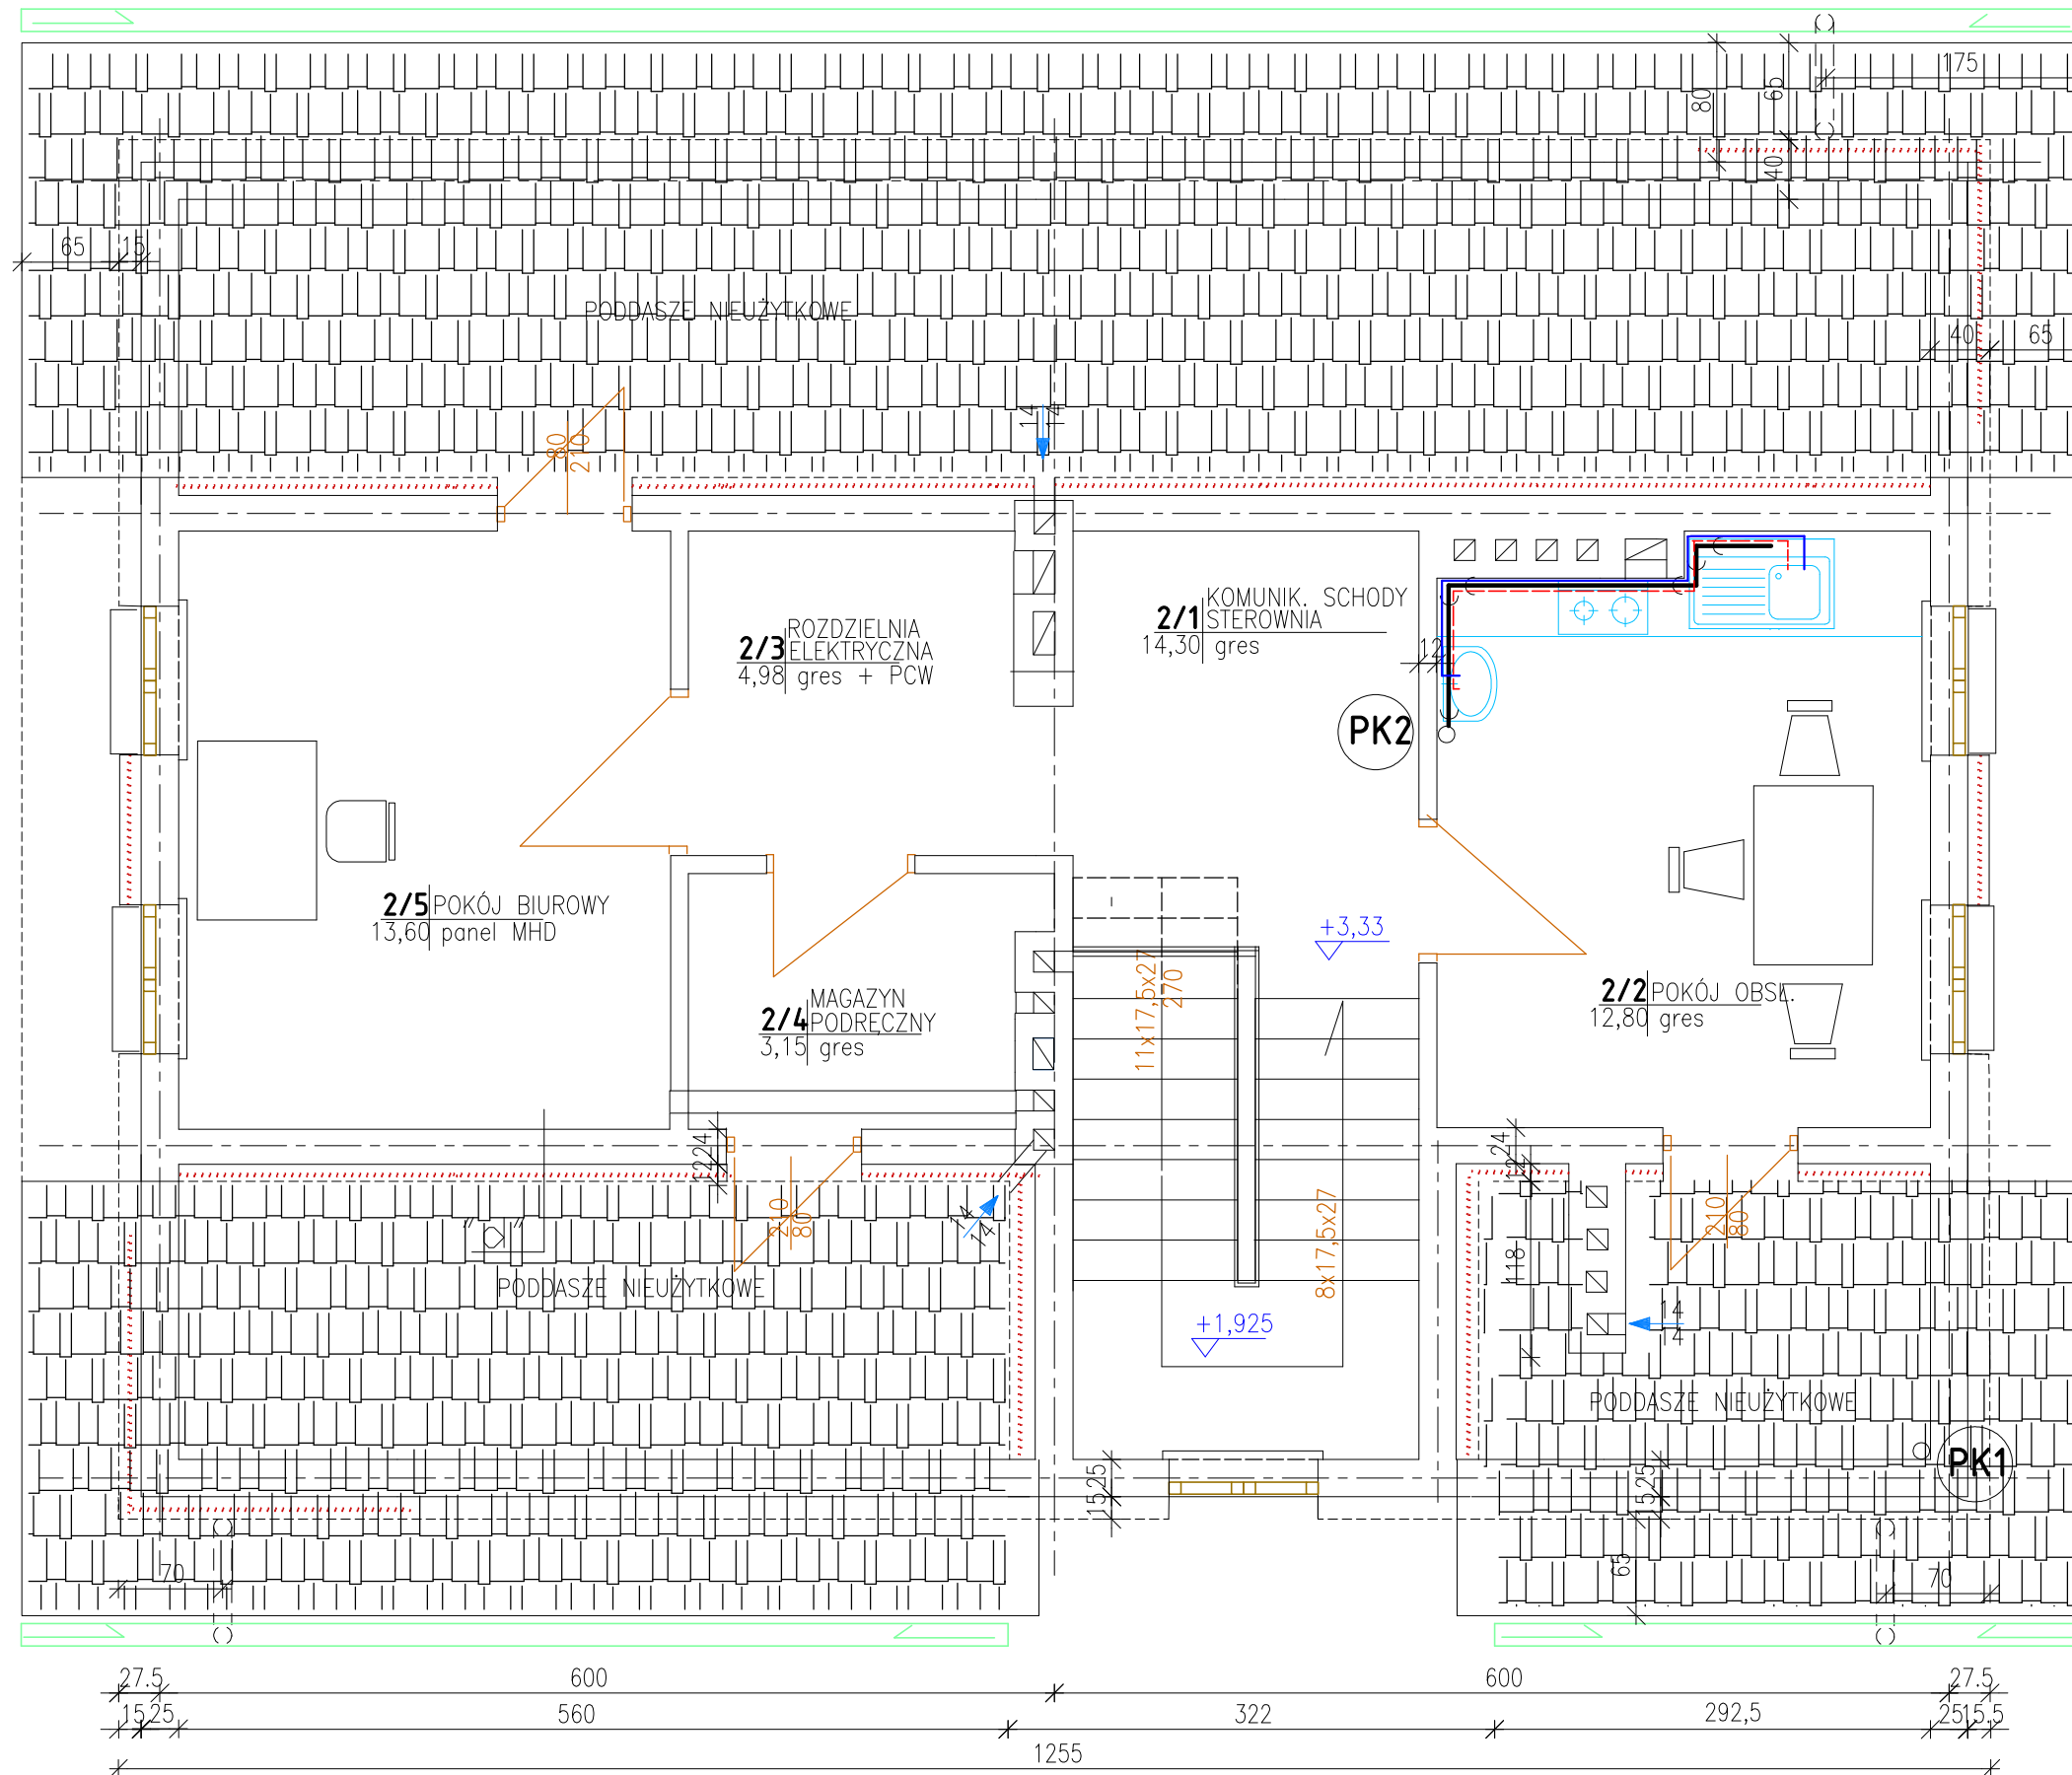

ZAKŁAD EKSPERTYZY I PROJEKTOWANIA OCZYSZCZALNI ŚCIEKÓW W KIELCACH - MGR INŻ. ADAM MARZEC			Branta
Projektował	Imię i nazwisko	Numer uprawnień	Inst. sanitarne
mgr inż. Katarzyna Zeja	mgr inż. Katarzyna Zeja	SWK/0131/POOS/06	Data
Opracował	mgr inż. Konrad Rachuna		05.2012
Sprawił	mgr inż. Adam Marzec	KL62/65	Skala
Investycja			1:50
Obiekt	Rozbudowa oczyszczalni ścieków w mści GÓZD		Stadium
	Budynek prasy		P.W.
Przedmiot rysunku	Piętro - instalacje wodociągowo-kanalizac.		Numer rysunku
			2