


BUDYNEK PRASY - RZUT PARTERU
INSTALACJA WENTYLACJI i OGRZEWANIA
 skala 1 : 50

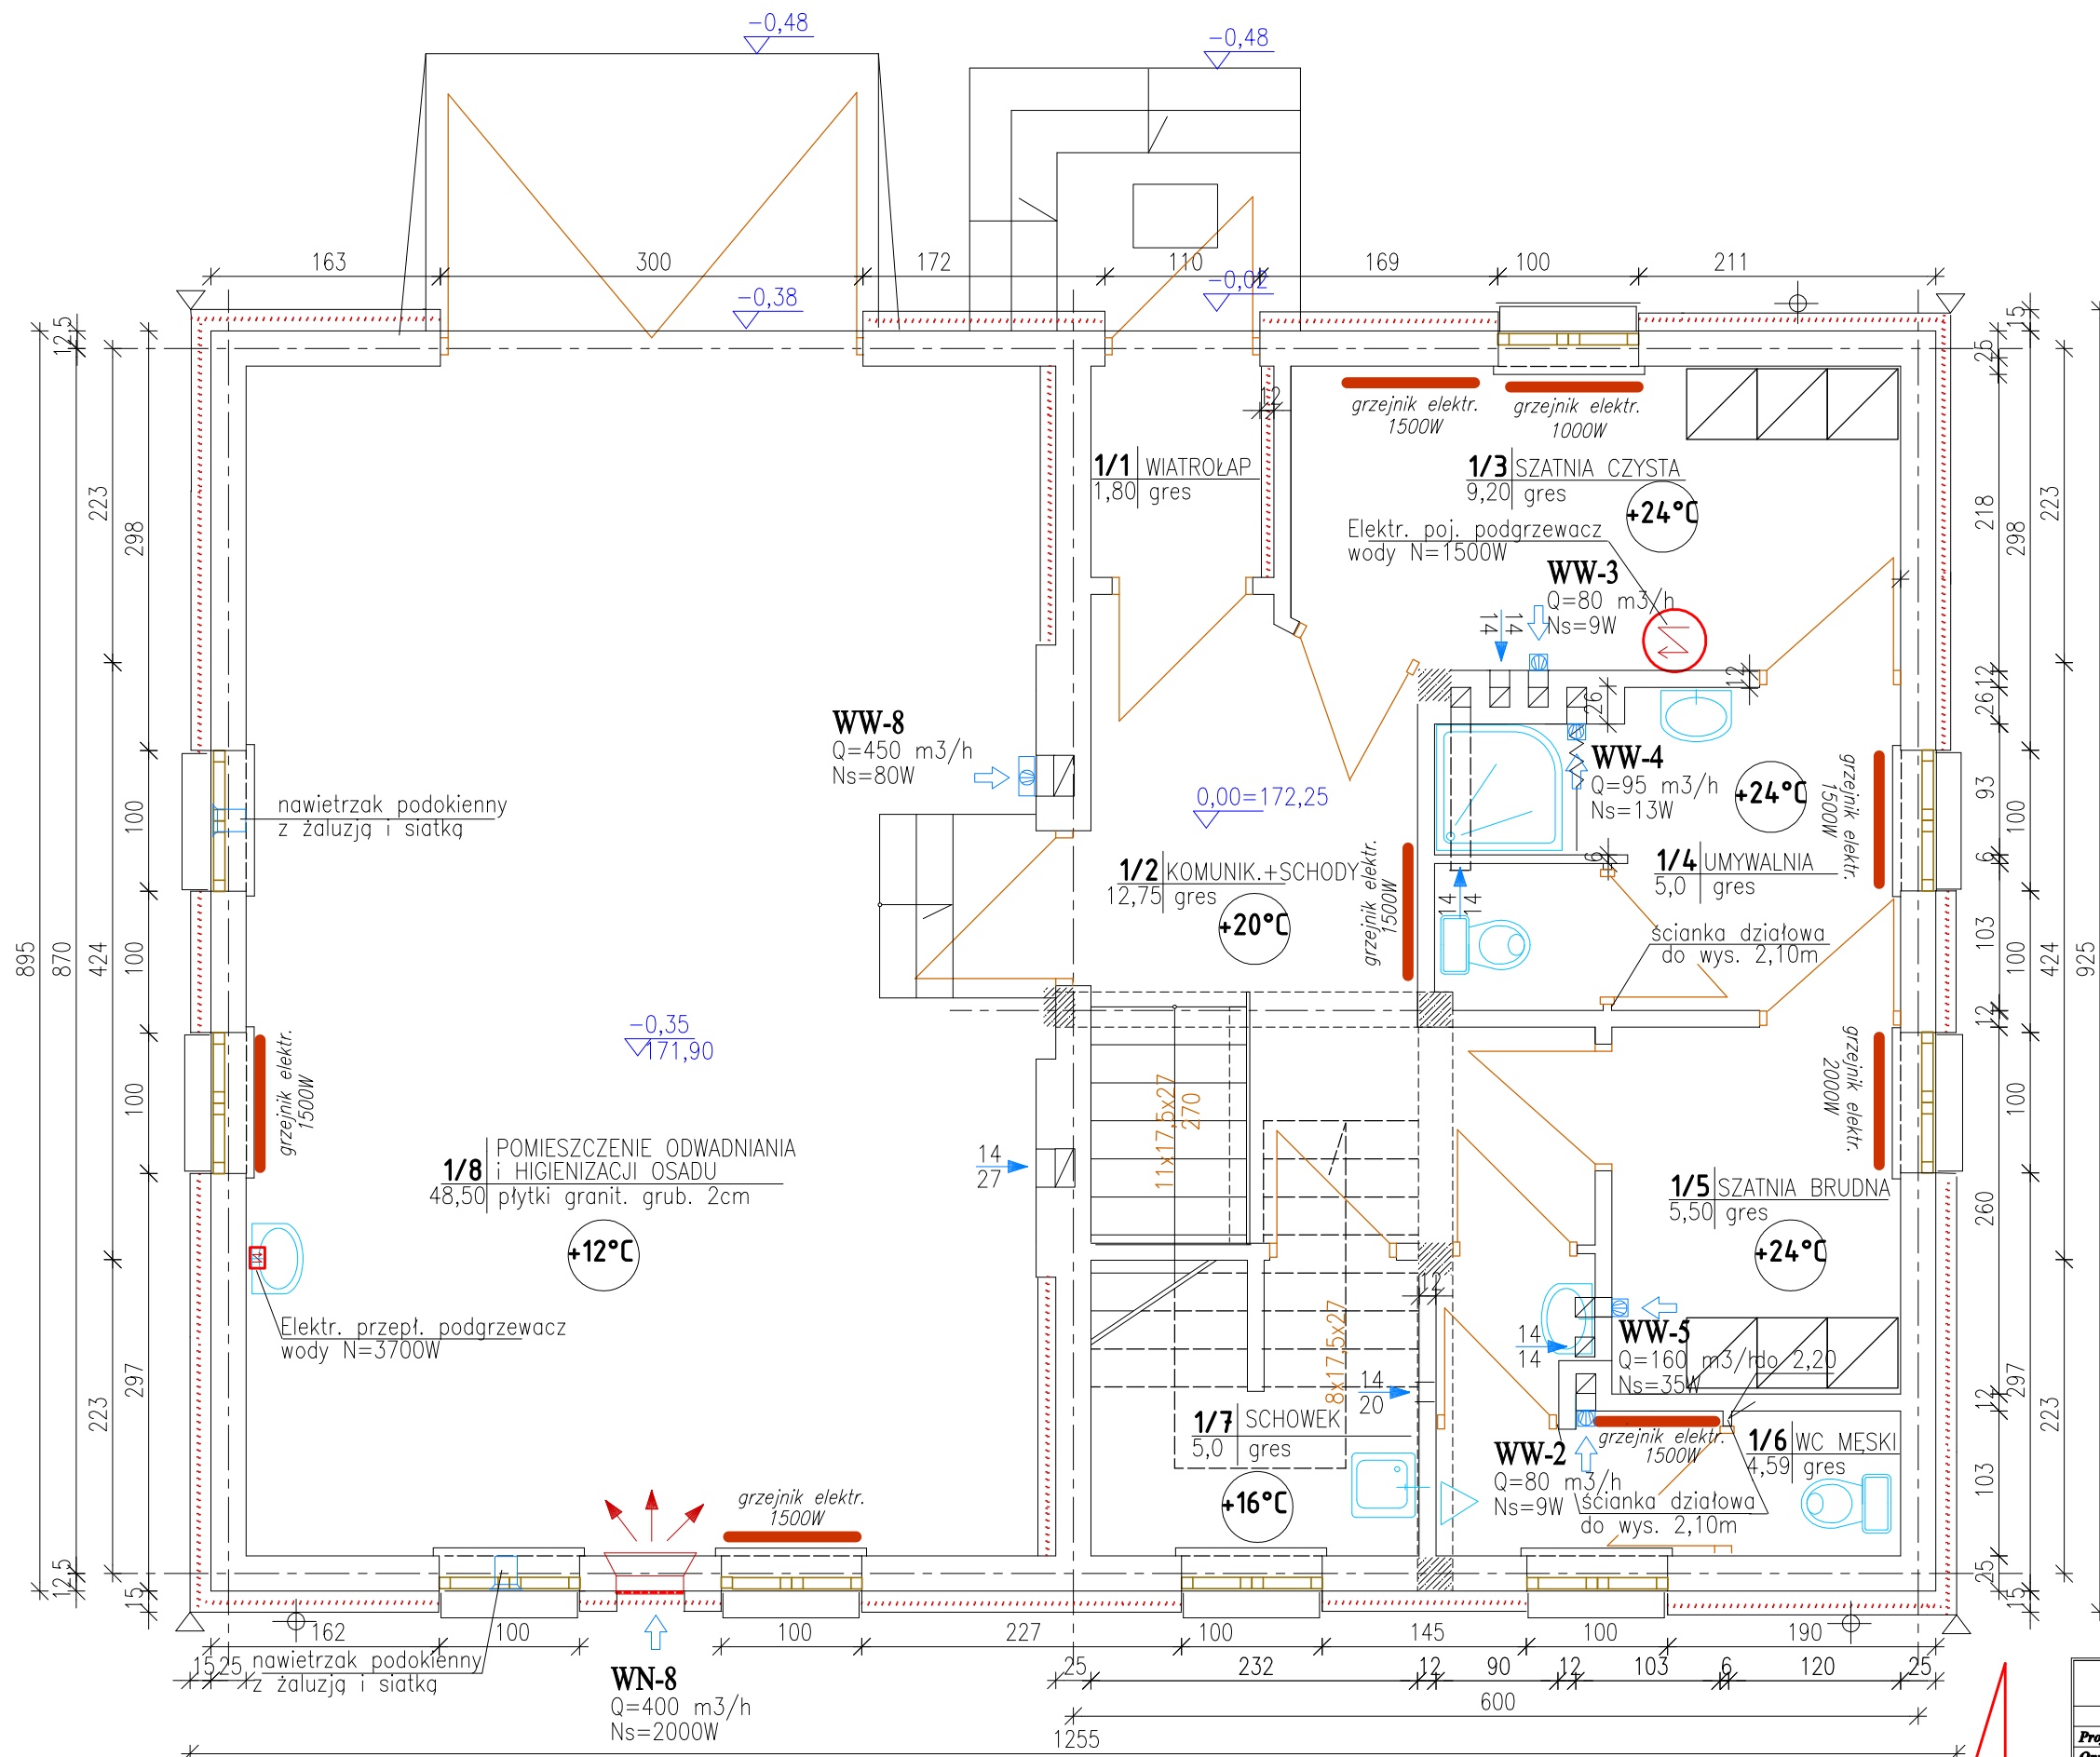

PARTER				
NR	NAZWA POMIESZCZENI	Pow. m ²	POSADZKA	WYKOŃCZ. ŚCIAN
1/1	wiatrołap	1,80	gres	farba akrylowa
1/2	komunikacja+schody	12,75	gres	farba akrylowa
1/3	szatnia	9,20	gres	glazura h=2m
1/4	umywalnia	5,0	gres	glazura h=2m
1/5	szatnia	5,50	gres	glazura h=2m
1/6	wc męski	4,59	gres	glazura h=2m
1/7	pom. porządk./schowek/	1,20/5,10	gres	glazura h całk.
1/8	pom. odwadniania i higienizacji osadu	48,50	płytki granit grub. 2 cm	glazura h=2m
		88,54		
PIĘTRO				
2/1	komunik., schody, sterownia	14,30	gres	farba akrylowa
2/2	pokój socjalny obsługi	12,80	gres	farba akrylowa + fartuch z glazury h=1,61
2/3	rozdzielnia elektr. komunikacja	4,98	gres+PCW	farba akrylowa
2/4	magazyn podręczny	3,15	gres	farba akrylowa
2/5	pokój biurowy	13,60	panel MDF	farba akrylowa
		48,83		
pow. użyt.		137,37		

ZAKŁAD EKSPERTYZY I PROJEKTOWANIA OCZYSZCZALNI ŚCIEKÓW W KIELCACH - MGR INŻ. ADAM MARZEC				Branża
				Inst. sanitarne
Projektował	Imię i nazwisko	Numer uprawnień	Podpis	Data
Opracował	mgr inż. Katarzyna Zeja	SWE/0131/POOS/06		05.2012
Sprawił	mgr inż. Konrad Rachuna			
Investycja	mgr inż. Adam Marzec	KL62/65		
Rozbudowa oczyszczalni ścieków w mści GÓZD				Skala 1:50
Obiekt	Budynek prasy			Stadium P.W.
Przedmiot rysunku	Rzut parteru - instalacja wentylacji i ogrzewania			Numer rysunku 3