
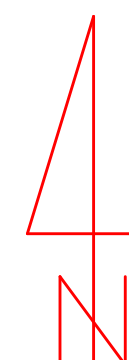
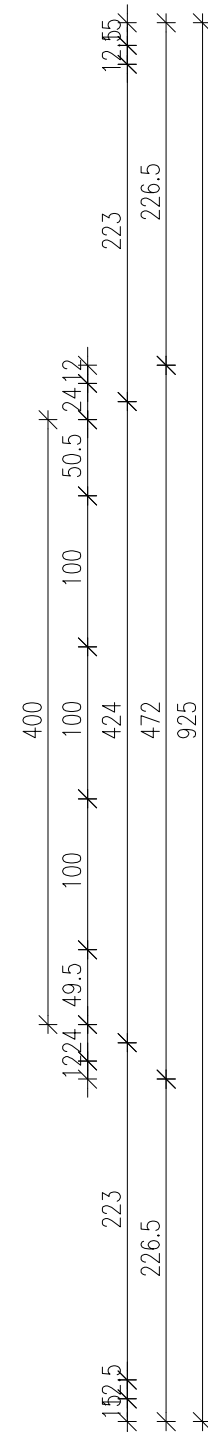


BUDYNEK PRASY - RZUT PIĘTRA  
 INSTALACJA WENTYLACJI i OGRZEWANIA

skala 1 : 50

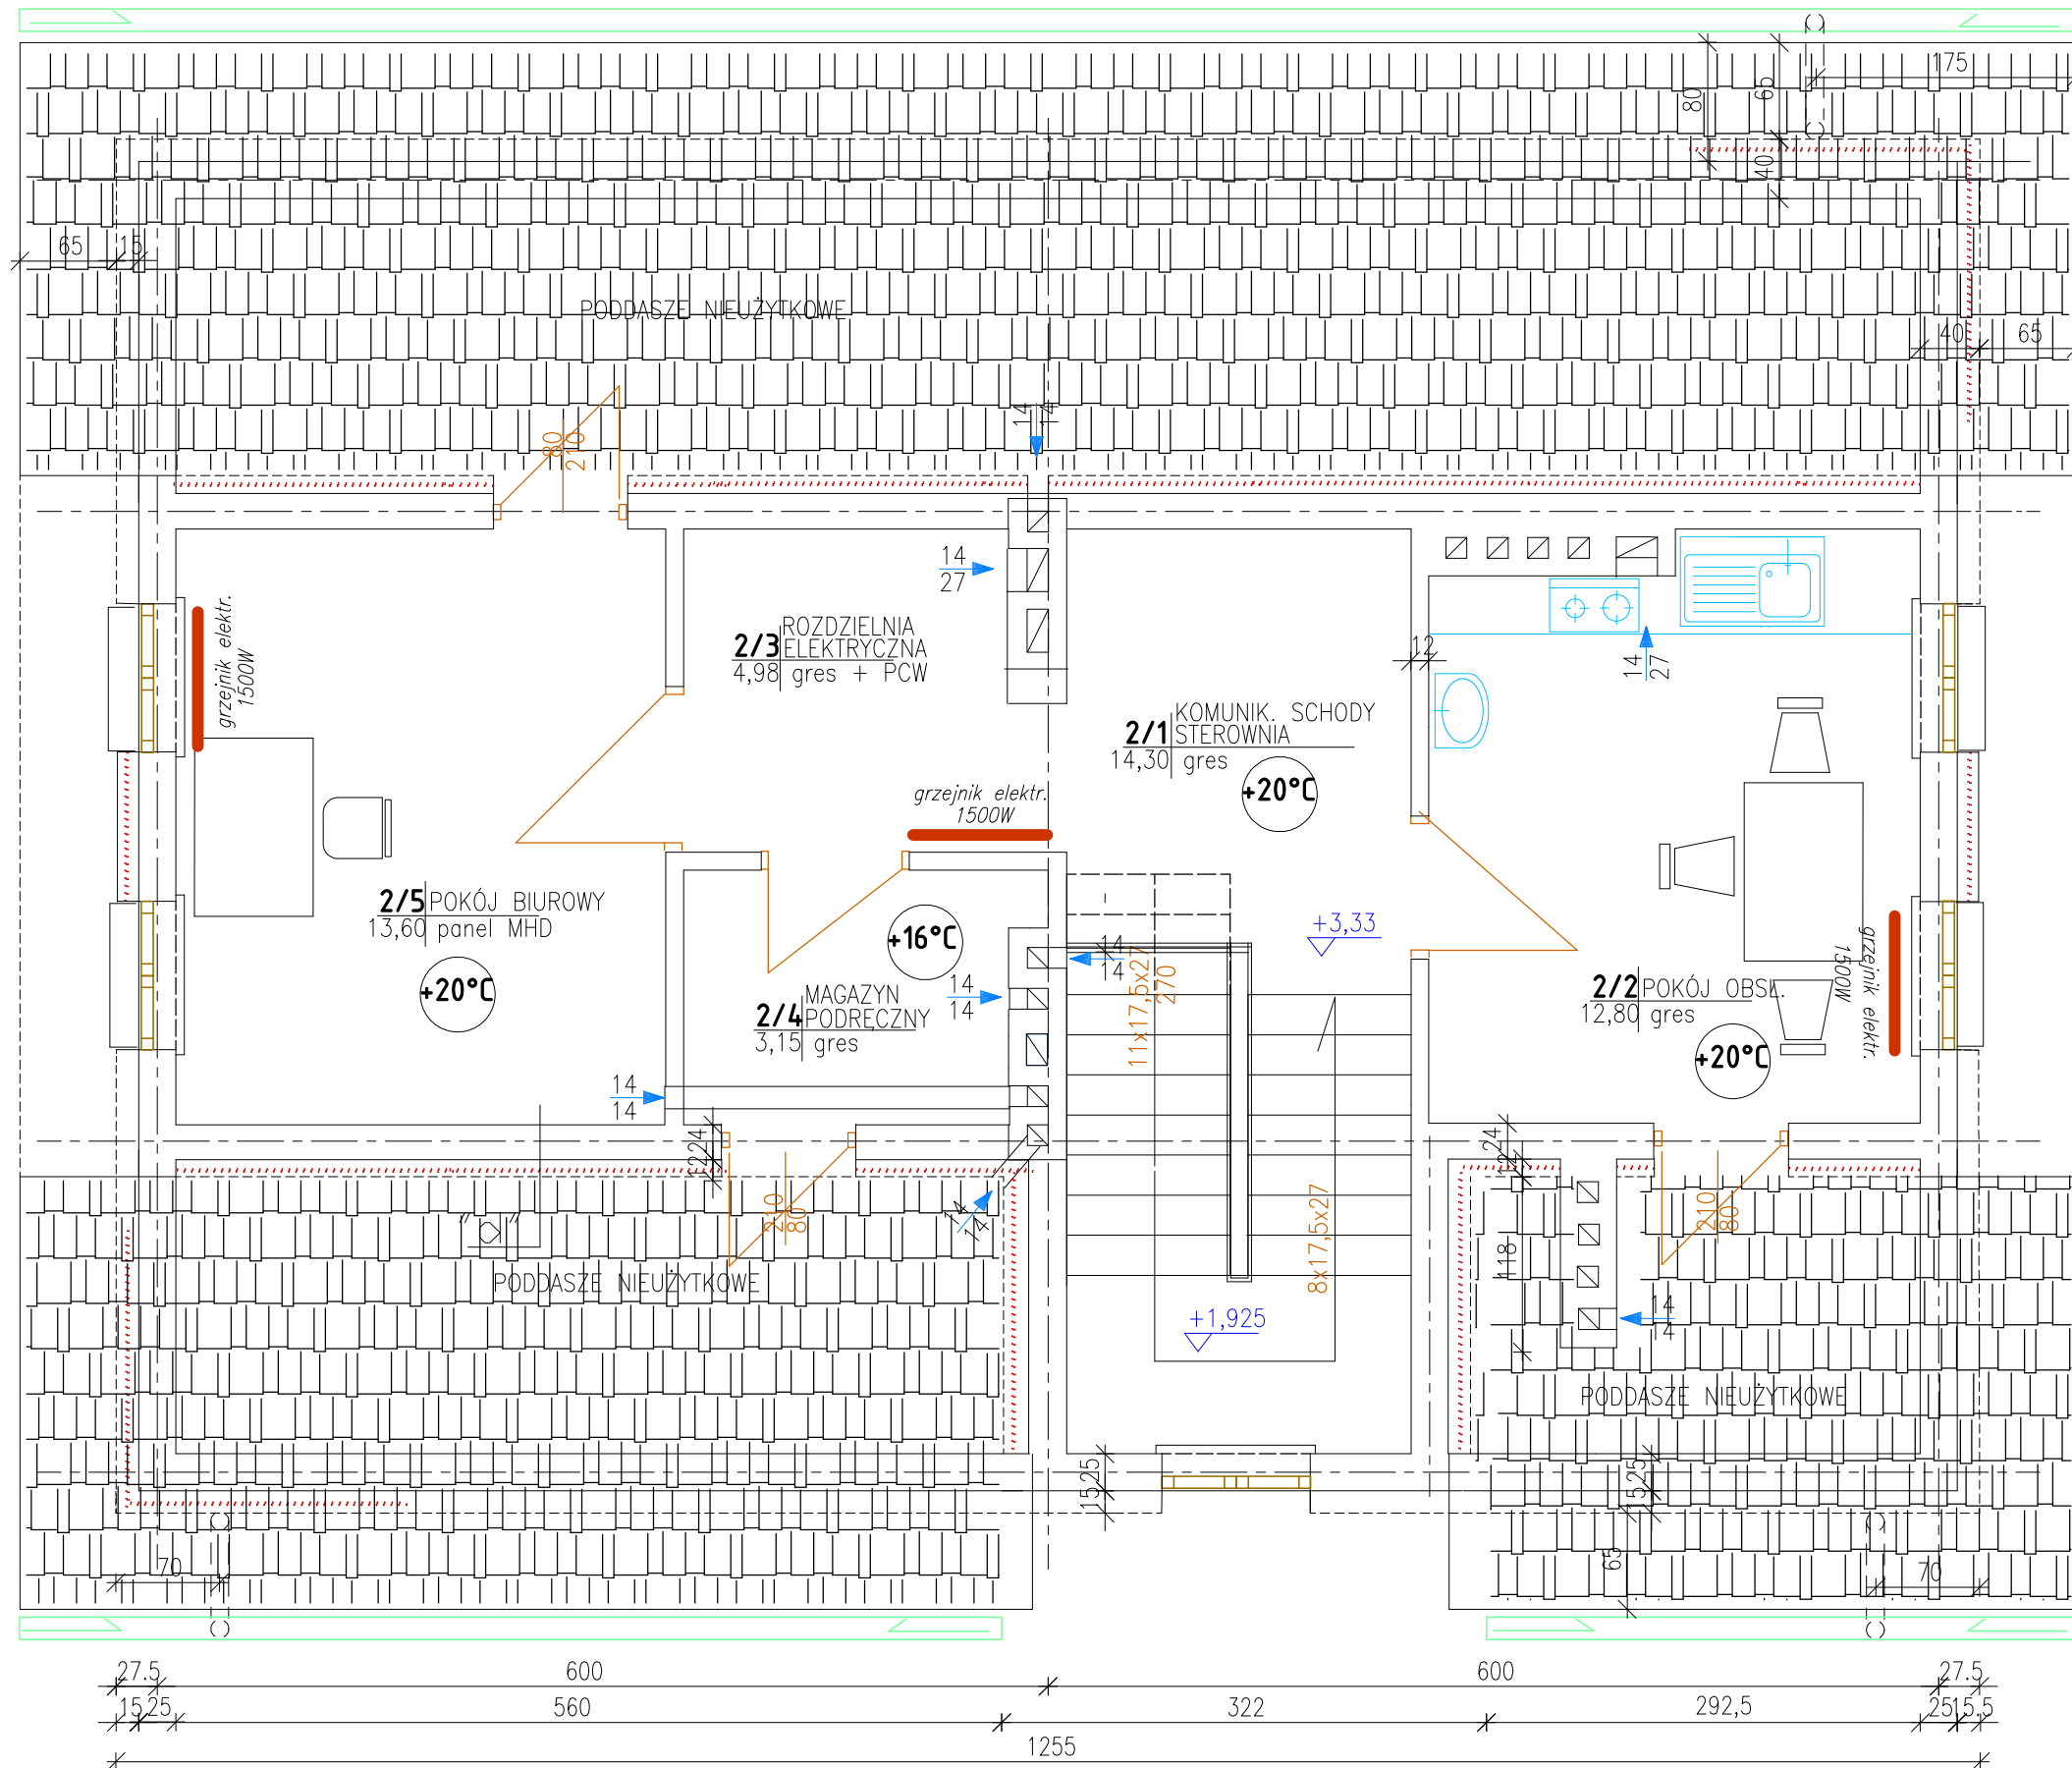

ZAKŁAD EKSPERTYZ I PROJEKTOWANIA OCZYSZCZALNI ŚCIEKÓW W KIELCACH - MGR INŻ. ADAM MARZEC			Branża Inst. sanitarne
Projektował	Imię i nazwisko	Numer uprawnień	Podpis
Opracował	mgr inż. Katarzyna Zeja	SWZ/0131/POOS/06	
Sprawił	mgr inż. Konrad Rachuna		
Inwestycja	mgr inż. Adam Marzec	KL62/65	
<b>Rozbudowa oczyszczalni ścieków                      w mści GÓZD</b>			Data <b>05.2012</b>
<b>Obiekt</b> Budynek prasy			Skala <b>1:50</b>
<b>Przedmiot rysunku</b> Rzut piętra - instalacja wentylacji i ogrzewania			Stadium <b>P.W.</b>
			Numer rysunku <b>4</b>