


**BUDYNEK TECHNICZNY - RZUT PRZYZIEMIA**  
**skala 1 : 50**

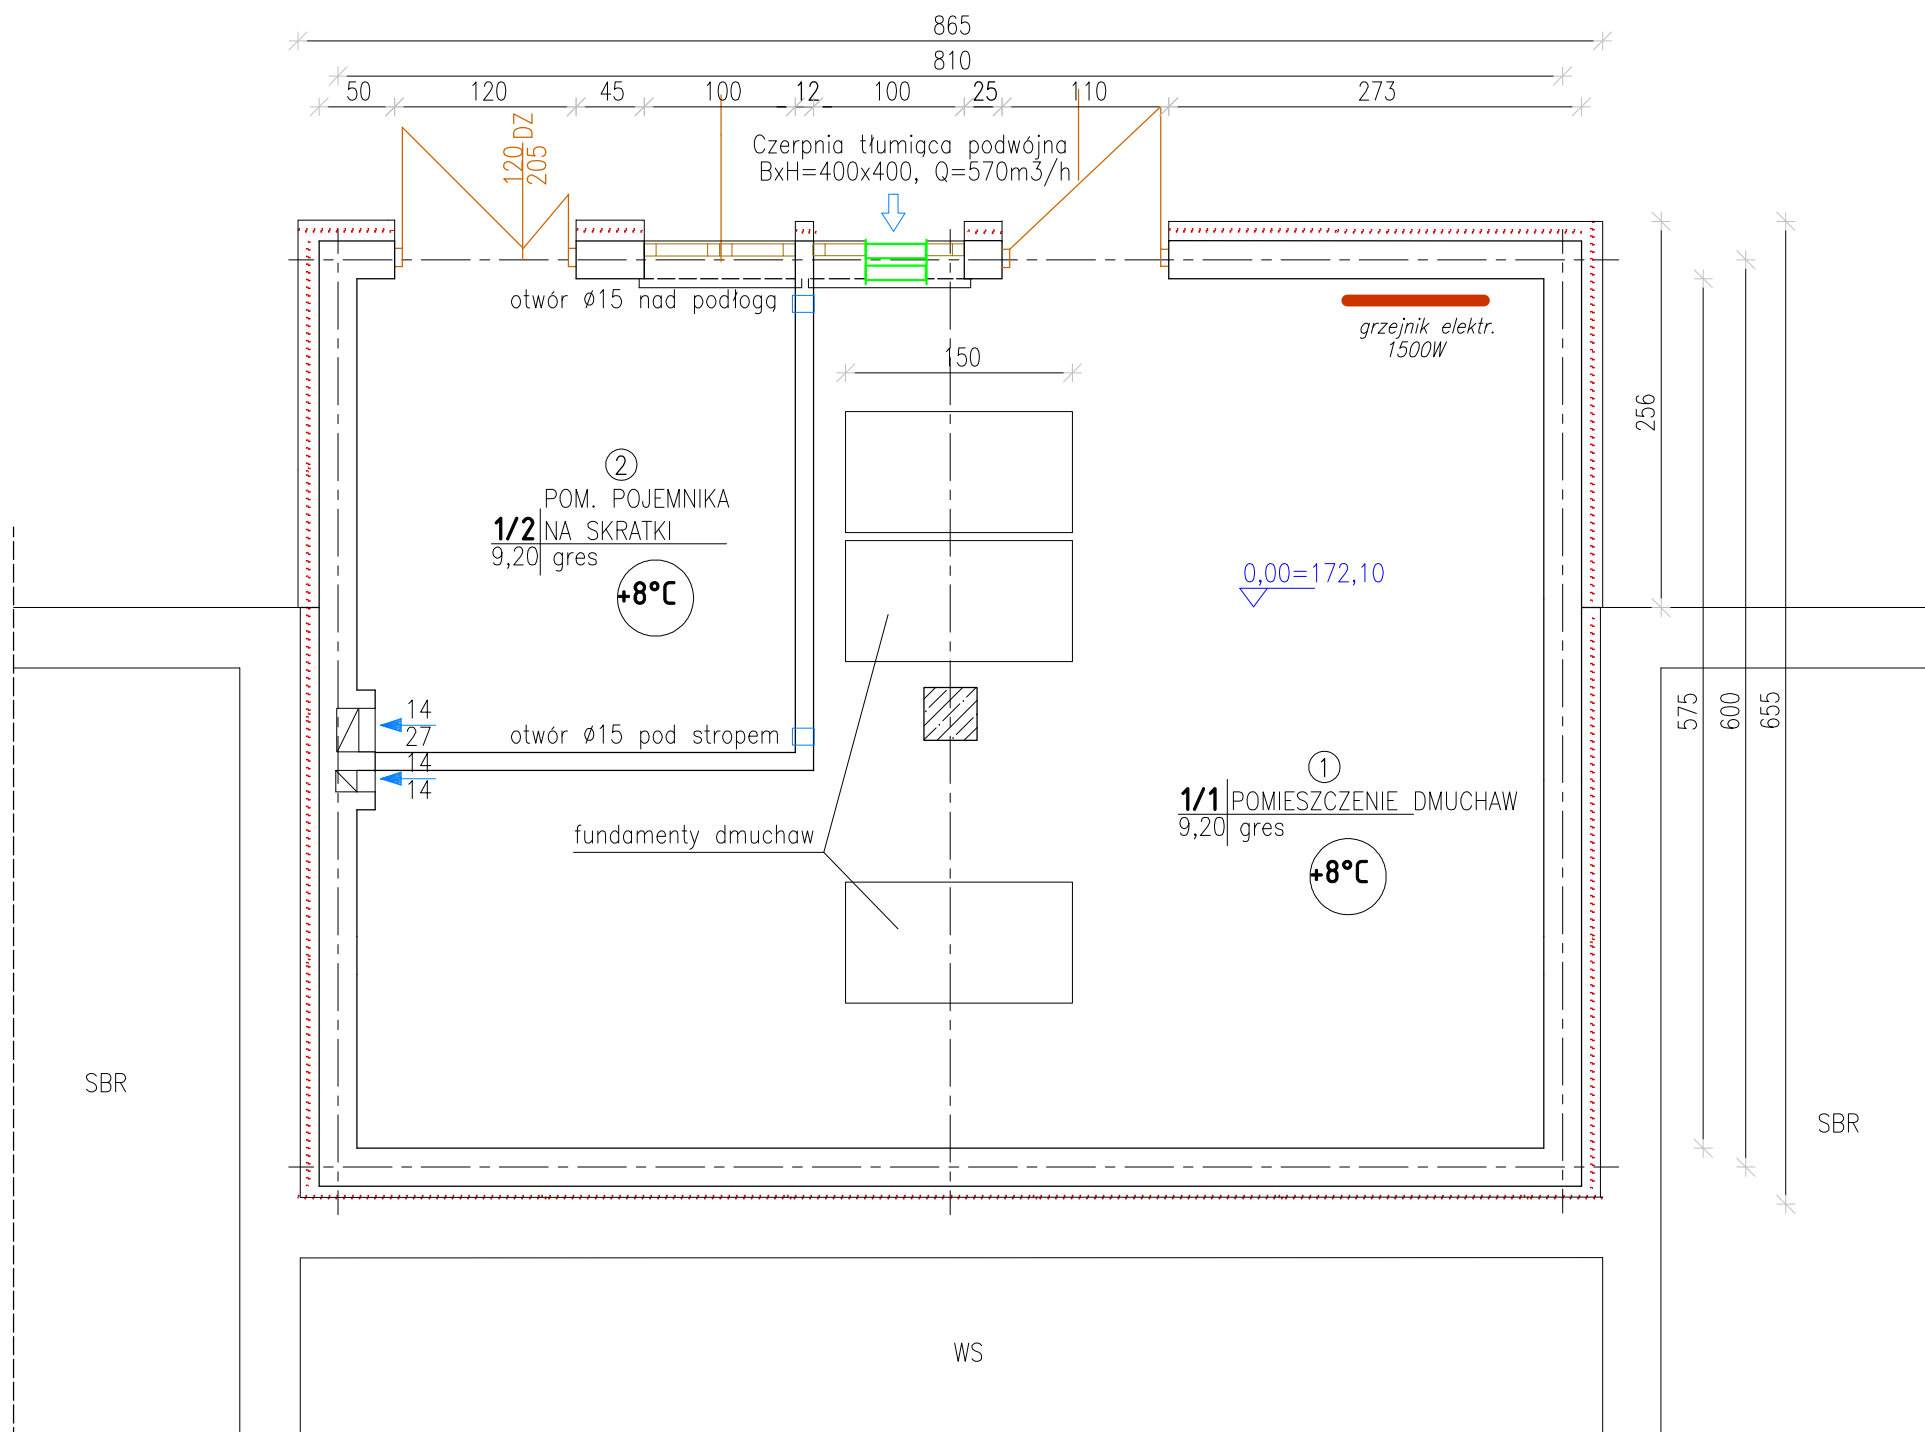

PRZYZIEMIE				
NR	NAZWA POMIESZCZENIA	Pow. m²	POSADZKA	WYKOŃCZ. ŚCIAN
1/1	pomieszczenie dmuchaw	1,80	gres	farba akrylowa
1/2	pomieszc. pojemnika na skratki	12,75	gres	farba akrylowa płytki ścienne h=2m
		88,54		
PIĘTRO				
2/3	pomieszczenie sita	24,30	gres	farba akrylowa płytki ścienne h=2m
		48,83		
pow. użytk.		137,37		

ZAKŁAD EKSPERTYZ I PROJEKTOWANIA OCZYSZCZALNI ŚCIEKÓW W KIELCACH - MGR INŻ. ADAM MARZEC				Branka Inst. sanitarne
	Imię i nazwisko	Numer uprawnień	Podpis	Data
Projektował	mgr inż. Katarzyna Zeja	SWK/0131/POOS/06		05.2012
Opracował	mgr inż. Konrad Rachuna			
Sprawił	mgr inż. Adam Marzec	KL62/65		
Inwestycja				Skala
Rozbudowa oczyszczalni ścieków w mści GÓZD				1:50
Obiekt				Stadium
Budynek techniczny				P.W.
Przedmiot rysunku				Numer rysunku
Parter - instalacje ogrzewania i wentylacji				9