


Kwiatka Królewska PSP

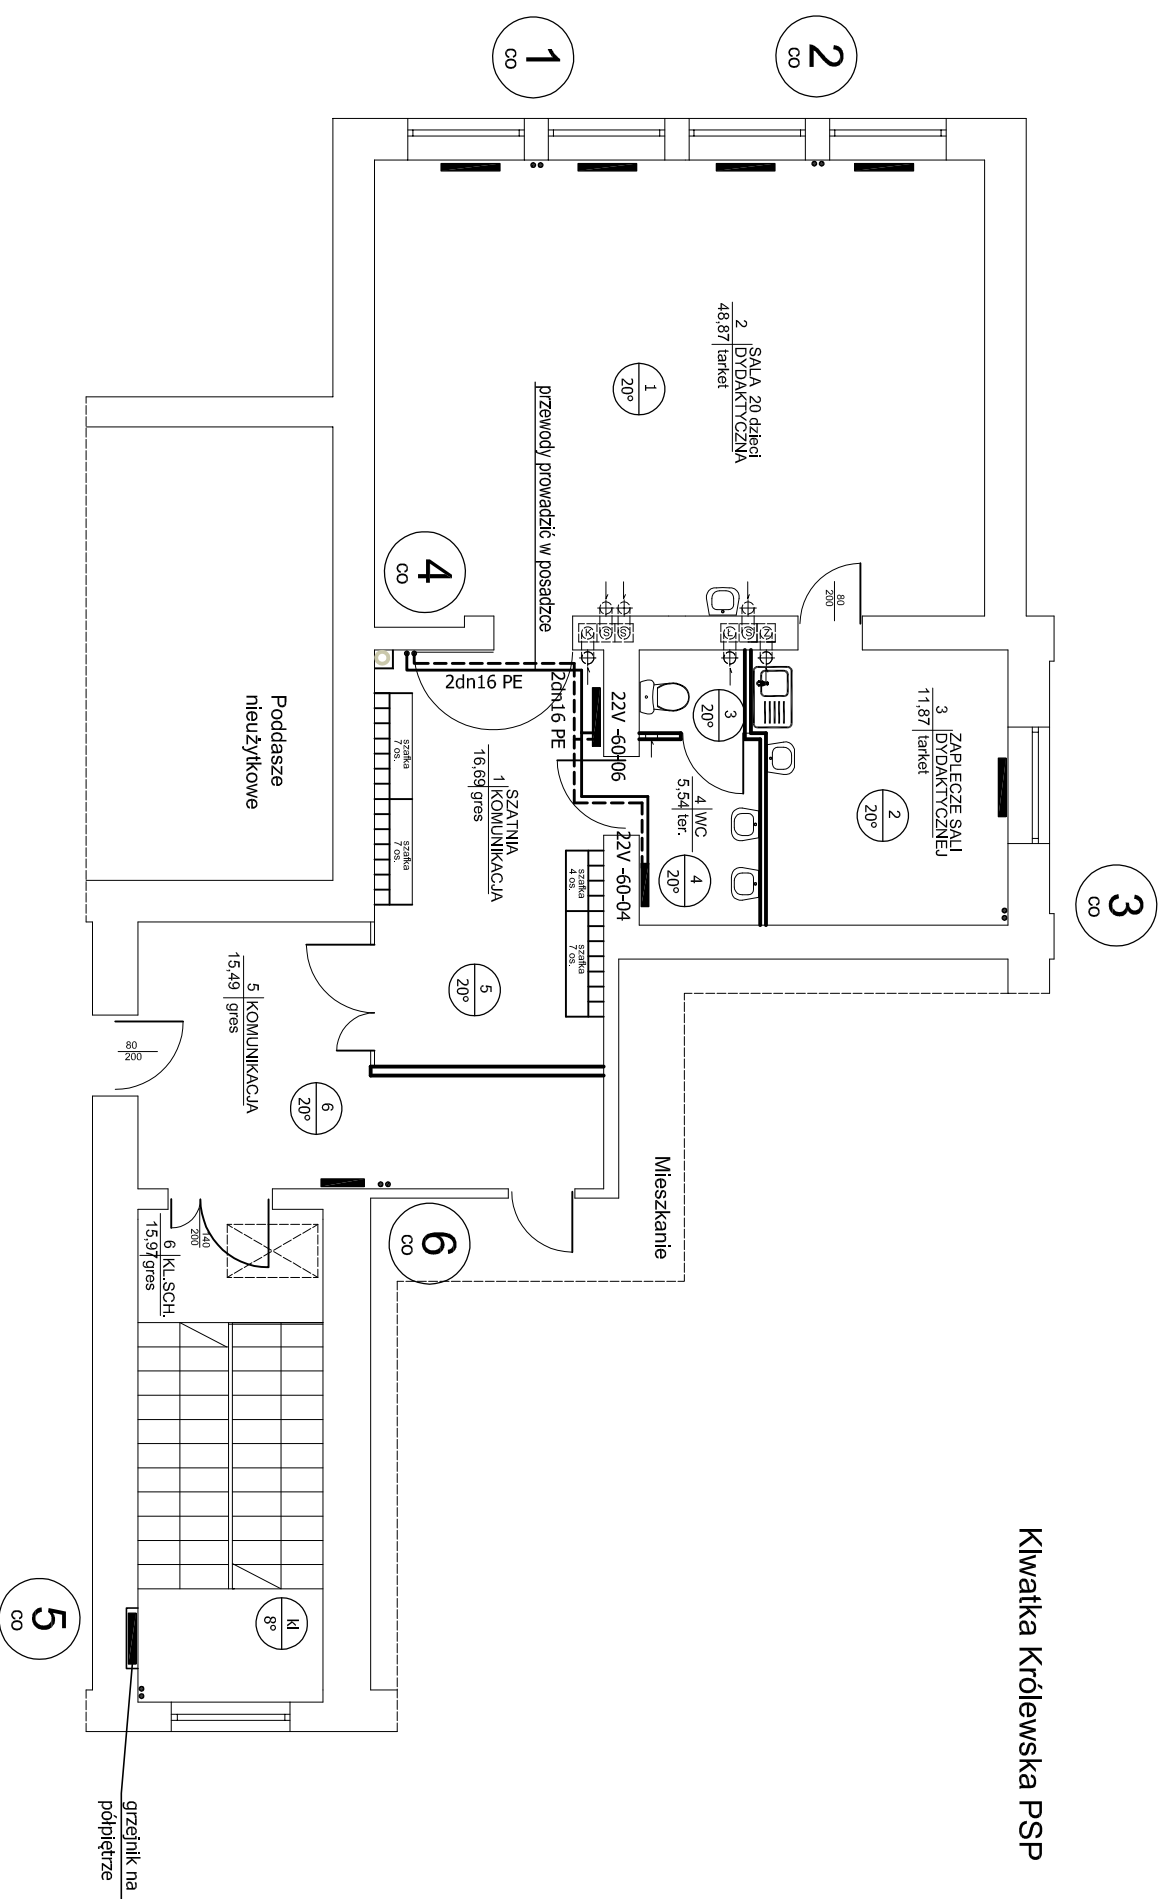

Rzut piętra

JEDNOSTKA PROJEKTOWA ART - DOR USŁUGI PROJEKTOWE Dorota Jęczyńska 26-600 Radom, ul. Szczawińskiego 6/15 NIP 796 136 52 03, tel. 48 390 60 66 e-mail: jeczynska1@op.pl	
OBIEKT PSP w Kwiatce, dz. 405, gm. Gózd Remont pomieszczeń dydaktycznych i sanitariatów na I piętrze wraz z kl. sch. prowadzącą do tych pom.	DATA 11.2015
TEMAT RYSUNKU WEWN. INSTAL. C.O. RZUT PIĘTRA	SKALA: 1:100 NR RYS. 5.
PROJEKTOWAŁ mgr inż. Agata Ogiński Urządzenia budowlane do projektowania bez ograniczeń w specjalności instalacyjnej w zakresie sieci, instalacji i urządzeń sanitarnych Nr ewid. MAZ/0058PPOŚ/03	