


YDY 3 x 1,5 mm²
4 x YDY 3 x 2,5 mm²
do obwodów na piętrze

Kwiatka Królewska PSP

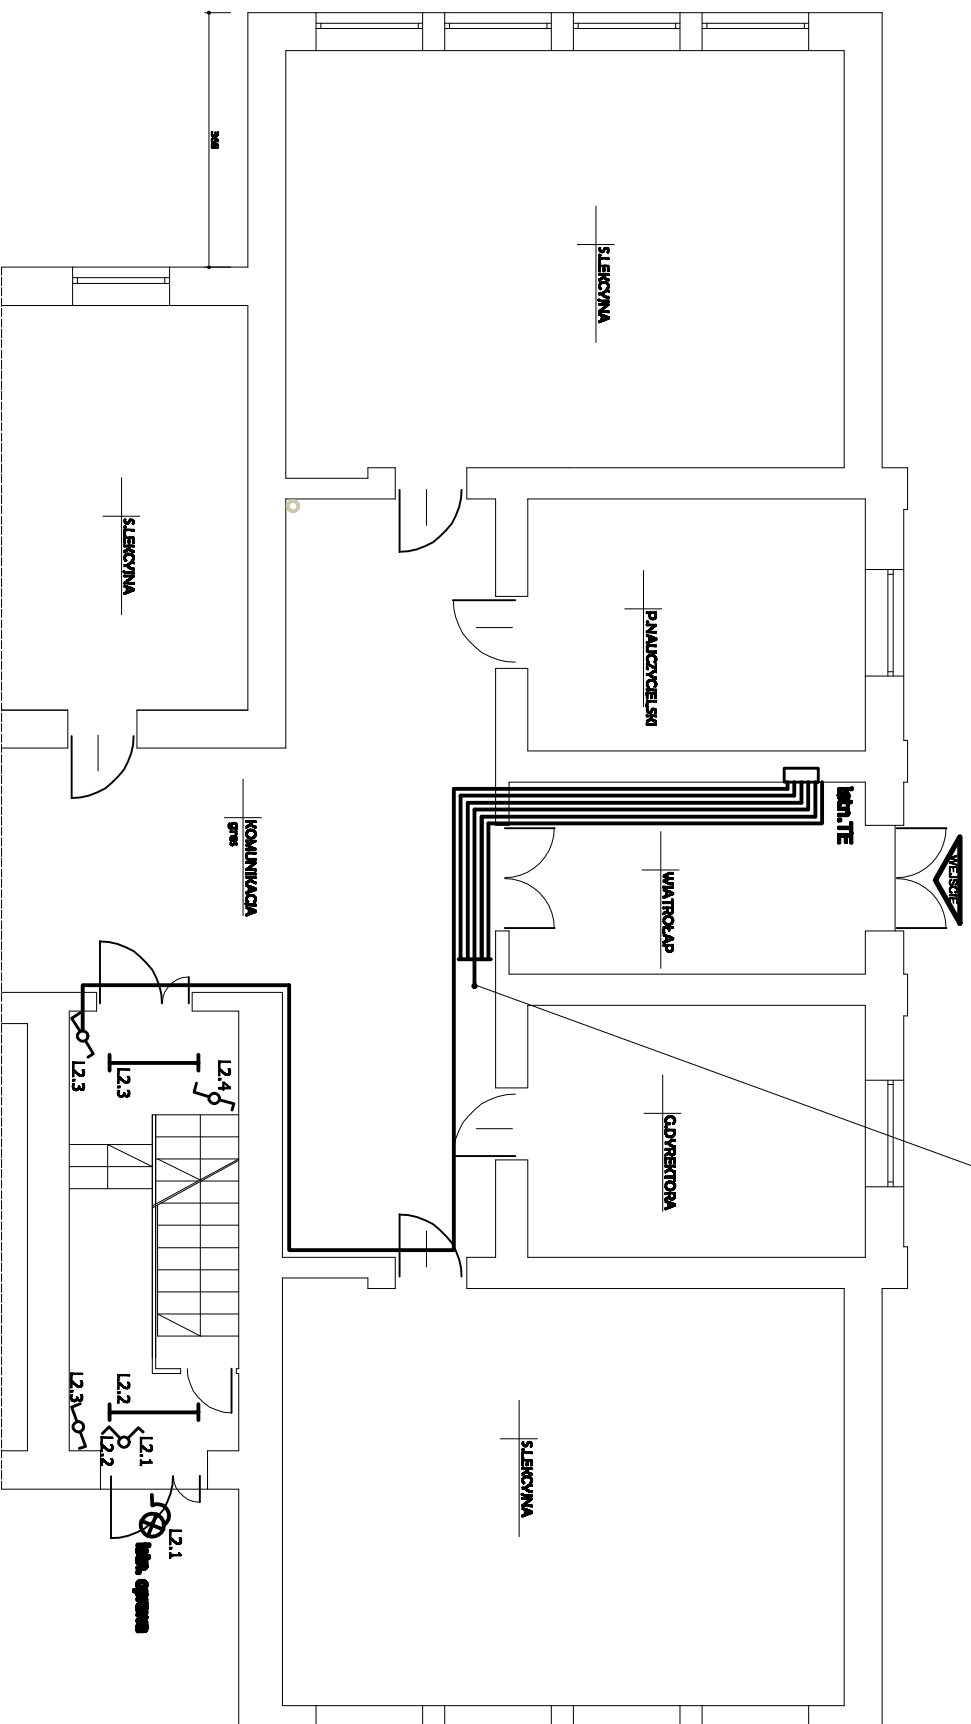

Rzut parteru

BIURO PROJEKTOWE
ART - DOR
USŁUGI PROJEKTOWE

Doroła Jęczyńska
28-900 Radom, ul. Szczepańskiego 6/15
NIP 796 136 823 03 tel. 48 367 07 00
e-mail: jeczynski@artp.pl

OBIEKT PSP w Kwiatce, dz. 405, gm. Gózd
Remont pomieszczeń dydaktycznych i sanitariatów
na I piętrze wraz z kl. sch. prowadzącą do tych pom.

TYPYTYWISZKIDU PLAN INSTALACJI ELEKTRYCZNEJ-PARTER

PROJEKTOWY mgr inż. ALICJA BYRZECKA
upr. bud. GP-III-7342/74/91

DATA
13.05
SKALA
1:100
NR INRS
3.