


Klatka Królewska PSP

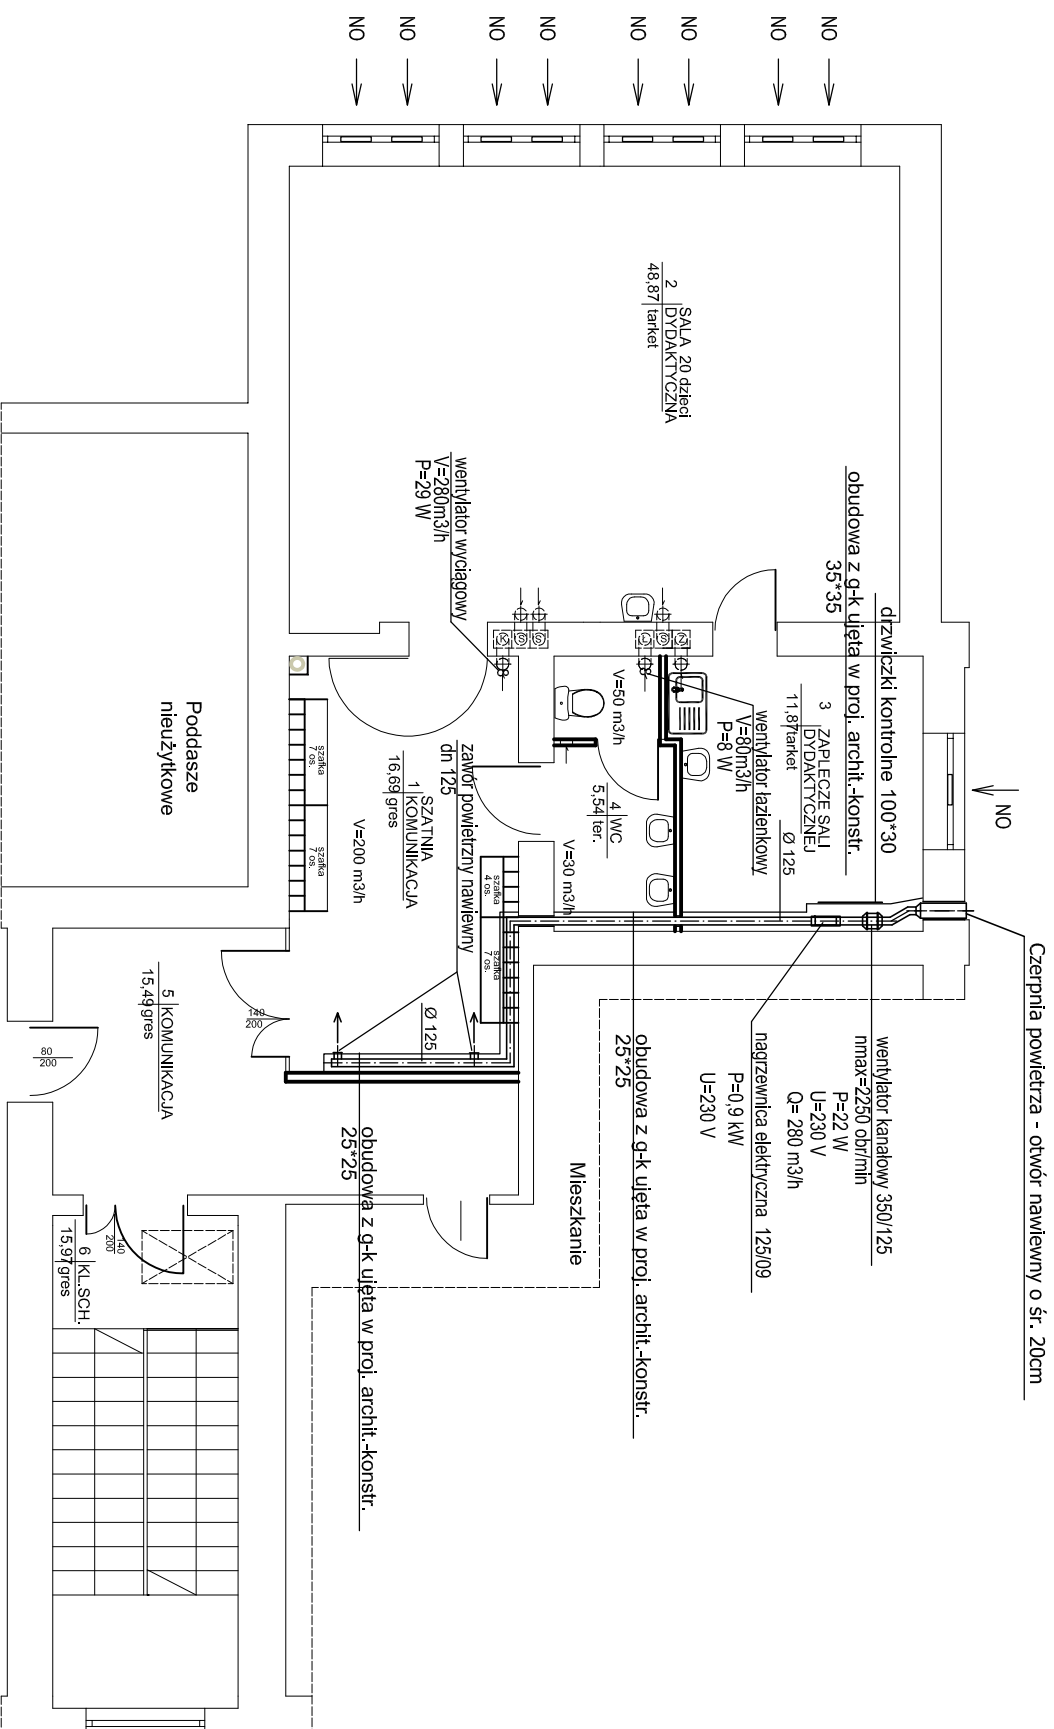

OZNACZENIA:
 NO → Nawiewnik okłenny higrosterowany
 o wydajności V=30 m³/h

Rzut piętra

JEDNOSTKA PROJEKTOWA ART - DOR USŁUGI PROJEKTOWE		Dorota Jarczyńska 26-600 Radom, ul. Szczawińskiego 6/15 NIP 736 136 52 03, tel. 49 360 60 66 e-mail: jarczyńska1@op.pl	
OBIEKT PSP w Kwatcie, dz. 405, gm. Gózd Remont pomieszczeń dydaktycznych i sanitariatów na I piętrze wraz z kl. sch. prowadzącą do tych pom.			
TEMAT RYSUNKU	WEWN. INSTAL. WENTYLACJI MECH. RZUT PIĘTRA		DATA 11.2015
PROJEKTOWAŁ	mgr inż. Agata Gpion		SKALA: 1:100
Urządzenia budowane do projektowania bez ograniczenia odpowiedzialności projektanta w zakresie sanitarnym Nr ewid. MAZ/00589/POOS/03			NR RYS. 6.