
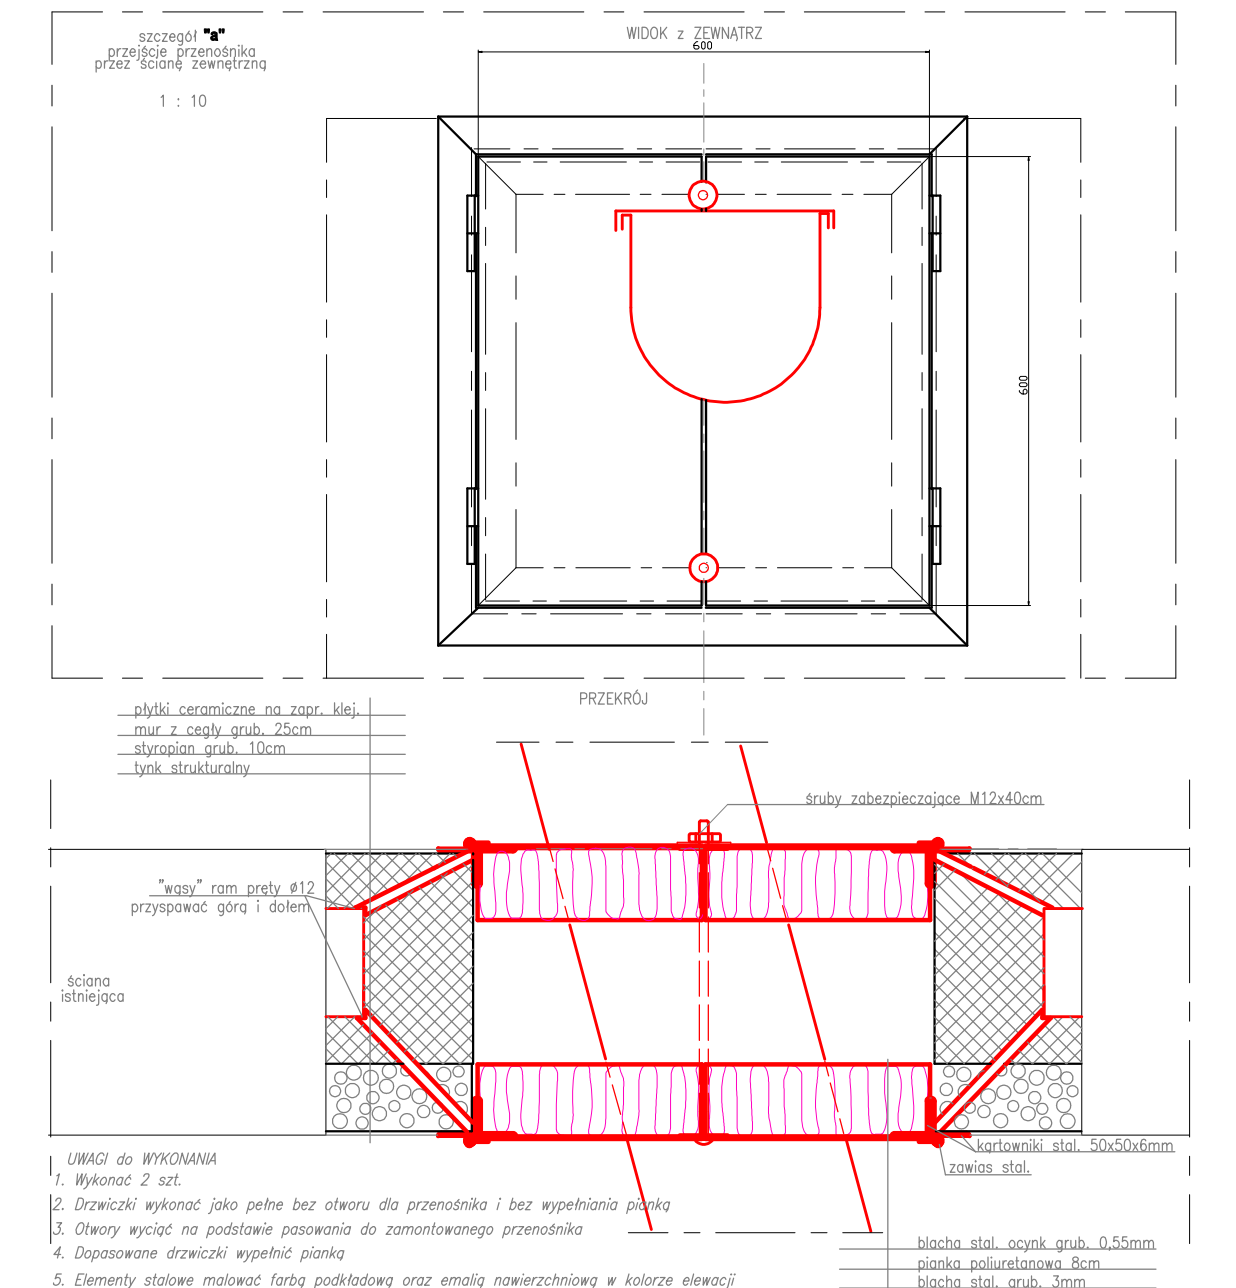


BUDYNEK PRASY - TECHNOLOGIA POMIESZCZENIA PRASY  
skala 1 : 50

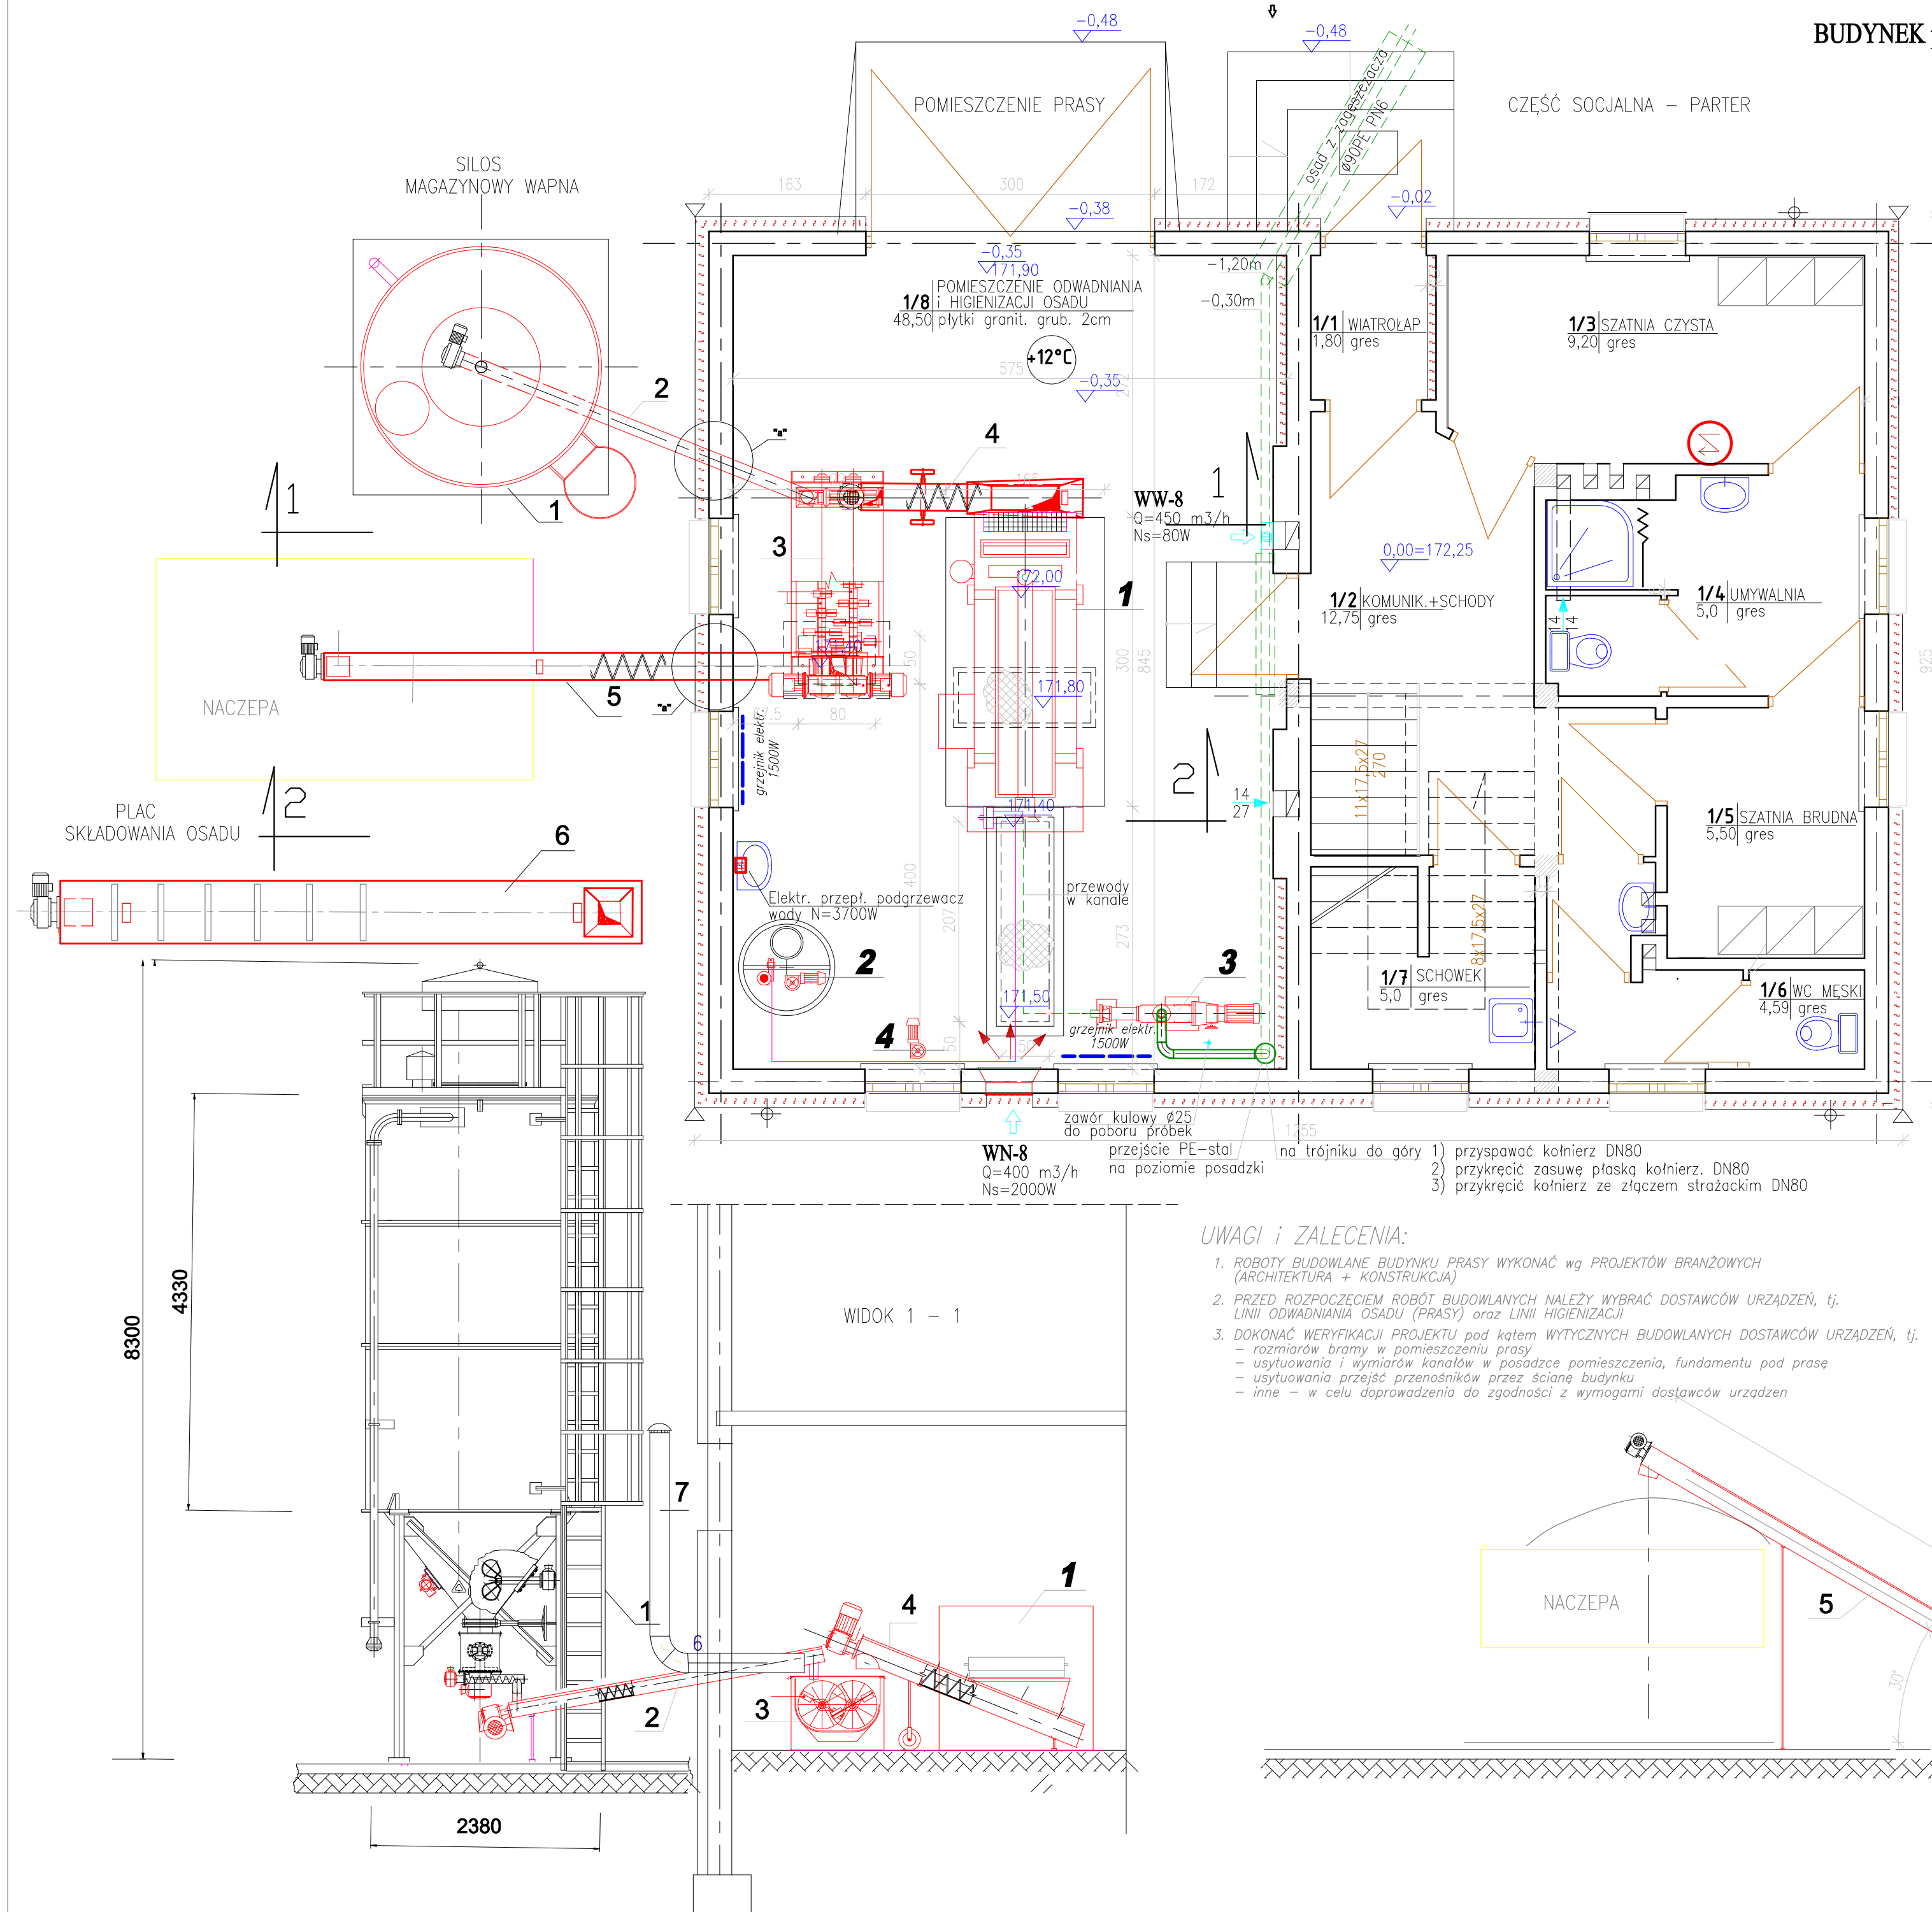


**INSTALACJA ODWADNIANIA OSADU**

Lp	Wyszczególnienie urządzeń do zakupu	Jedn.	Ilość	Uwagi
1	Prasa mechaniczna taśmowa szer. taśmy 1000mm Q = 5,0 m <sup>3</sup> /h (100 kg sm/h) Ns = 0,8 kW	kpl.	1	
2	Zestaw przygotowania i dozowania polielektrolitu V = 1000 l (w kpl dostawy)	kpl.	1	
3	Pompa podająca osad na prasę, (w kpl dostawy)	kpl.	1	
4	Pompa podnosząca ciśnienie wody (mycia prasy) (w kpl dostawy)	kpl.	1	
5	Rozdzielnie elektryczne, przewody, orurowanie (w kpl dostawy)	kpl.	1	

**LINIA HIGIENIZACJI OSADU**

Lp	Wyszczególnienie urządzeń do zakupu	Jedn.	Ilość	Uwagi
1	Silos magazynowy wapna V=10 m <sup>3</sup> - średnica 2380mm	kpl.	1	
2	Przełożenie ślimakowe wapna L=6m (w kpl dostawy silosu)	kpl.	1	
3	Mieszacz osadu z wapnem Q=2,0 m <sup>3</sup> /h	kpl.	1	
4	Przełożenie ślimakowe osadu L=2,5m (wykonanie specjalne)	kpl.	1	
5	Przełożenie ślimakowe osadu L=6,0m (wykonanie specjalne)	kpl.	1	
6	Przełożenie taśmowy osadu, przestawny na kołach L=6m	kpl.	1	
7	Przewód Ø200 wentylacji grawitacyjnej pyłu wapiennego wg dostawcy linii higienizacji	kpl.	1	

- UWAGI I ZALECENIA:**
- ROBOTY BUDOWLANE BUDYNKU PRASY WYKONAĆ wg PROJEKTÓW BRANŻOWYCH (ARCHITEKTURA + KONSTRUKCJA)
  - PRZED ROZPOCZĘCIEM ROBÓT BUDOWLANYCH NALEŻY WYBRAĆ DOSTAWCÓW URZĄDZEŃ, tj. LINII ODWADNIANIA OSADU (PRASY) oraz LINII HIGIENIZACJI
  - DOKONAĆ WERYFIKACJI PROJEKTU pod kątem WYTYCZNYCH BUDOWLANYCH DOSTAWCÓW URZĄDZEŃ, tj.
    - rozmiarów brym w pomieszczeniu prasy
    - usytuowania i wymiarów kanałów w posadzce pomieszczenia, fundamentu pod prasę
    - usytuowania przejść przenośników przez ścianę budynku
    - inne - w celu doprowadzenia do zgodności z wymogami dostawców urządzeń

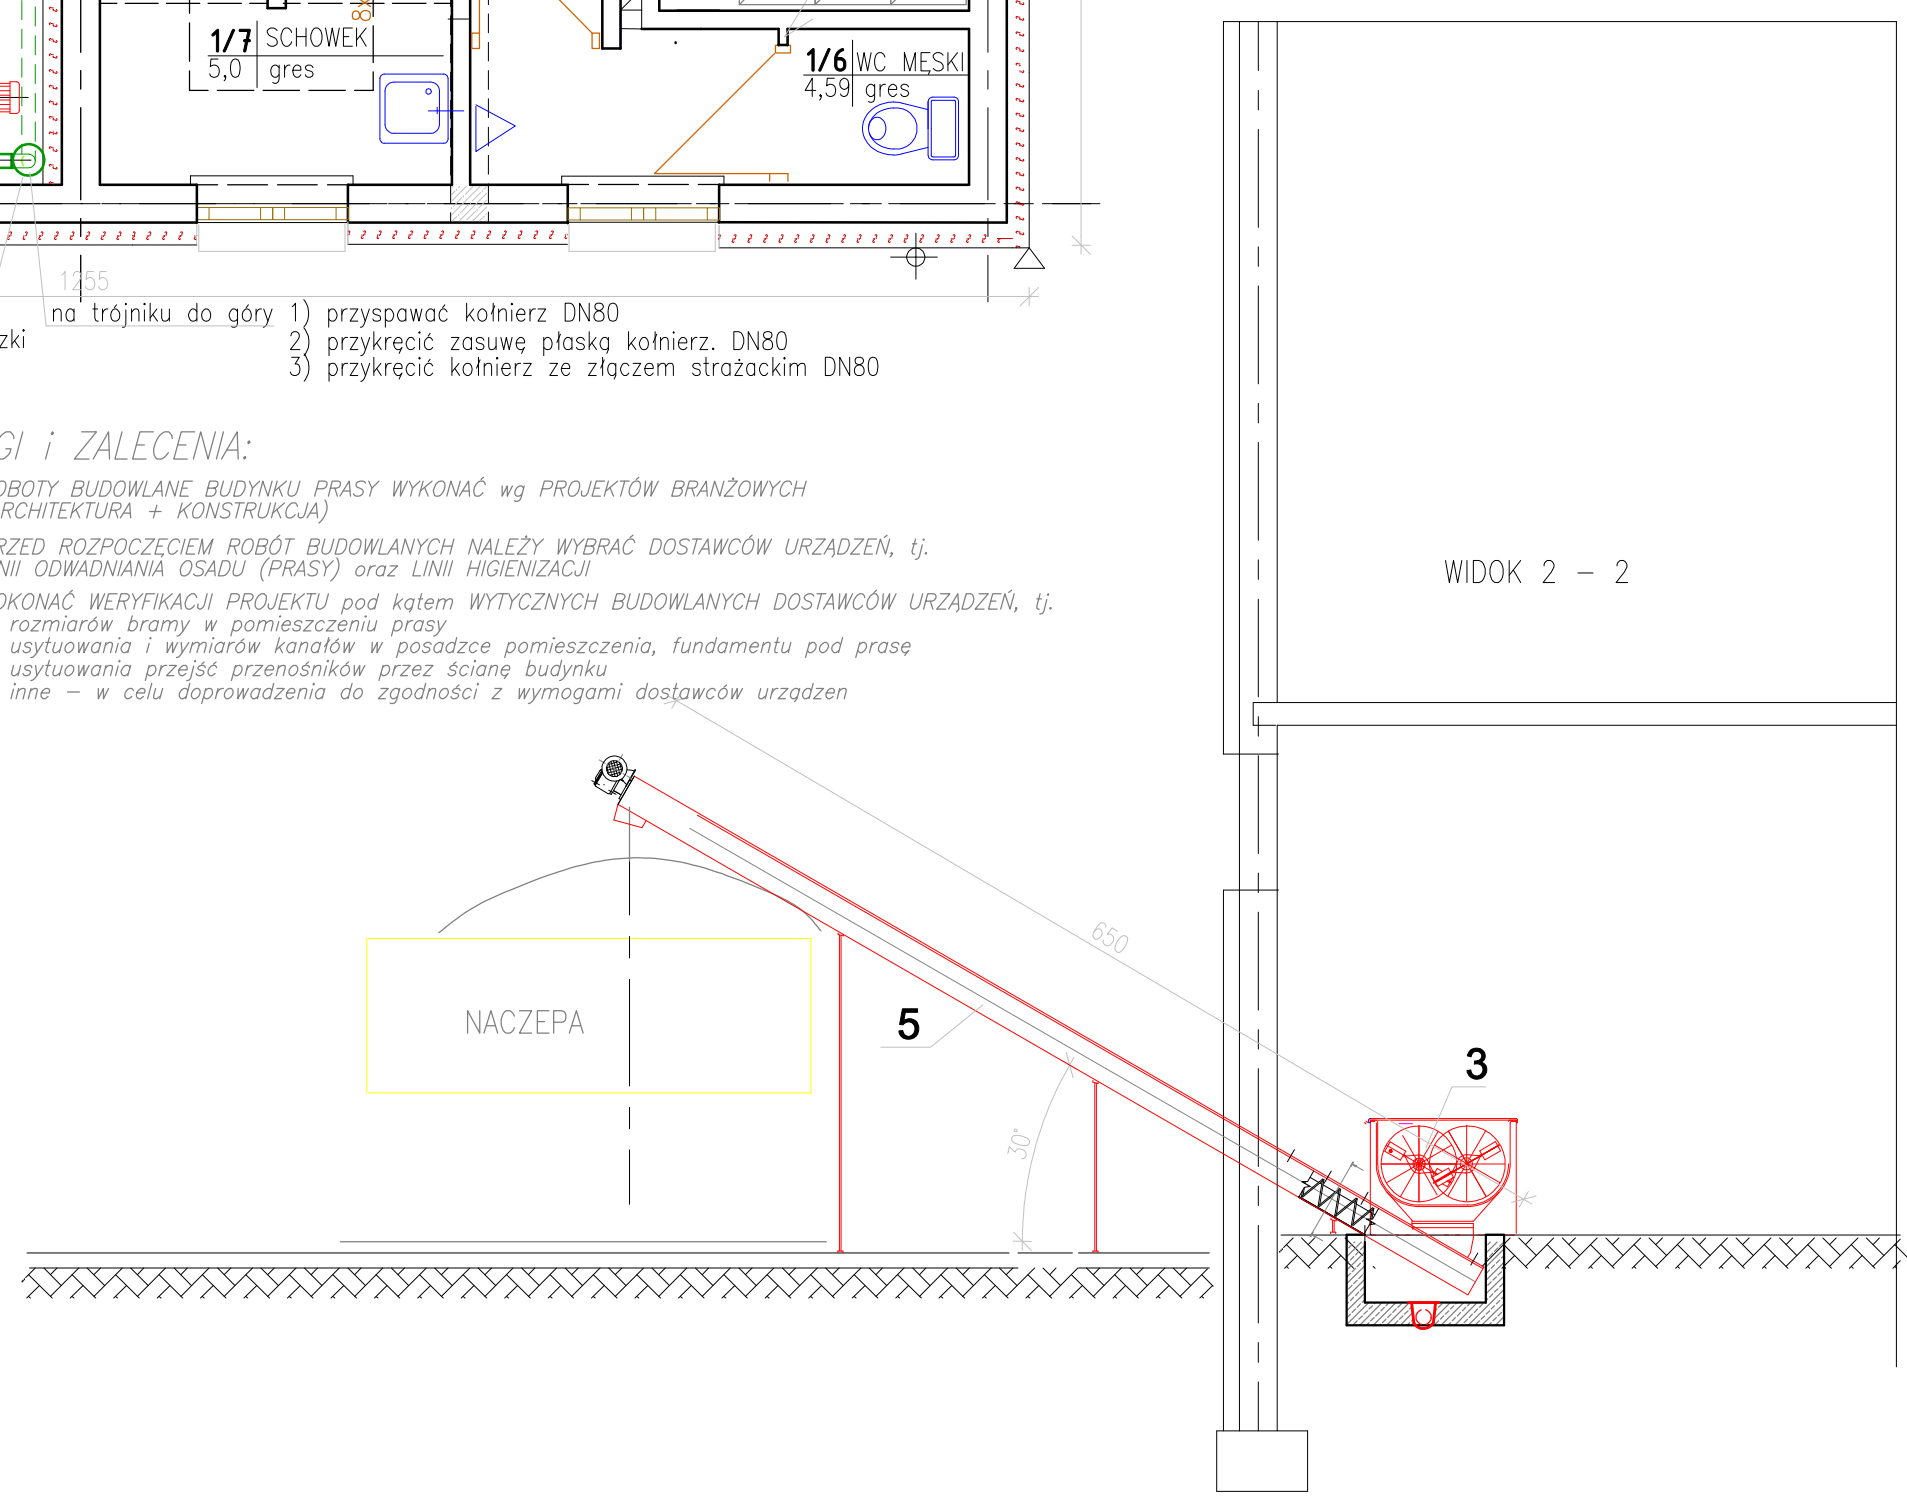

ZAKŁAD EKSPERTYZ I PROJEKTOWANIA OCZYSZCZALNI ŚCIEKÓW W KIELCACH - MGR INŻ. ADAM MARZEC				Brzecz Technologia
Imię i nazwisko	Numer uprawnień	Podpis		
mgr inż. Włodzisław Szczepaniak	KI - 32/86		Projektował	05.2012
mgr inż. Konrad Rachuna			Opracował	
mgr inż. Adam Marzec	62/1965/61		Sprawił	
Inwestycja				Skala
Rozbudowa oczyszczalni ścieków w mści Gózd				1:50
Objekt				Stadium
Budynek prasy				Pr.Wyk.
Przedmiot rysunku				Numer rysunku
Technologia pomieszczenia prasy				9
Linia higienizacji osadu				